

PROJET BRICC  
CONSTRUCTION NEUVE



LISTE DES PLANS	
PLAN IMPLANTATION	A1
PLAN DE FONDATION	A2
PLAN STRUCTURE MEZ.	A3
PLAN RDC	A4
PLAN MEZZANINE	A5
PLAN TOITURE	A6
ÉLÉVATION AVANT	A7
ÉLÉVATION GAUCHE	A8
ÉLÉVATION ARRIÈRE	A9
ÉLÉVATION DROITE	A10
COUPES DE MURS	A11
COUPE	A12
SCHÉMATIQUE MOBILIER INTÉGRÉ	A13
ÉLECTRICITÉ	M1
ÉCLAIRAGE	M3
CHAUFFAGE	M5
PLOMBERIE	M7

MME. PATRICIA BLACKBURN  
ET  
M. STEEVE NOREAU

LOT 6 144 421  
L'ANSE-SAINT-JEAN

CONÇU PAR:  
RAPHAËL LACHANCE

CÉGEP DE CHICOUTIMI  
VENDREDI 22 AVRIL 2022




 

 
 

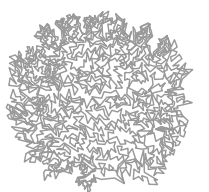
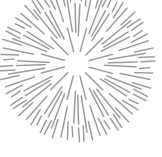

LÉGENDE

CLIENT(S)	
MME. PATRICIA BLACKBURN M. STEEVE NOREAU	
PROJET	
CHALET LOT 6 144 421	
DESSIN	
DESSINÉ PAR	VÉRIFIÉ PAR
RL	RL
CONÇU PAR	NO. PROJET
RL	RL
ÉCHELLE	
A0	
DATE (AA/MM/JJ)	A13
22/04/22	



**LÉGENDE**

1. AUCUNE DIMENSION NE DEVRA ÊTRE PRISE À L'ÉCHELLE SUR LE PLAN.

-  BORNES
-  MARGES
-  LIMITE DU TERRAIN
-  GRAVIER
-  GAZON
-  FEUILLE (BOULEAU)
-  FEUILLE (AULNE)
-  CONIFÈRE (ÉPINETTE BLANCHE)
-  ENTRÉE

CLIENT(S)

MME. PATRICIA BLACKBURN  
M. STEEVE NOREAU

PROJET

CHALET  
LOT 6 144 421

DESSIN

PLAN D'IMPLANTATION

DESSINÉ PAR

RL

VÉRIFIÉ PAR

RL

CONÇU PAR

RL

NO. PROJET

RL

ÉCHELLE


INDIQUÉE

DATE (AA/MM/JJ)


22/04/22

1

13

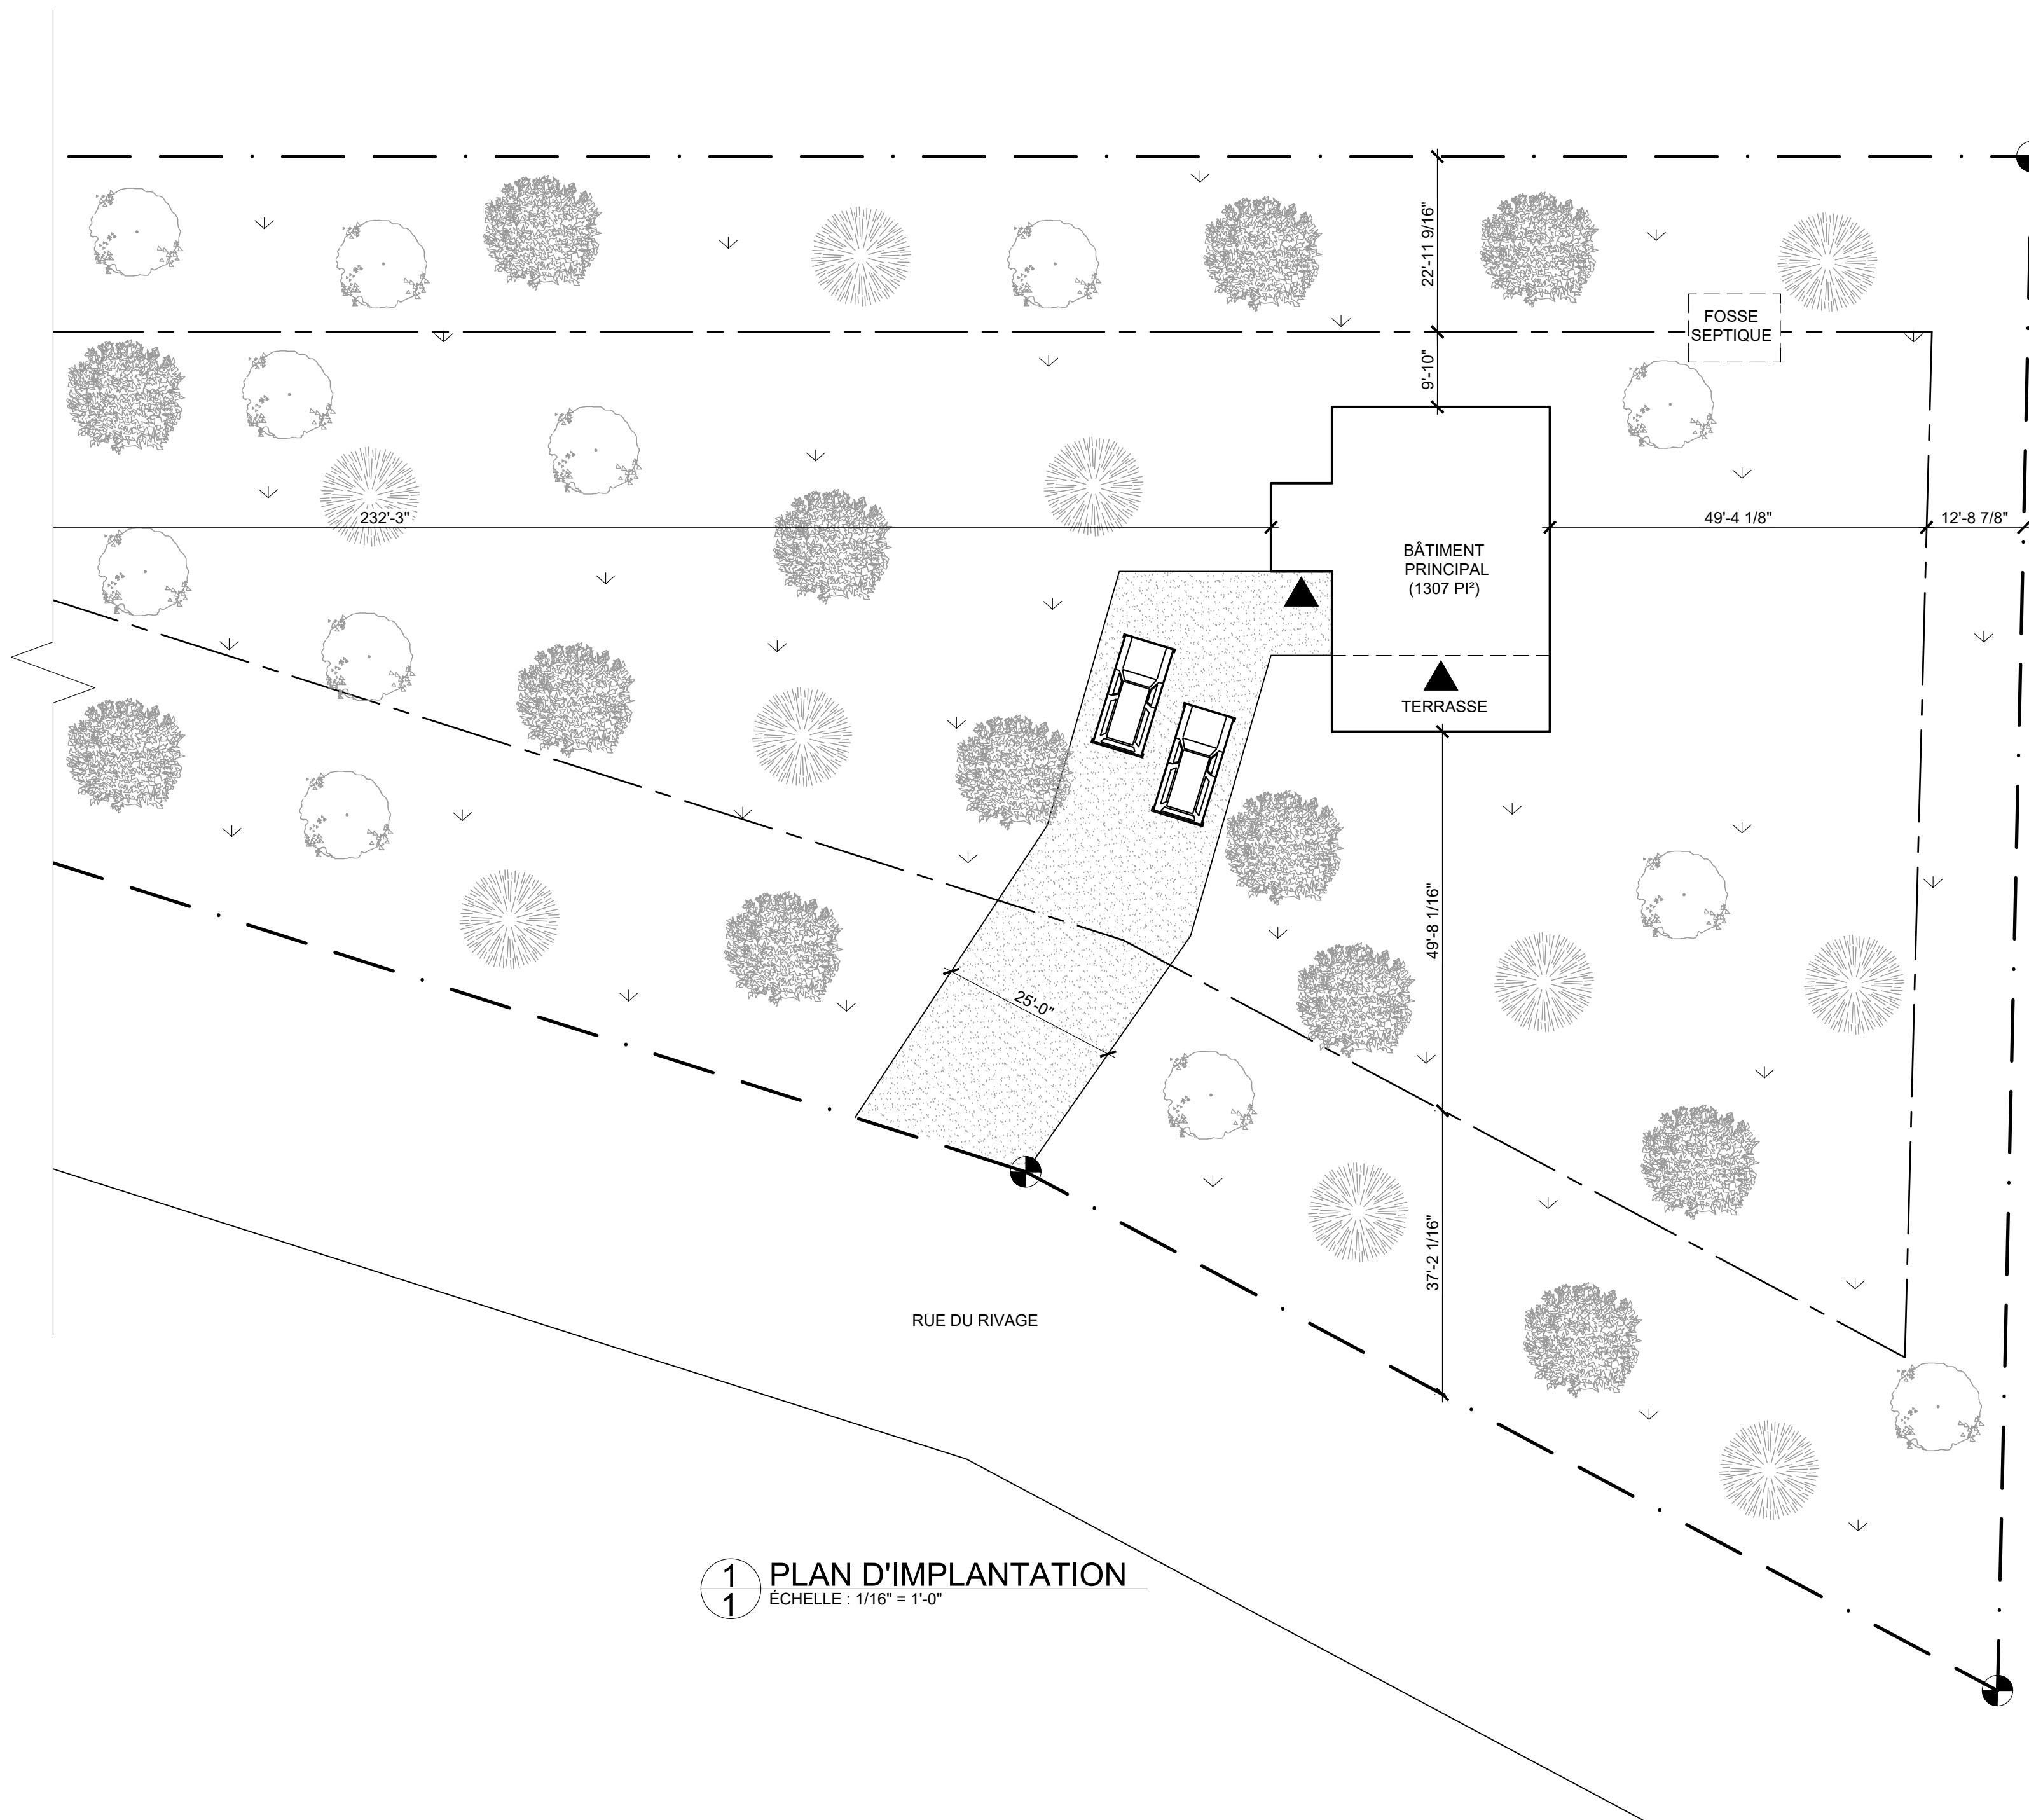



**1** PLAN D'IMPLANTATION  
ÉCHELLE : 1/16" = 1'-0"

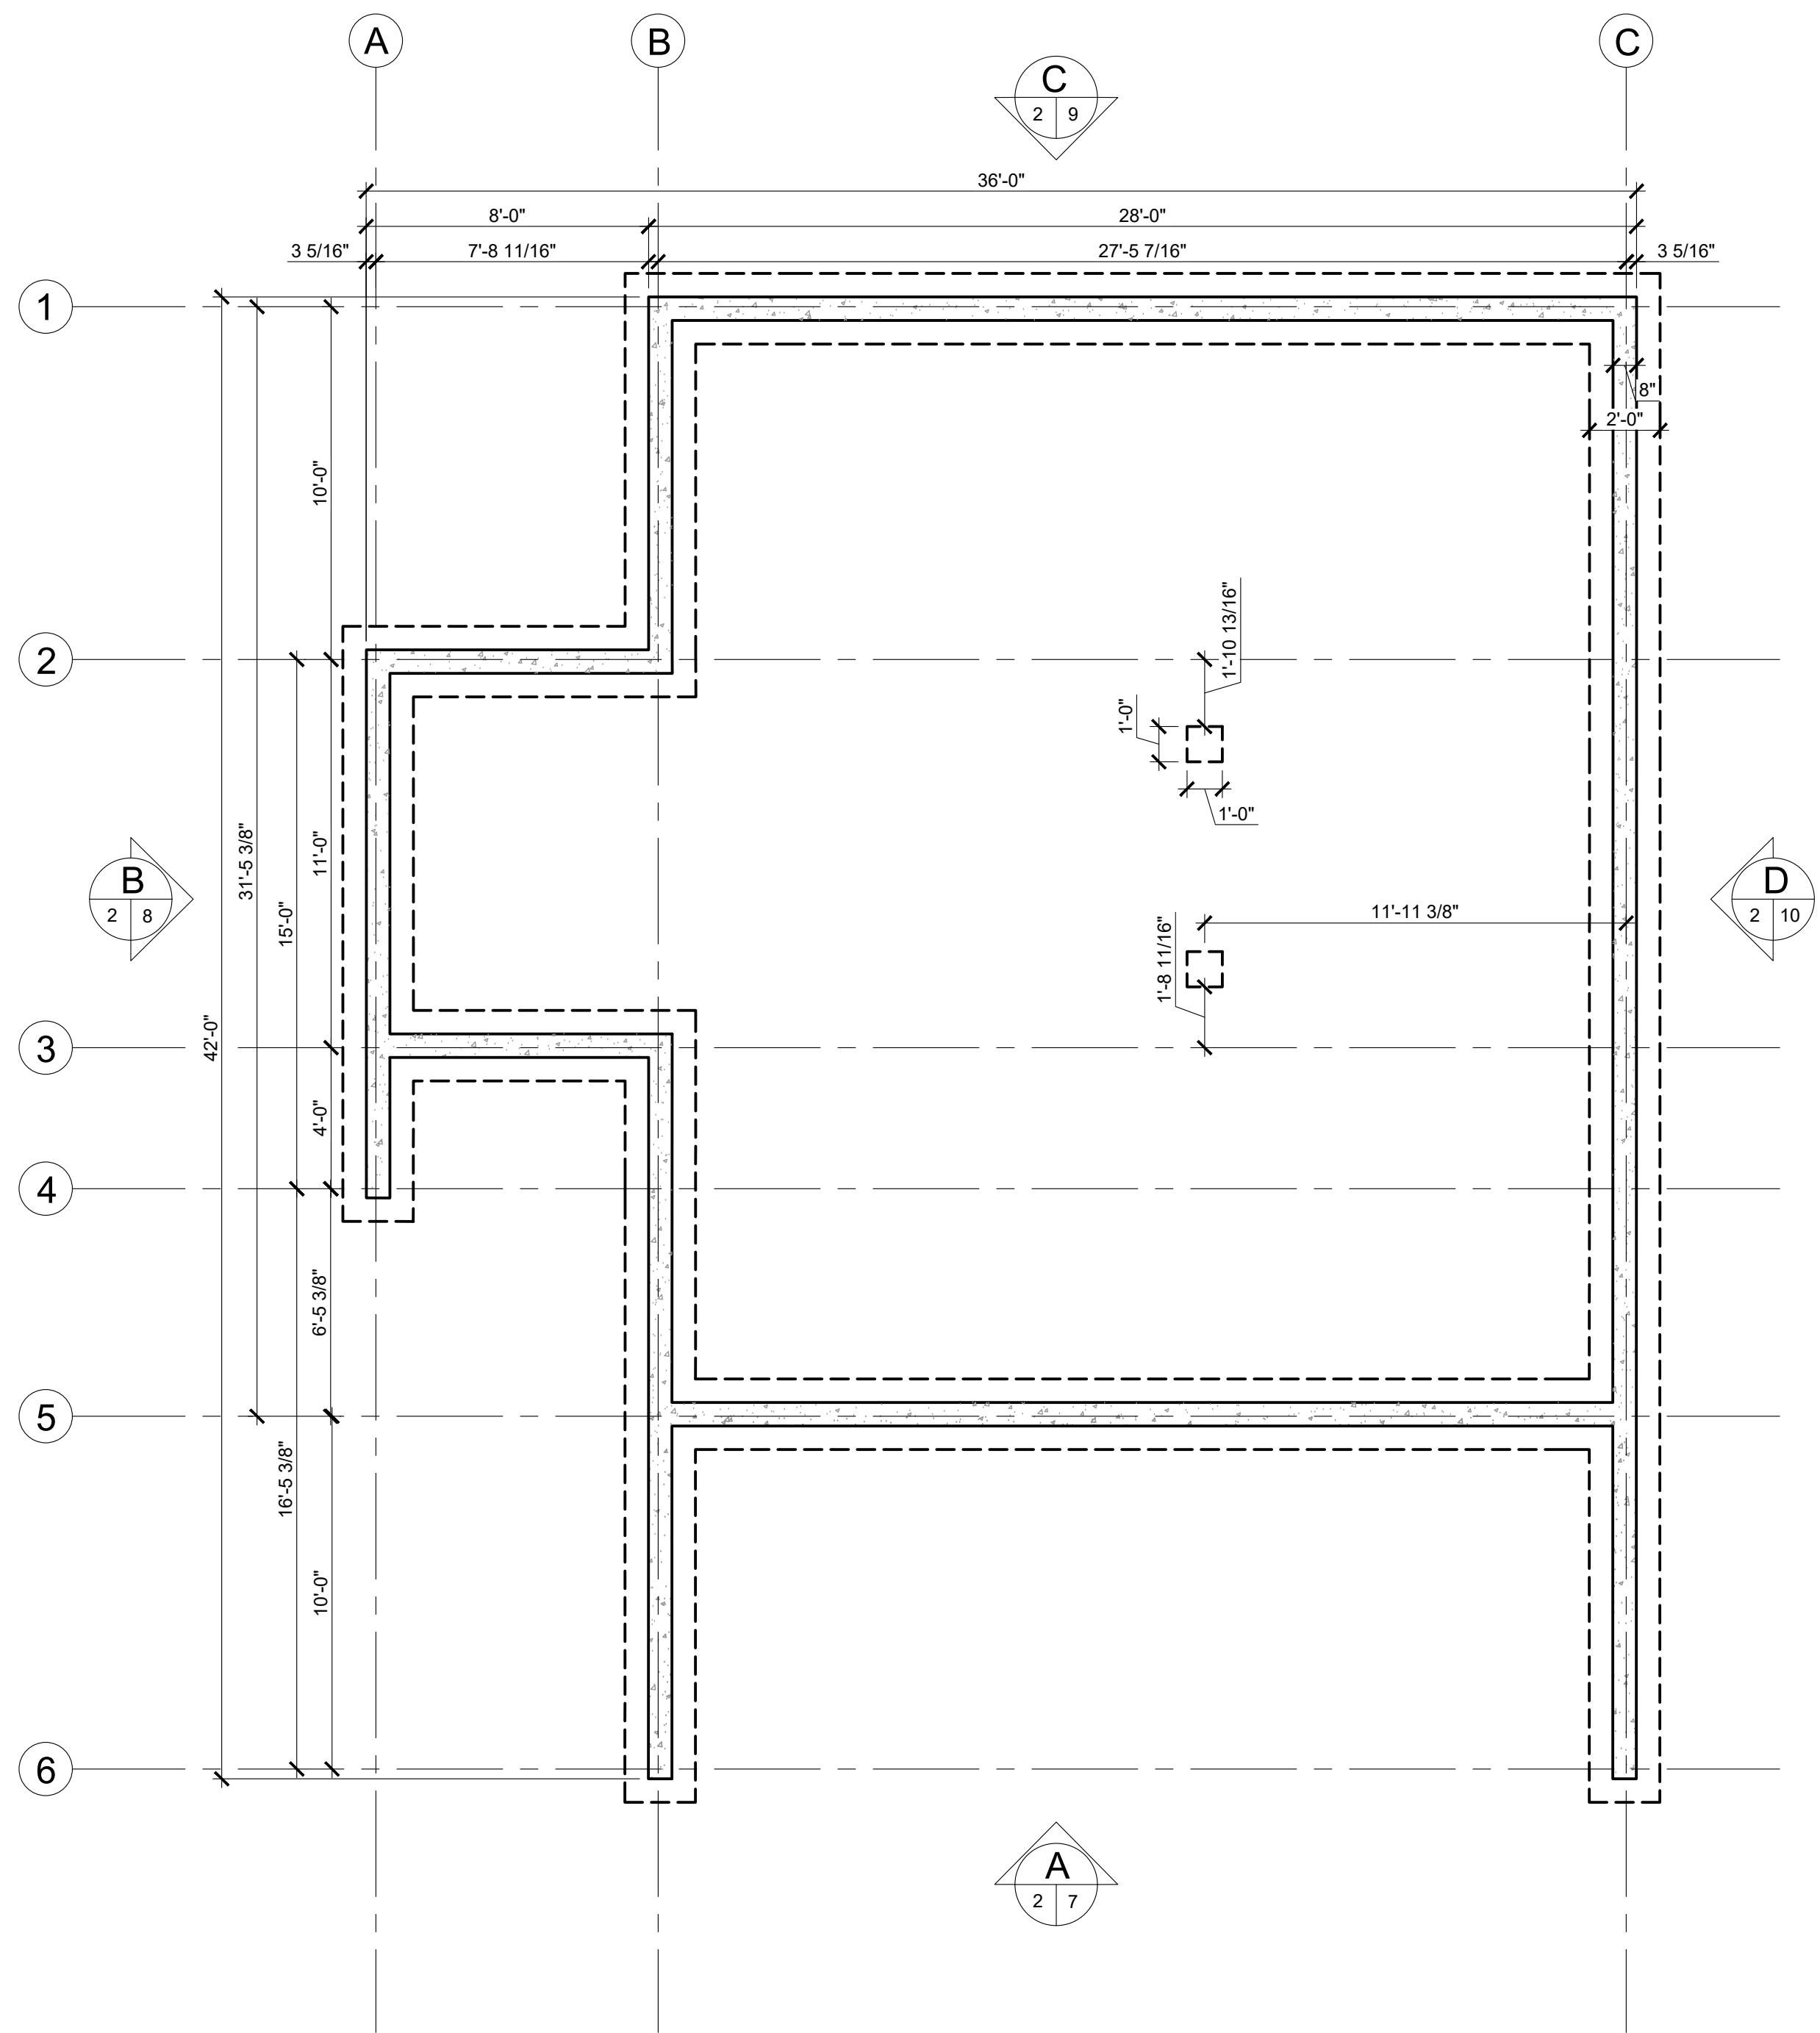


**1 PLAN FONDATION**  
 ÉCHELLE : 1/4" = 1'-0"

 **LÉGENDE**  
 1. AUCUNE DIMENSION NE DEVRA ÊTRE PRISE À L'ÉCHELLE SUR LE PLAN.



-  BÉTON
-  SEMELLES EN BÉTON

CLIENT(S)		MME. PATRICIA BLACKBURN M. STEEVE NOREAU	
PROJET		CHALET LOT 6 144 421	
DESSIN		PLAN FONDATION	
DESSINÉ PAR	RL	VÉRIFIÉ PAR	RL
CONÇU PAR	RL	NO. PROJET	RL
ÉCHELLE		INDIQUÉE	2
DATE (AA/MM/JJ)		22/04/22	13

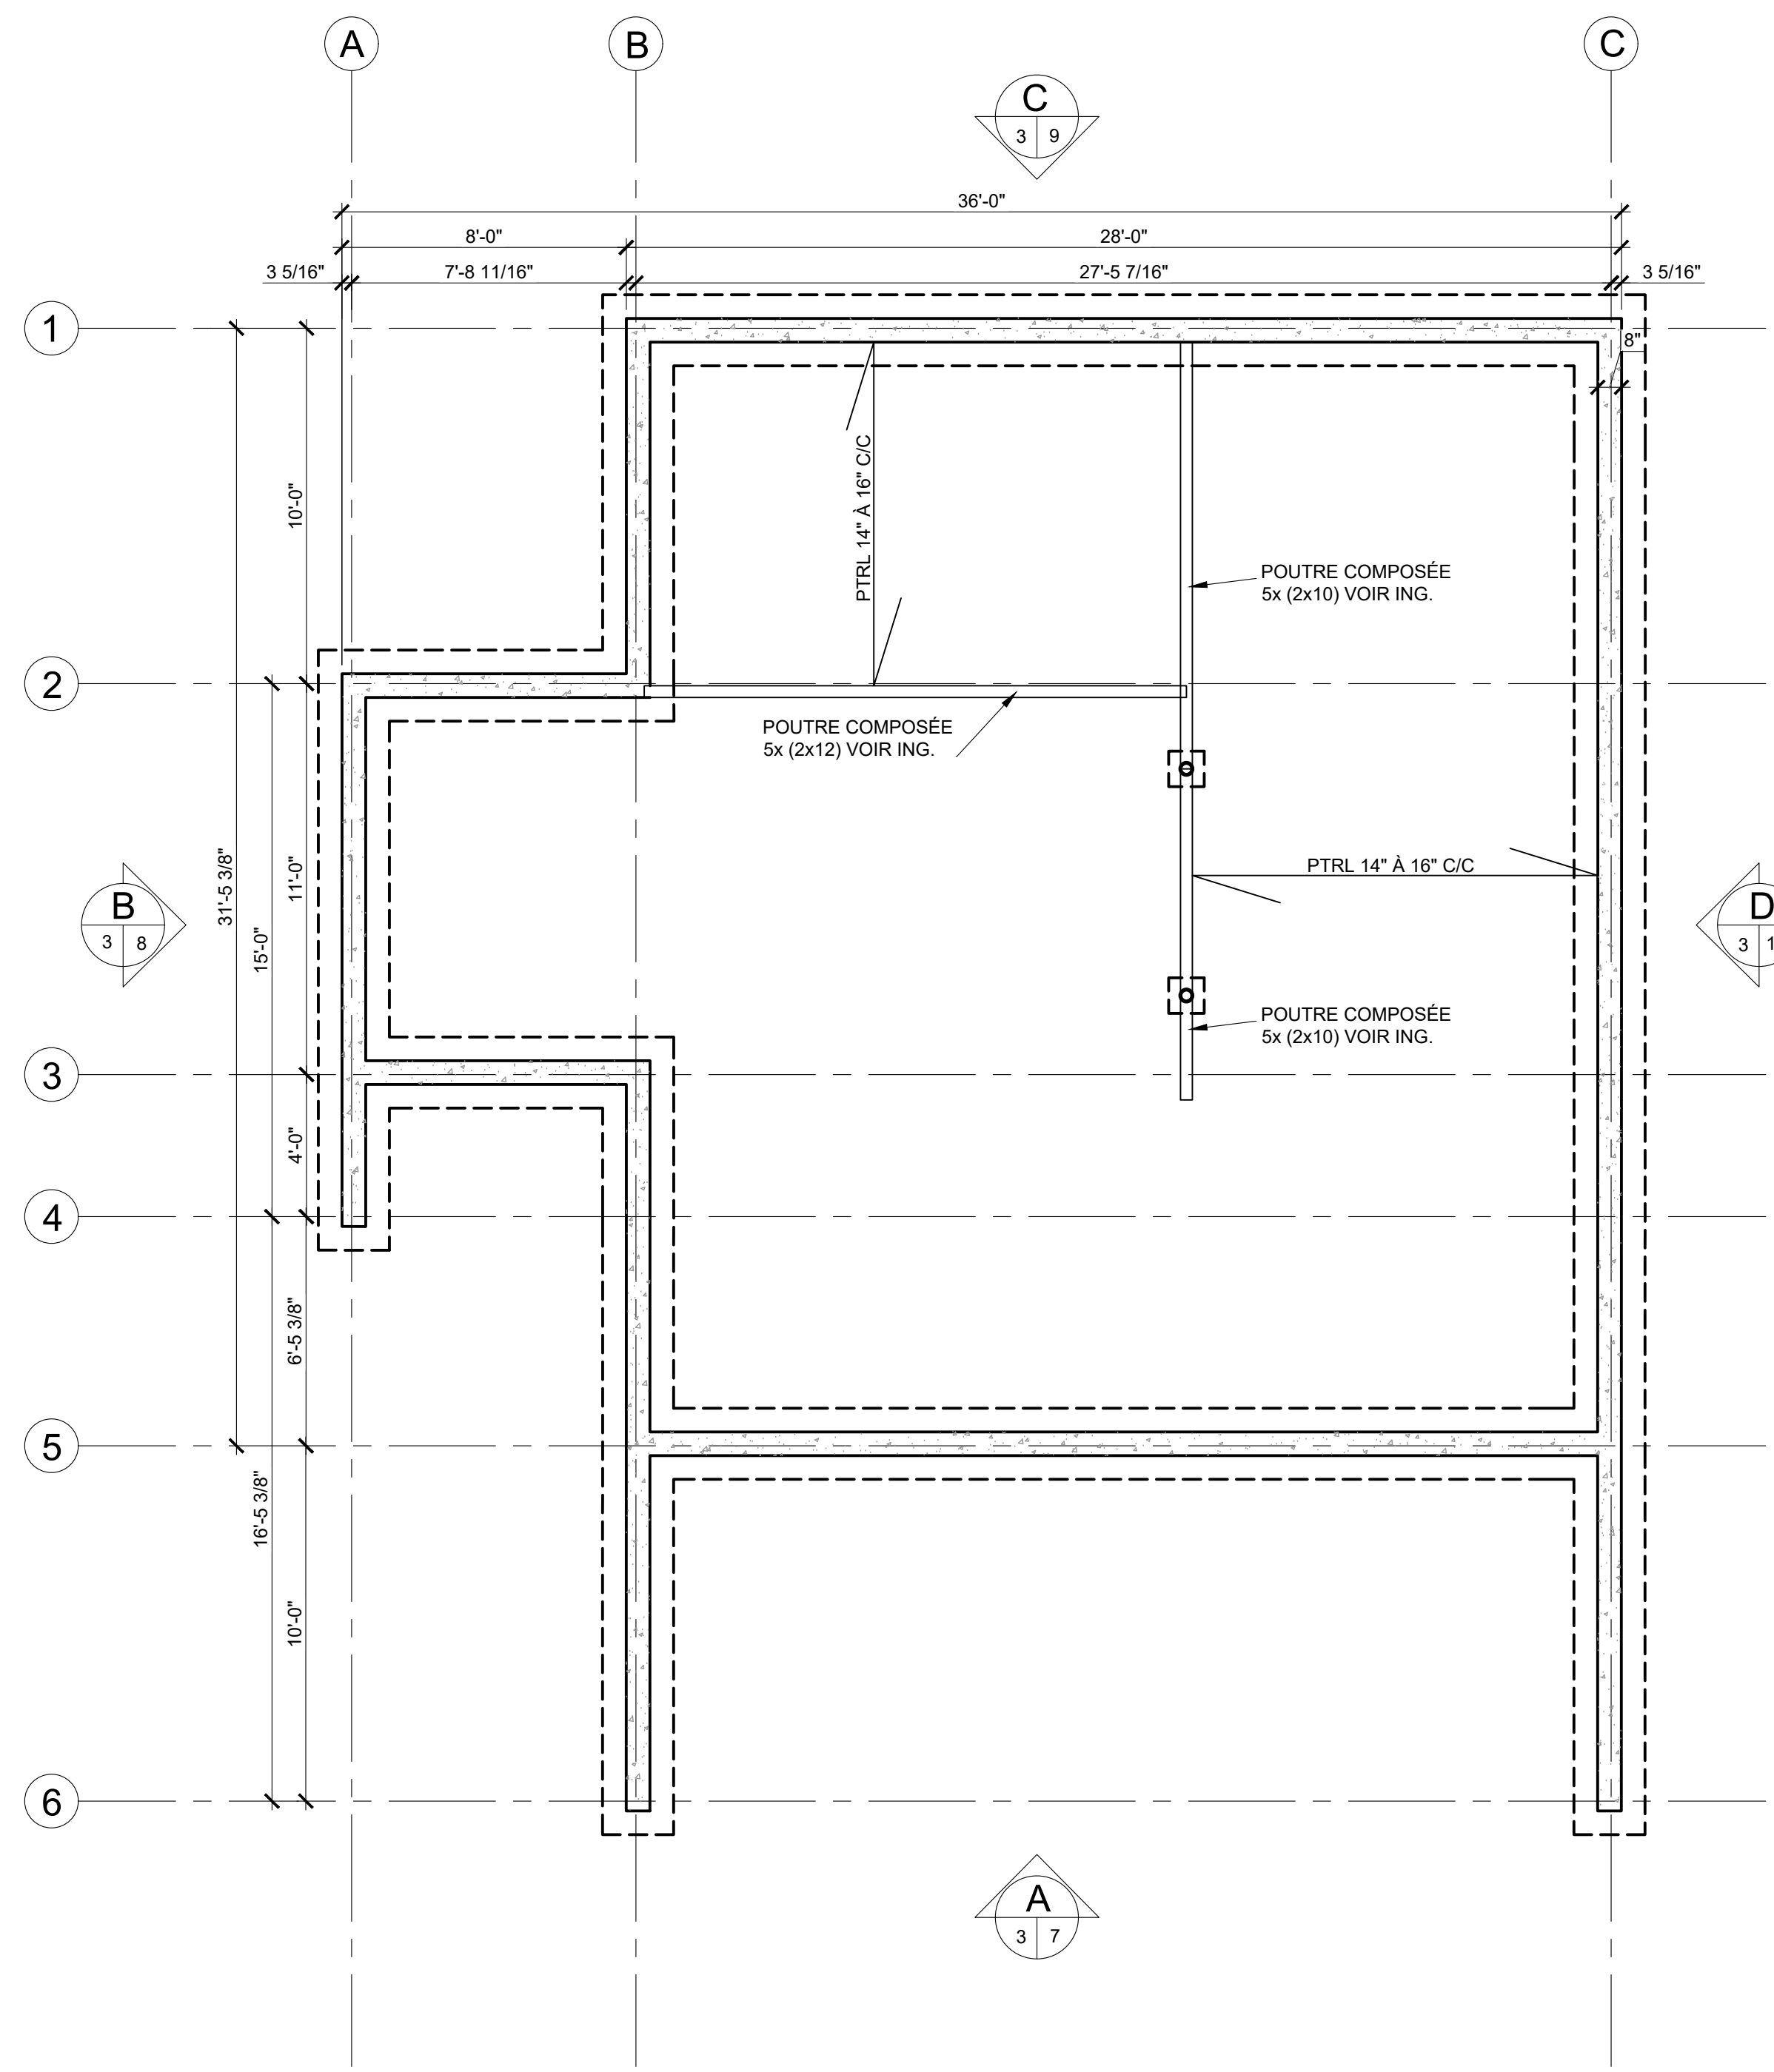

**1 PLAN FONDATION**  
 1 ÉCHELLE : 1/4" = 1'-0"

 **LÉGENDE**  
 1. AUCUNE DIMENSION NE DEVRA ÊTRE PRISE À L'ÉCHELLE SUR LE PLAN.

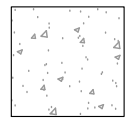-  BÉTON
-  SEMELLES EN BÉTON

CLIENT(S)		MME. PATRICIA BLACKBURN M. STEEVE NOREAU	
PROJET		CHALET LOT 6 144 421	
DESSIN		PLAN STRUCTURE MEZZANINE	
DESSINÉ PAR	RL	VÉRIFIÉ PAR	RL
CONÇU PAR	RL	NO. PROJET	RL
ÉCHELLE		INDIQUÉE	3
DATE (AA/MM/JJ)		22/04/22	13



LÉGENDE

- A. LA FACE INTÉRIEUR DU MUR EXTÉRIEUR SERA EN REVÊTEMENT D'ACIER HARRYWOOD, VOIR CHOIX DU CLIENT.
- 1. AUCUNE DIMENSION NE DEVRA ÊTRE PRISE À L'ÉCHELLE SUR LE PLAN.
- 2. SAUF INDICATIONS CONTRAIRES, TOUS LES CLOISONS SONT DE TYPE A
- 3. SAUF INDICATIONS CONTRAIRES, TOUS LES PLANCHERS SONT EN BÉTON POLI
- 4. SAUF INDICATIONS CONTRAIRES, TOUS LES PORTES SERONT À 4" DU MUR ADJACENT.
- 5. COLONNE VOIR ING.
- 6. CHEMINÉES, VOIR CHOIX DU CLIENT

FR: RÉFRIGÉRATEUR

LV: LAVE-VAISSELLE

MO: MICRO-ONDES

F: FOUR

G.M: GARDE-MANGER

GR: GARDE-ROBE

L: LAVEUSE

S: SÈCHEUSE

P.E: PANNEAU ÉLECTRIQUE

CE: CHAUFFE-EAU

CLOISONS TYPES

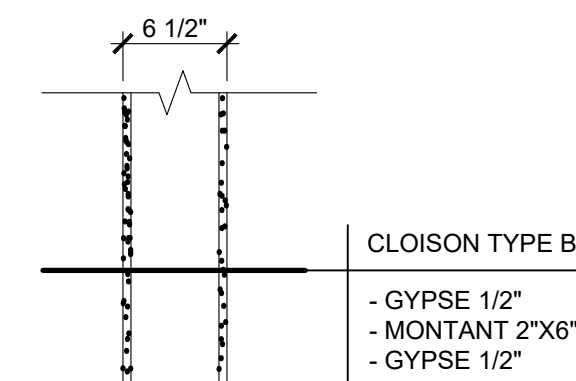
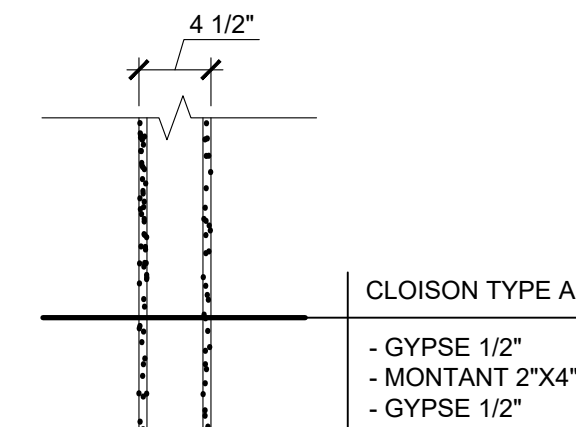


TABLEAU DES FENÊTRES



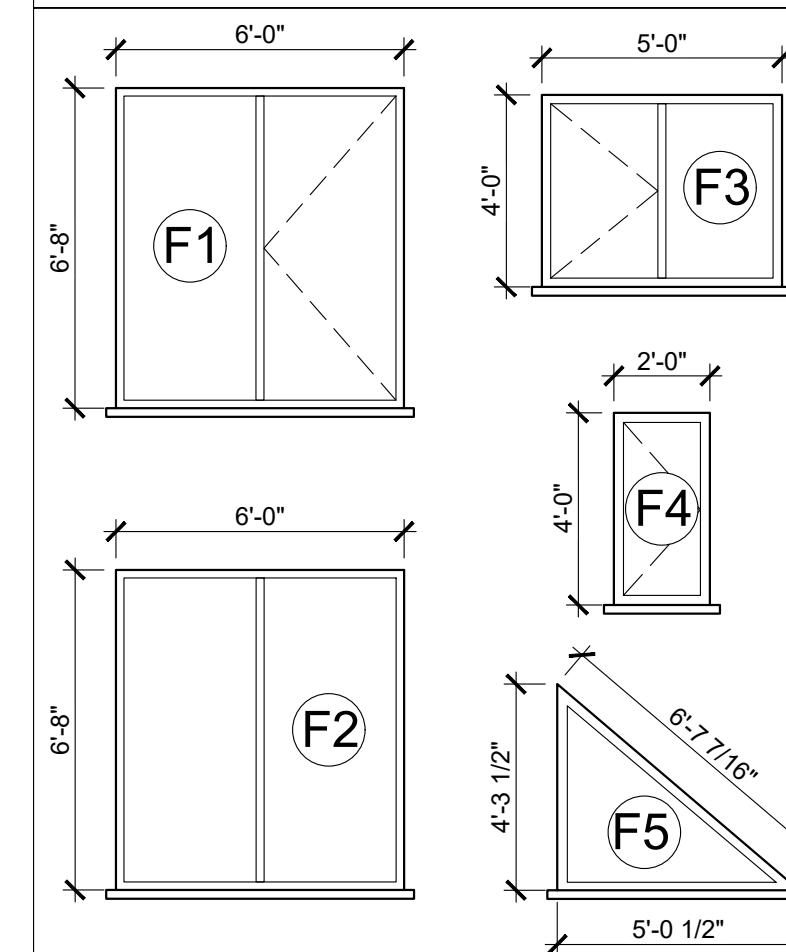


TABLEAU DES PORTES

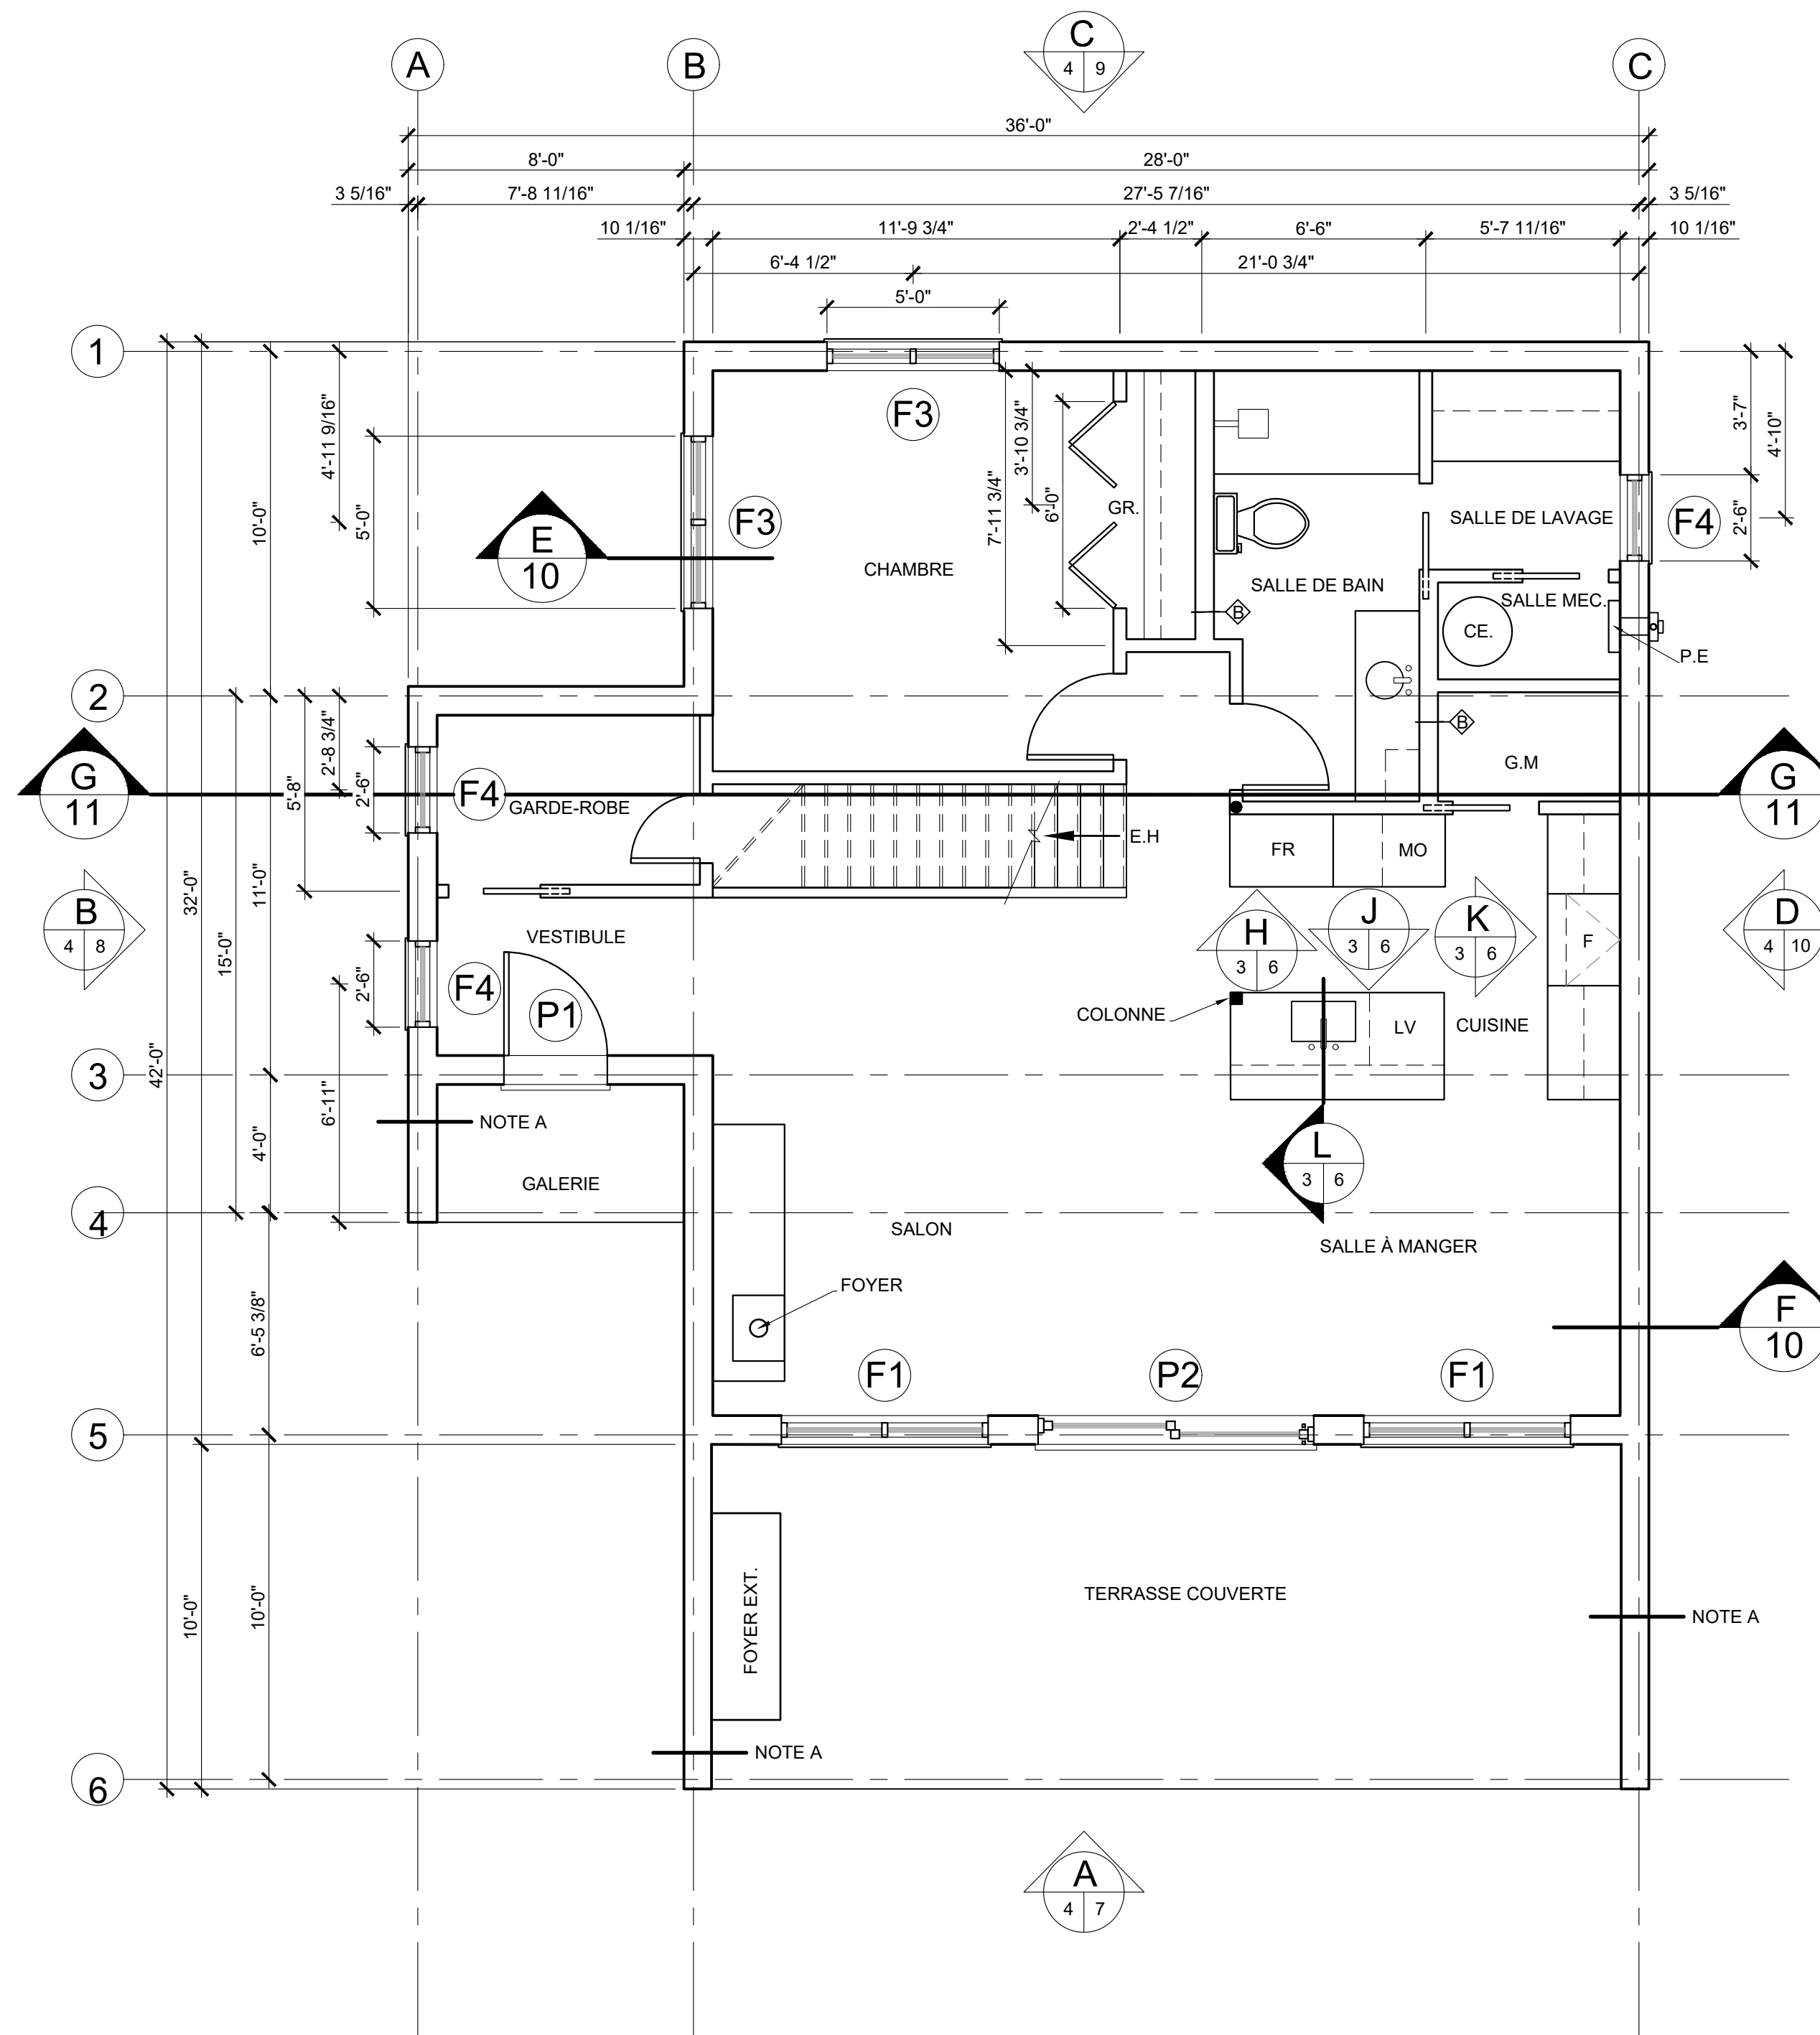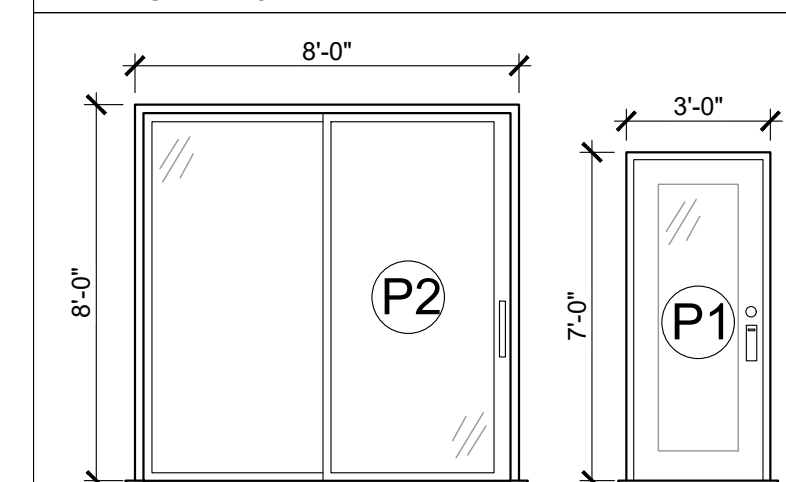


2 PLAN RDC  
1 ÉCHELLE : 1/4" = 1'-0"


CLIENT(S)		MME. PATRICIA BLACKBURN M. STEEVE NOREAU	
PROJET		CHALET LOT 6 144 421	
DESSIN		PLAN RDC	
DESSINÉ PAR	RL	VÉRIFIÉ PAR	RL
CONÇU PAR	RL	NO. PROJET	RL
ÉCHELLE			4
DATE (AA/MM/JJ)			13
INDIQUÉE			22/04/22

**LÉGENDE**

 
- A. LA FACE INTÉRIEUR DU MUR EXTÉRIEUR SERA EN REVÊTEMENT D'ACIER HARRYWOOD, VOIR CHOIX DU CLIENT.
- 1. AUCUNE DIMENSION NE DEVRA ÊTRE PRISE À L'ÉCHELLE SUR LE PLAN.
- 2. SAUF INDICATIONS CONTRAIRES, TOUTS LES CLOISONS SONT DE TYPE A
- 3. SAUF INDICATIONS CONTRAIRES, TOUTS LES PLANCHERS SONT EN BÉTON POLI
- 4. SAUF INDICATIONS CONTRAIRES, TOUTS LES PORTES SERONT À 4" DU MUR ADJACENT.
- 5. COLONNE VOIR ING.

- ① REVÊTEMENT DE PLANCHER EN BOIS FRANC
- ② REVÊTEMENT DE PLANCHER EN CÉRAMIQUE
-  REVÊTEMENT D'ACIER MODÈLE MS1, DE LA MARQUE MAC MÉTAL.



**CLOISONS TYPES**

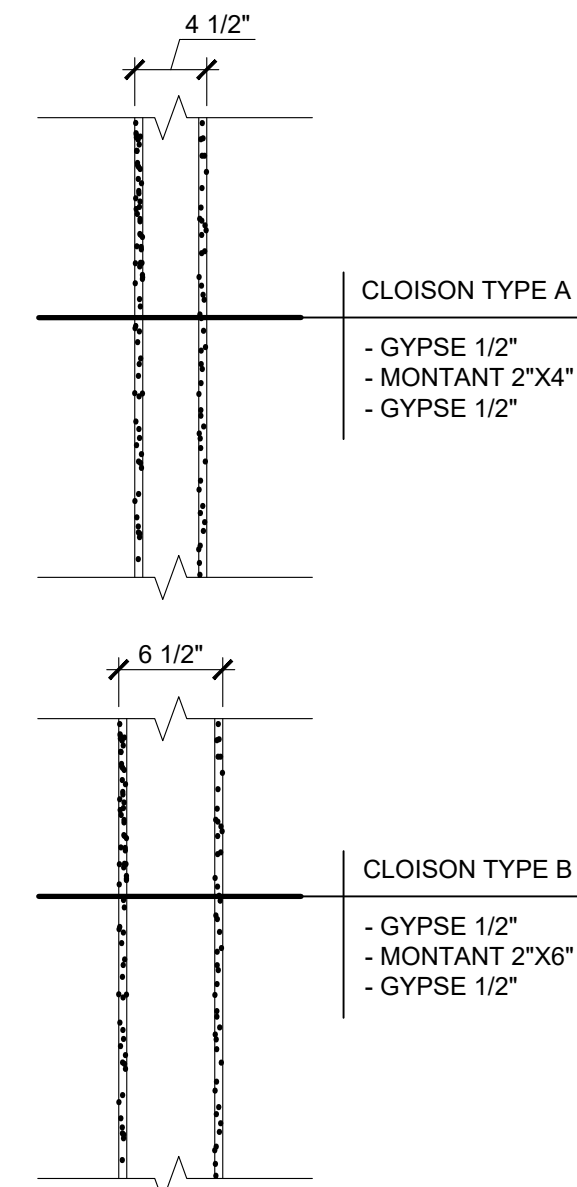

**TABLEAU DES FENÊTRES**

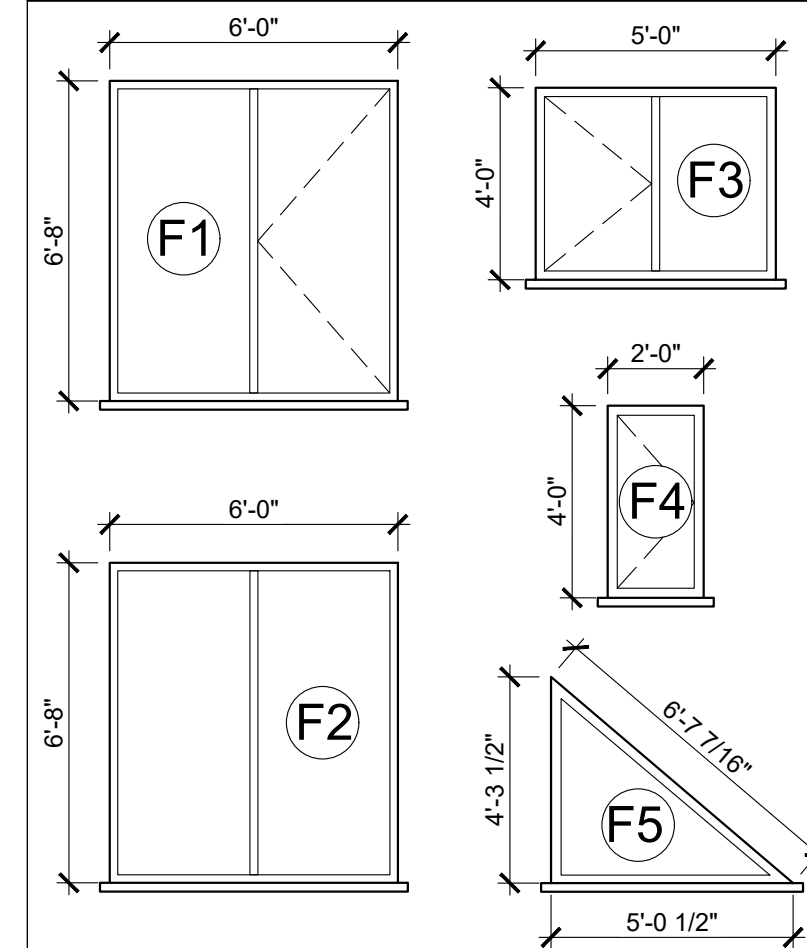

**TABLEAU DES PORTES**

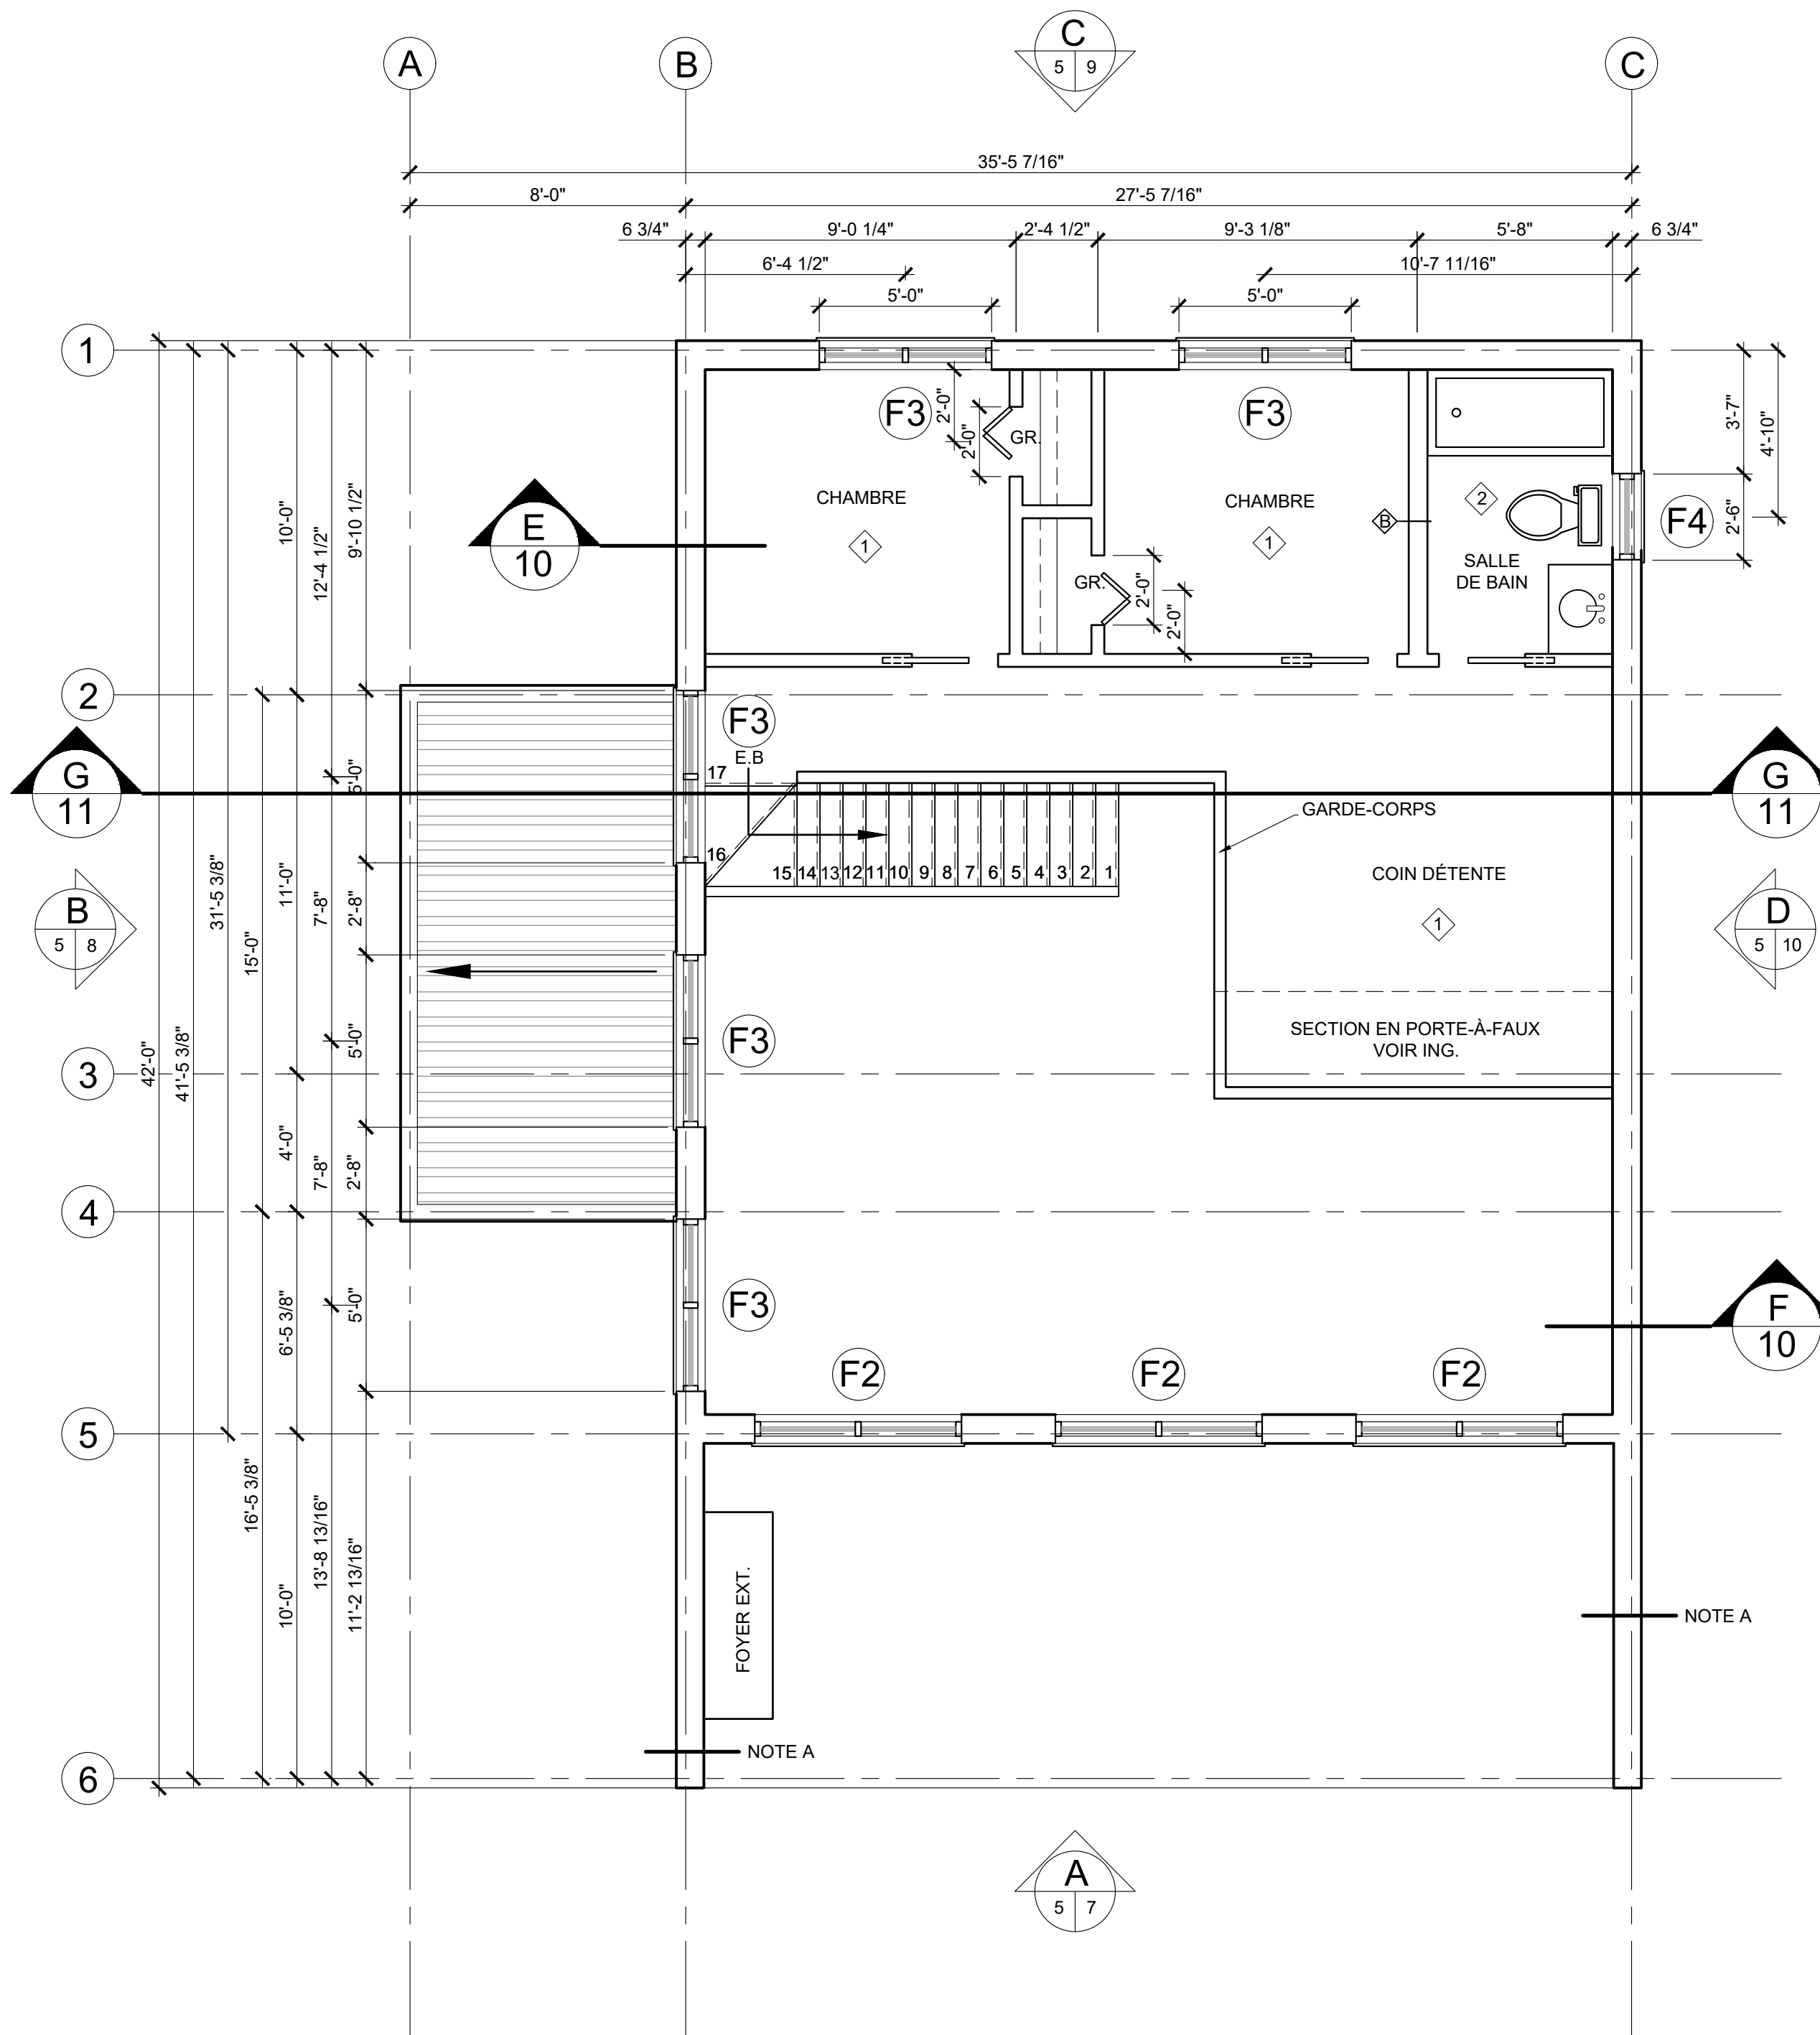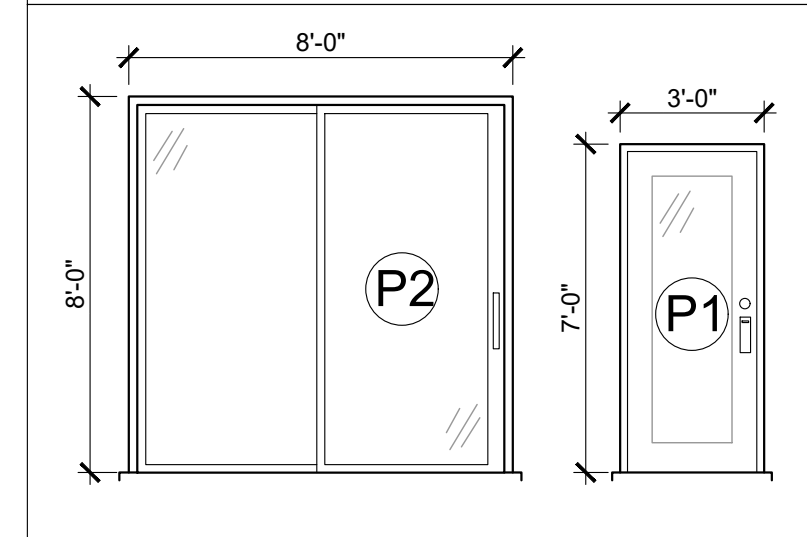

**3 PLAN MEZZANINE**  
1 ÉCHELLE : 1/4" = 1'-0"

CLIENT(S)

**MME. PATRICIA BLACKBURN**  
**M. STEEVE NOREAU**

PROJET

**CHALET**  
**LOT 6 144 421**

DESSIN

**PLAN MEZZANINE**

DESSINÉ PAR

**RL**

VÉRIFIÉ PAR

**RL**

CONÇU PAR

**RL**

NO. PROJET

**RL**

ÉCHELLE

**INDIQUÉE**

DATE (AA/MM/JJ)

 
**22/04/22**


**5**


**13**

LÉGENDE

1. AUCUNE DIMENSION NE DEVRA ÊTRE PRISE À L'ÉCHELLE SUR LE PLAN.

  REVÊTEMENT D'ACIER MODÈLE MS1, DE LA MARQUE MAC MÉTAL.

 MURS

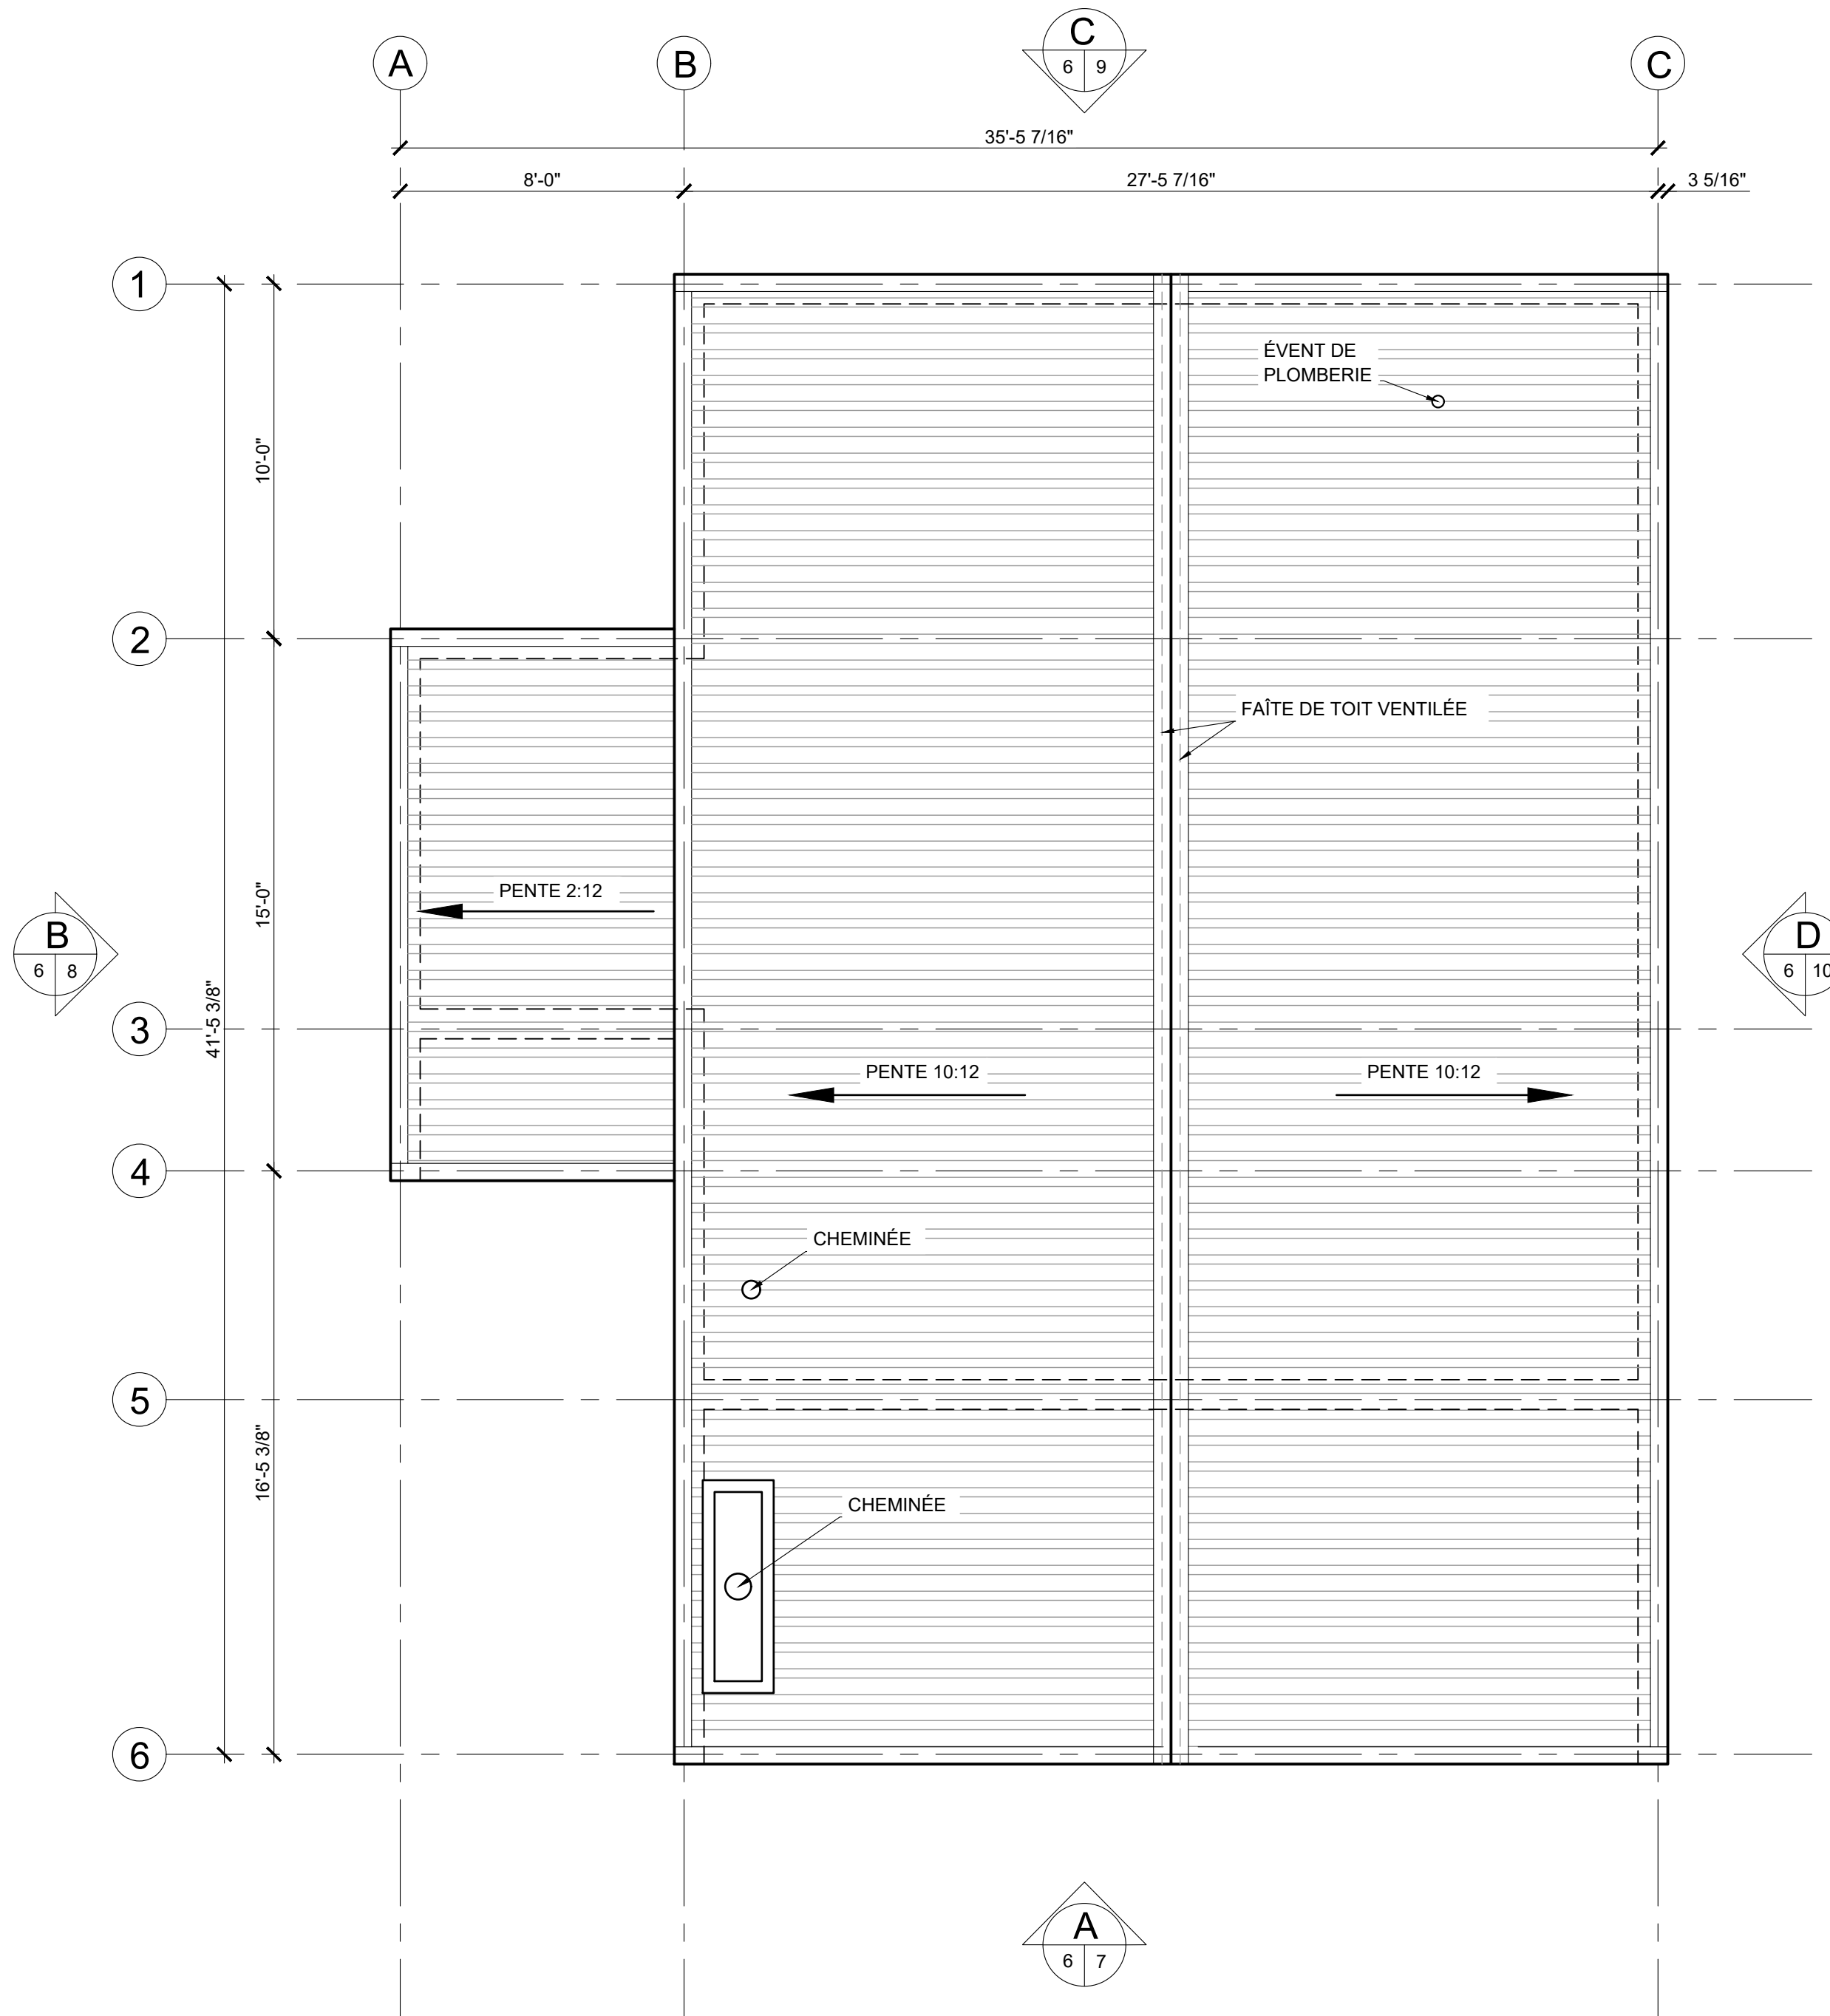

**4** PLAN TOITURE  
1 ÉCHELLE : 1/4" = 1'-0"

CLIENT(S)  
MME. PATRICIA BLACKBURN  
M. STEEVE NOREAU

PROJET  
CHALET  
LOT 6 144 421

DESSIN  
PLAN TOITURE

DESSINÉ PAR RL VÉRIFIÉ PAR RL

CONÇU PAR RL NO. PROJET RL

ÉCHELLE  
INDIQUÉE 6  
DATE (AA/MM/JJ) 22/04/22 13



LÉGENDE

1. AUCUNE DIMENSION NE DEVRA ÊTRE PRISE À L'ÉCHELLE SUR LE PLAN.
2. LE CONDUIT DE FUMÉE DE LA CHEMINÉE DOIT SE PROLONGER D'AU MOINS 2'-0" AU-DESSUS DE LA SURFACE DE TOIT LA PLUS ÉLEVÉE SE TROUVANT DANS UN RAYON DE 3 MÈTRES DE LA CHEMINÉE.

 
 
 
 
 
-  REVÊTEMENT D'ACIER MODÈLE MS1, DE LA MARQUE MAC MÉTAL.
-  REVÊTEMENT D'ACIER HARRYWOOD, DE LA MARQUE MAC MÉTAL, COULEUR PIN SCANDINAVE.
-  REVÊTEMENT DE PIERRE, VOIR CHOIX DU CLIENT.
-  BÉTON
-  FONDATION

TABLEAU DES FENÊTRES



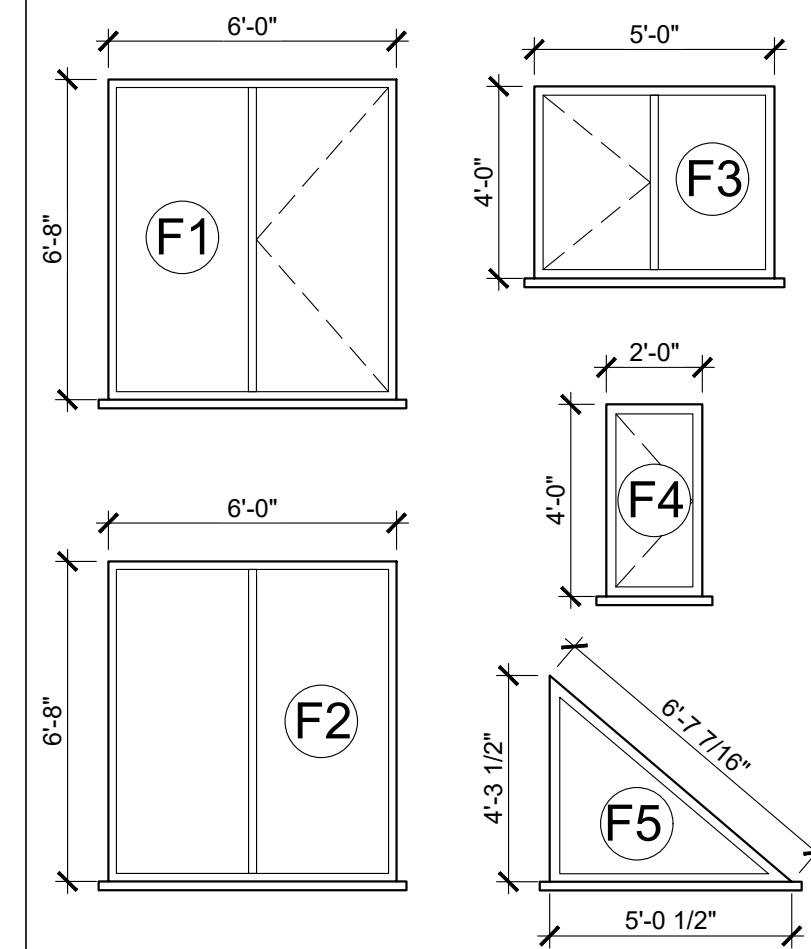


TABLEAU DES PORTES

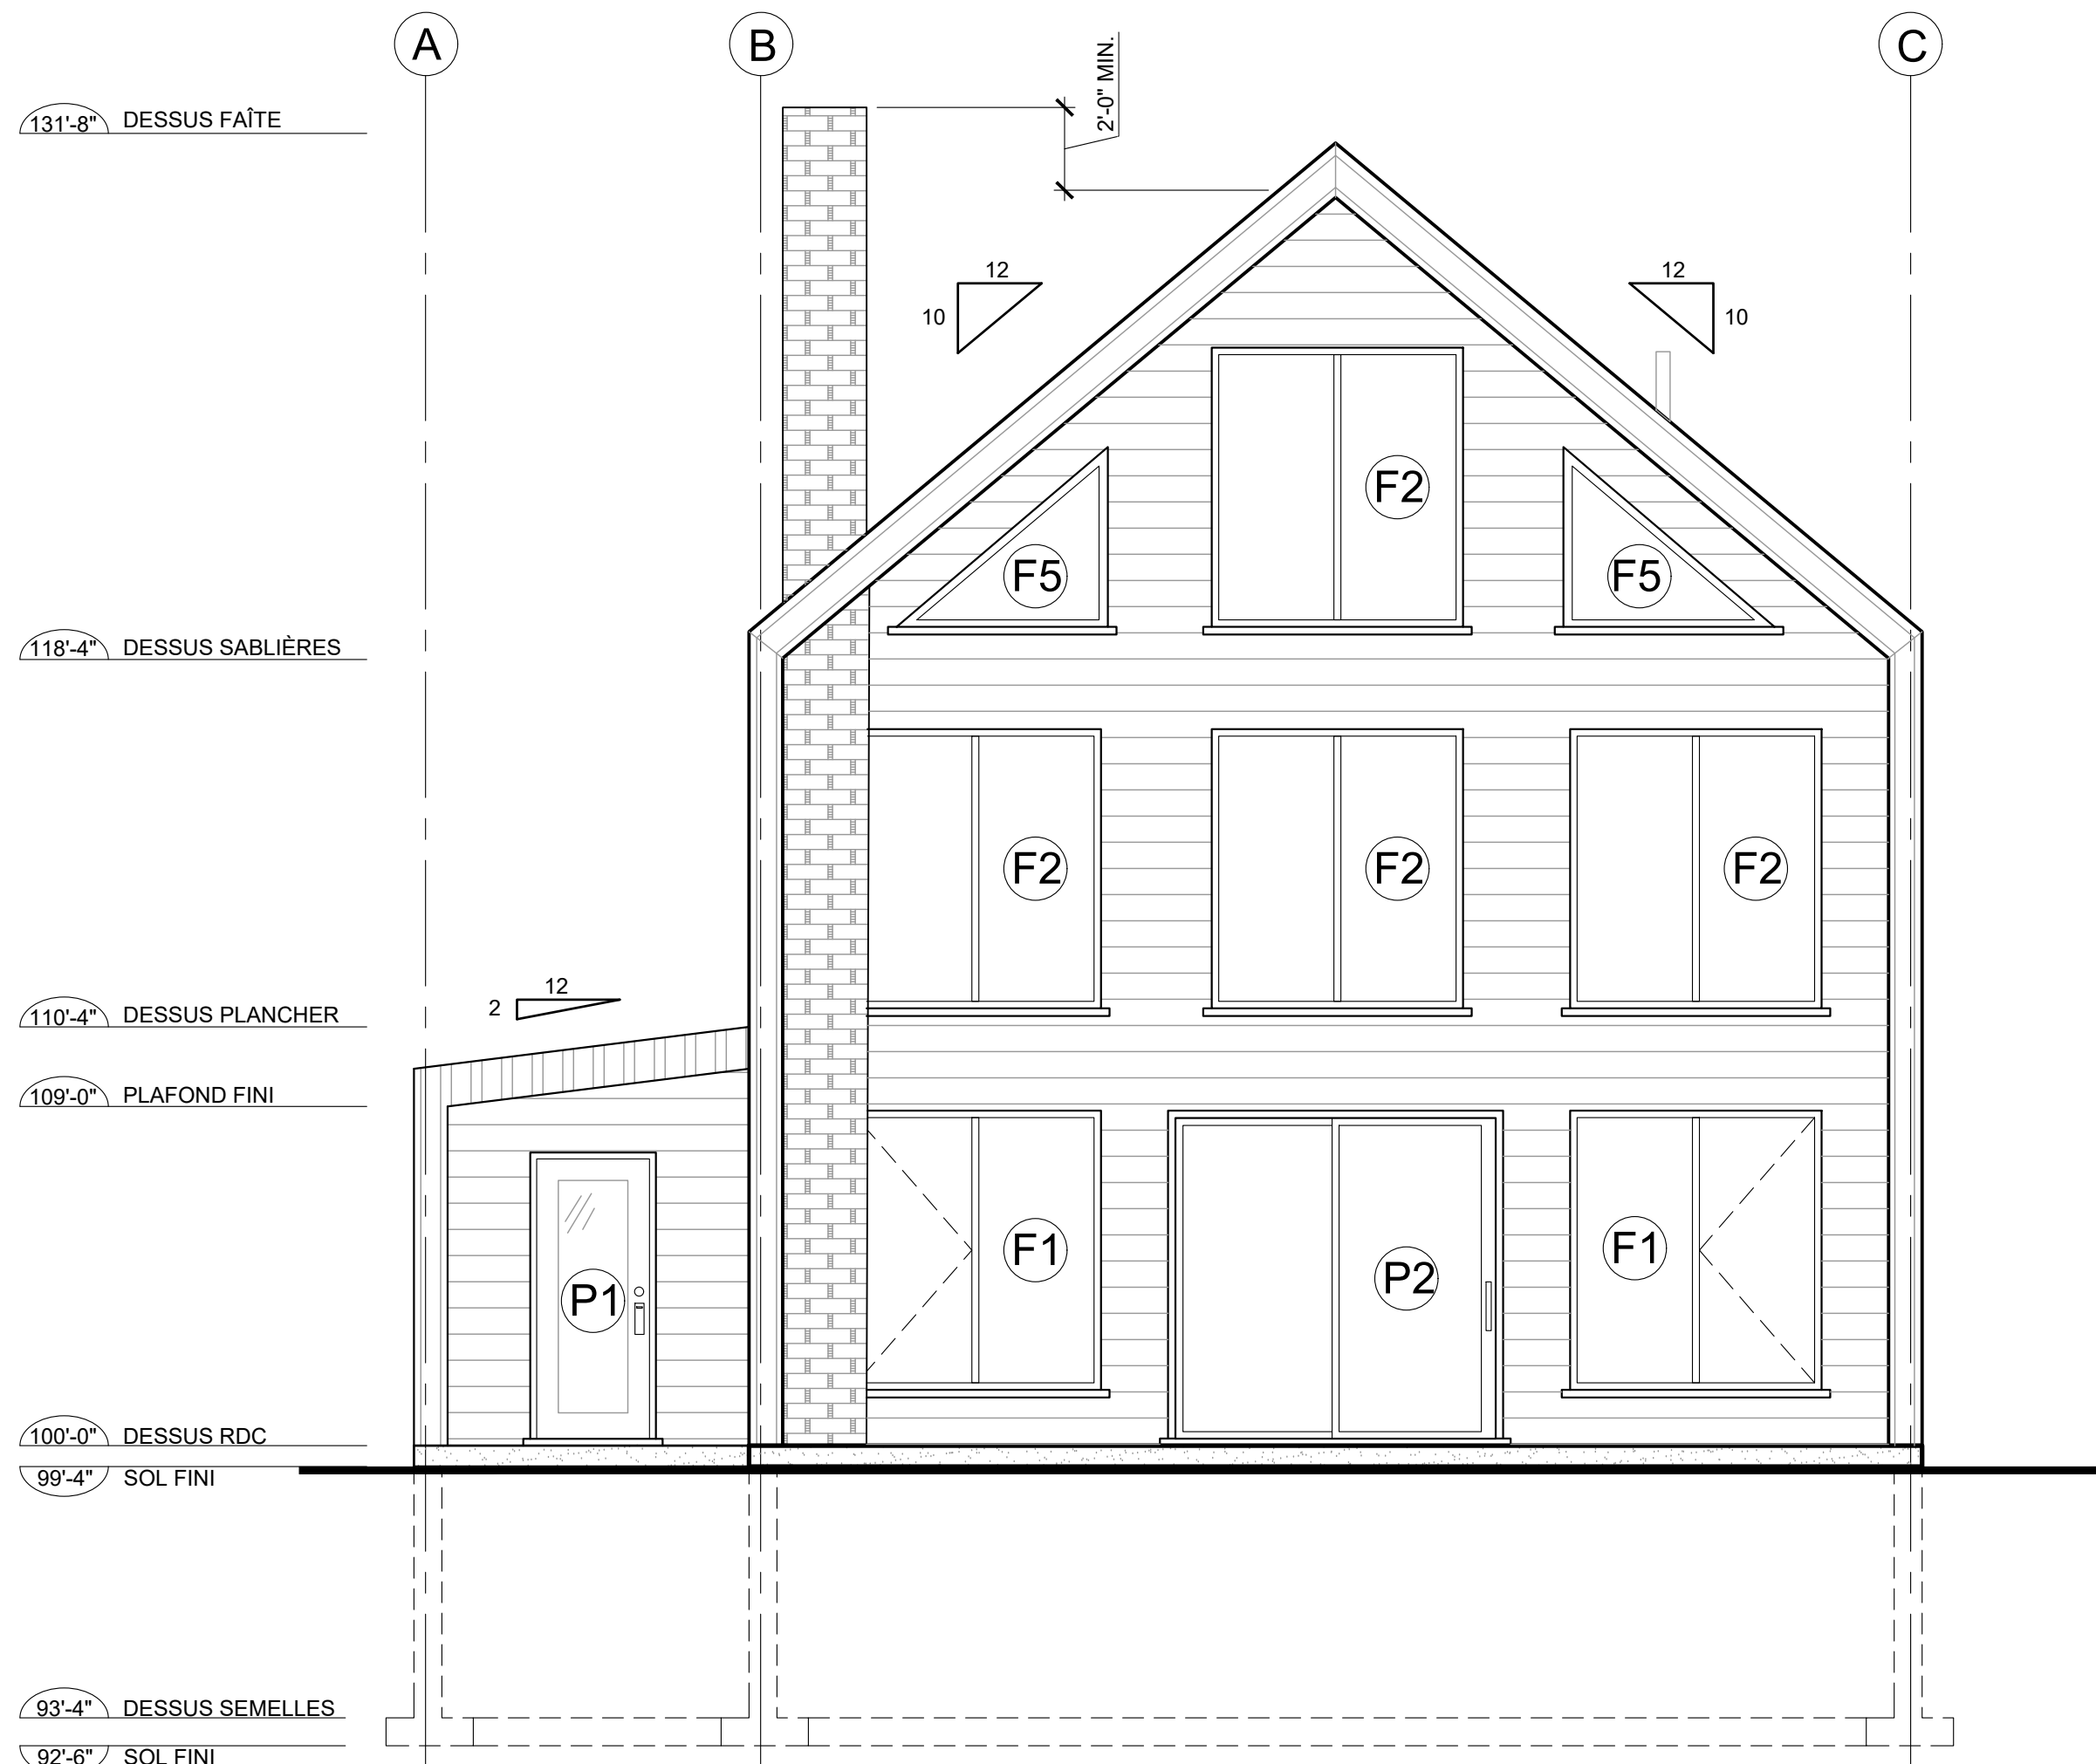

**A** ÉLÉVATION AVANT  
1 ÉCHELLE : 1/4" = 1'-0"

CLIENT(S)		MME. PATRICIA BLACKBURN M. STEEVE NOREAU	
PROJET		CHALET LOT 6 144 421	
DESSIN		ÉLÉVATION AVANT	
DESSINÉ PAR	RL	VÉRIFIÉ PAR	RL
CONÇU PAR	RL	NO. PROJET	RL
ÉCHELLE		INDIQUÉE	7
DATE (AA/MM/JJ)		22/04/22	13

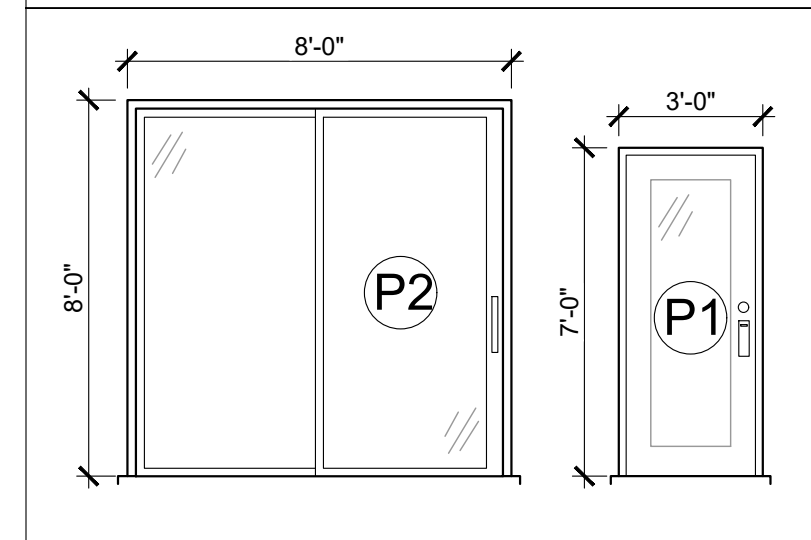

LÉGENDE

1. AUCUNE DIMENSION NE DEVRA ÊTRE PRISE À L'ÉCHELLE SUR LE PLAN.
2. LE CONDUIT DE FUMÉE DE LA CHEMINÉE DOIT SE PROLONGER D'AU MOINS 2'-0" AU-DESSUS DE LA SURFACE DE TOIT LA PLUS ÉLEVÉE SE TROUVANT DANS UN RAYON DE 3 MÈTRES DE LA CHEMINÉE.

 
 
 

-  REVÊTEMENT D'ACIER MODÈLE MS1, DE LA MARQUE MAC MÉTAL.
-  REVÊTEMENT DE PIERRE, VOIR CHOIX DU CLIENT.
-  BÉTON
-  FONDATION

TABLEAU DES FENÊTRES



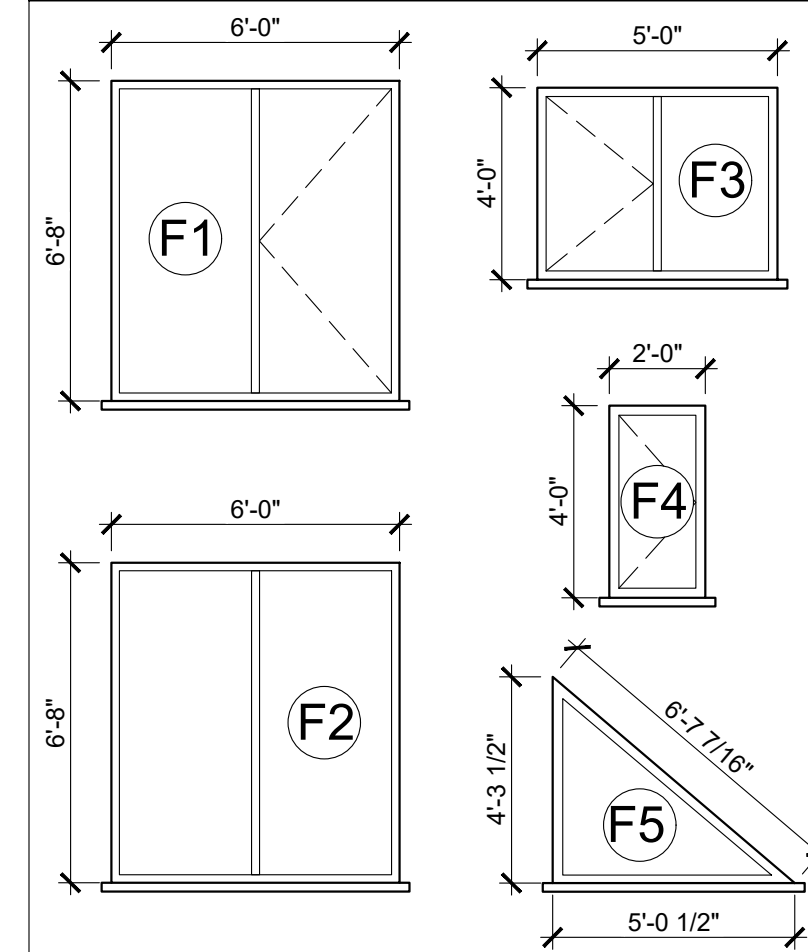


TABLEAU DES PORTES



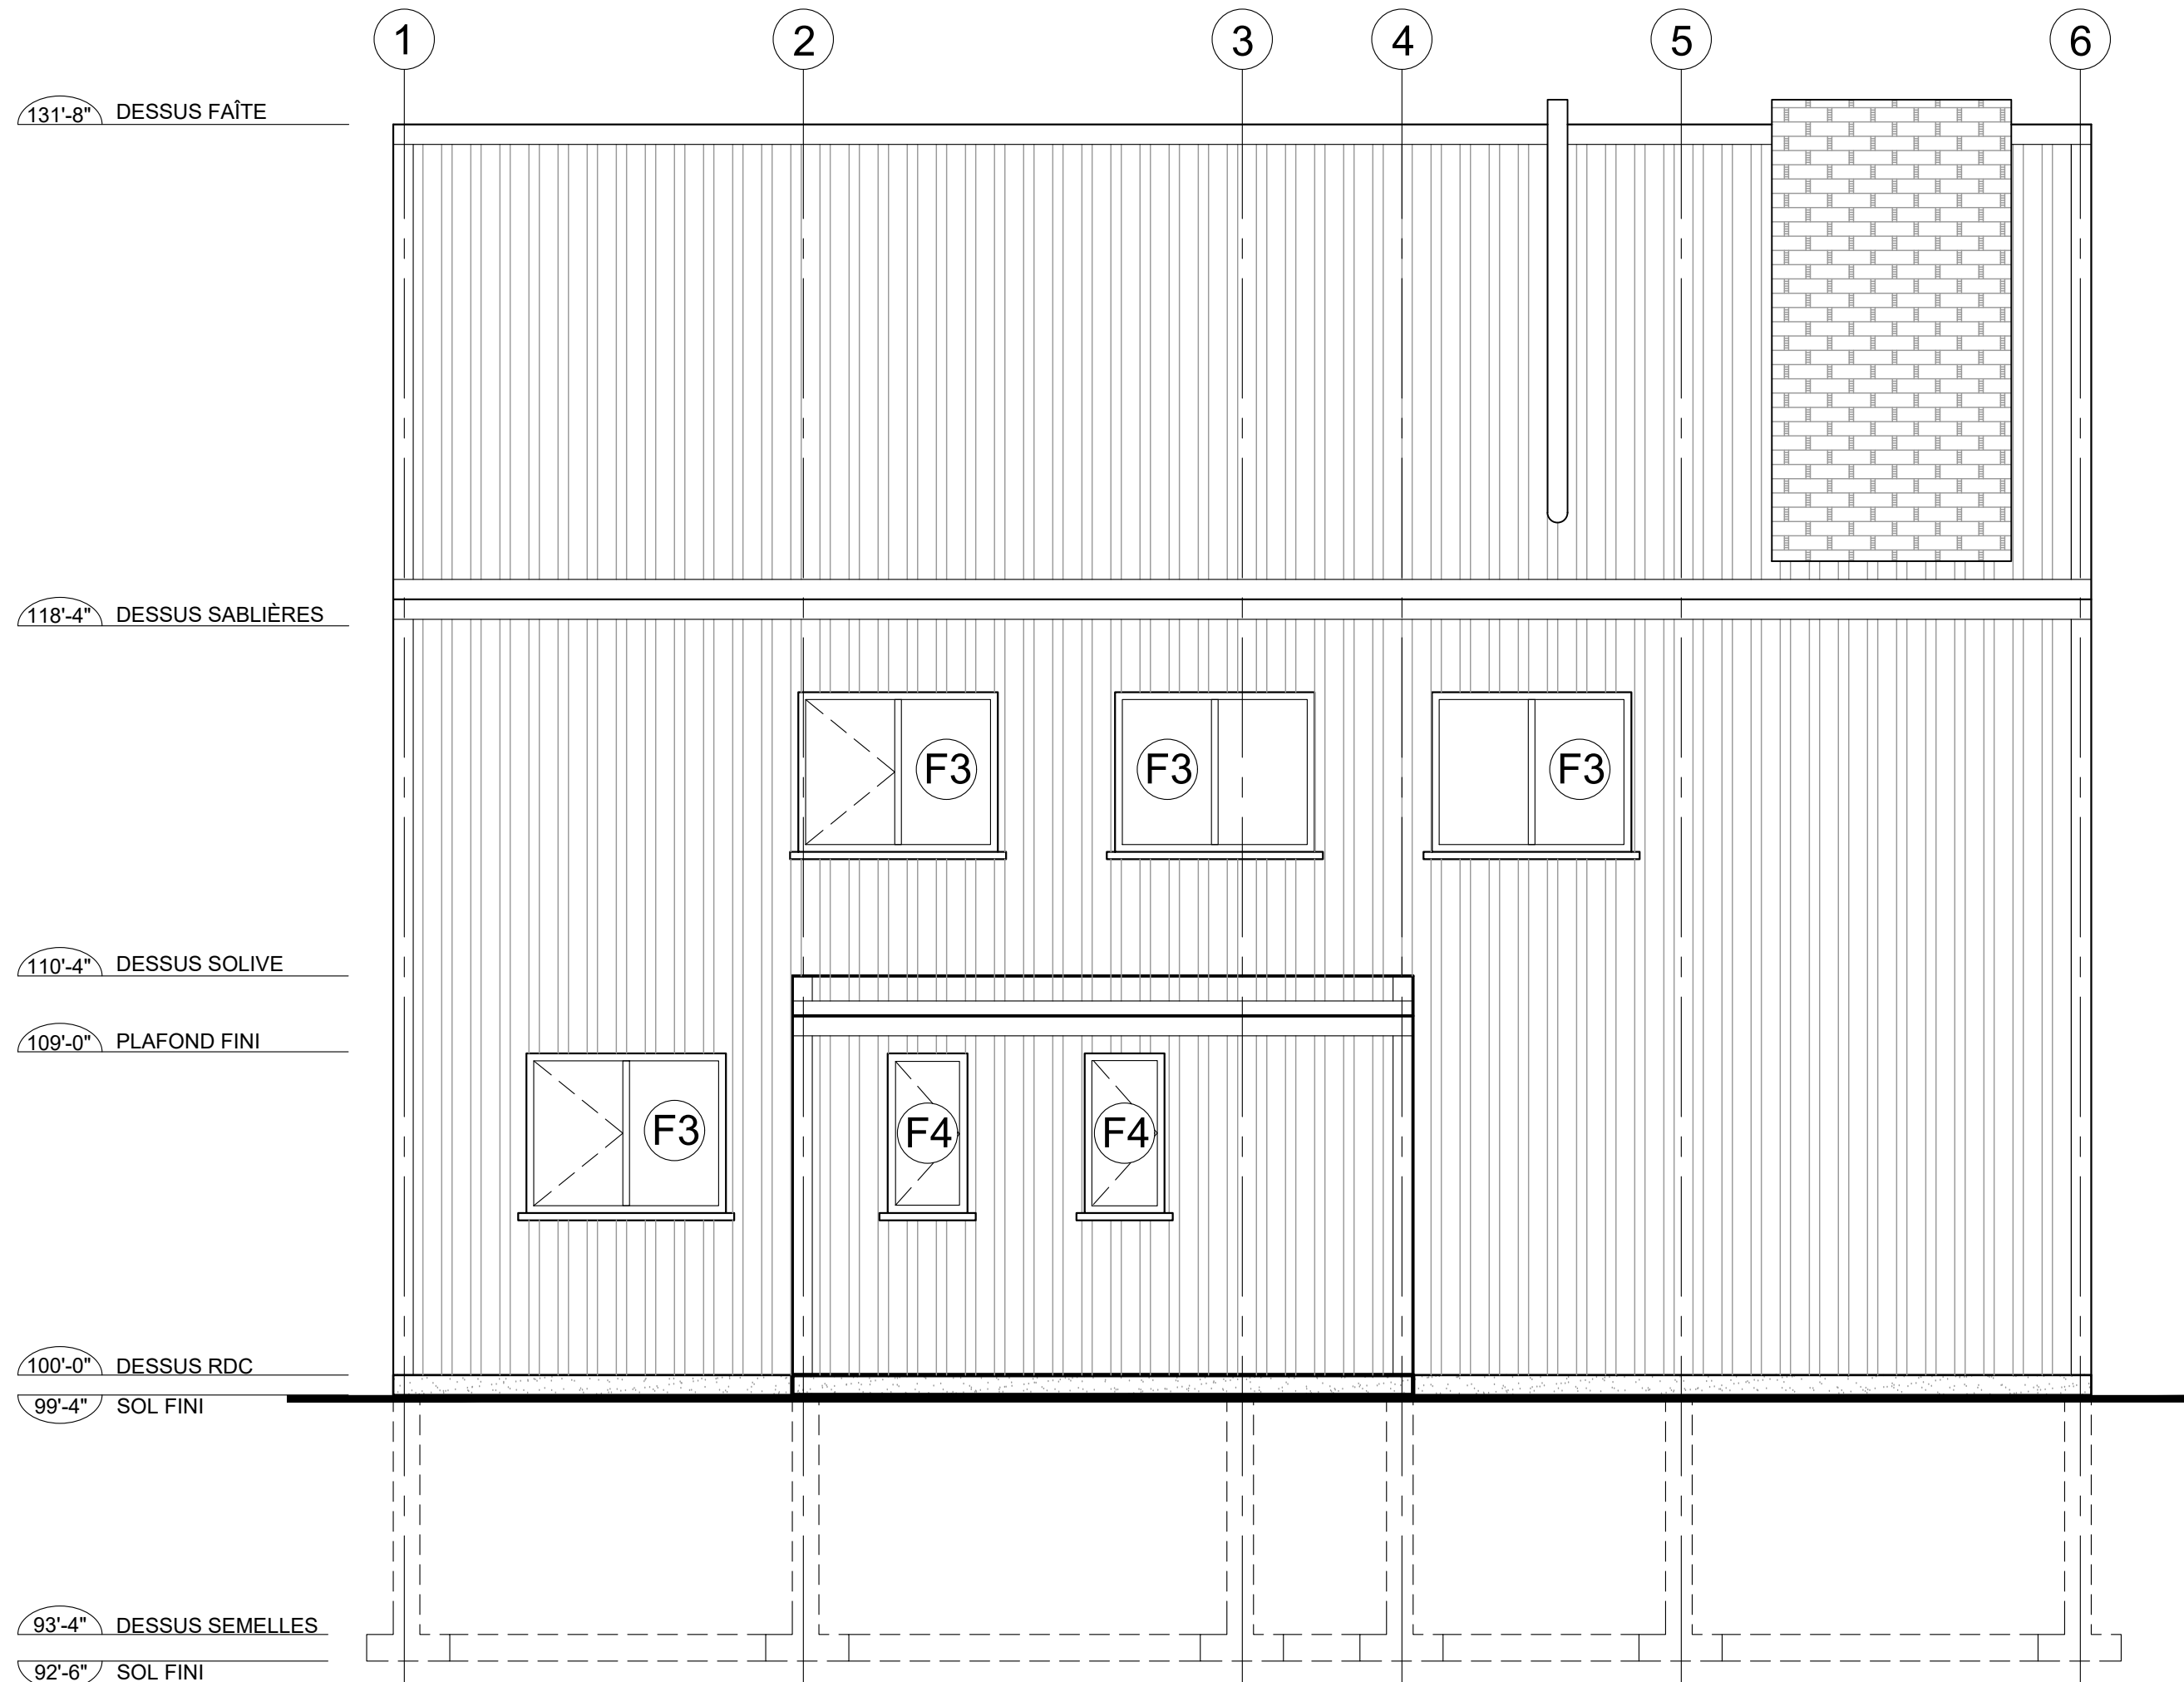
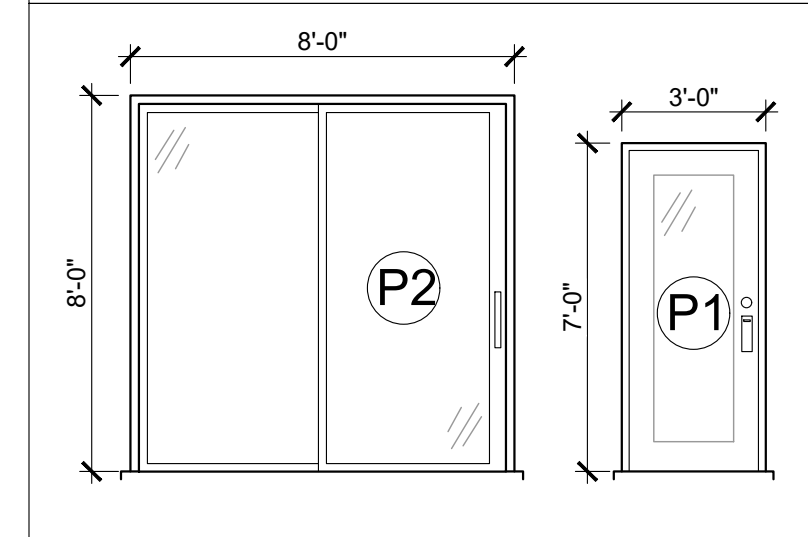





**B** ÉLÉVATION GAUCHE  
1 ÉCHELLE : 1/4" = 1'-0"

CLIENT(S)		MME. PATRICIA BLACKBURN M. STEEVE NOREAU	
PROJET		CHALET LOT 6 144 421	
DESSIN		ÉLÉVATION GAUCHE	
DESSINÉ PAR	RL	VÉRIFIÉ PAR	RL
CONÇU PAR	RL	NO. PROJET	RL
ÉCHELLE		INDIQUÉE	8
DATE (AA/MM/JJ)		22/04/22	13

LÉGENDE

    - AUCUNE DIMENSION NE DEVRA ÊTRE PRISE À L'ÉCHELLE SUR LE PLAN.
- LE CONDUIT DE FUMÉE DE LA CHEMINÉE DOIT SE PROLONGER D'AU MOINS 2'-0" AU-DESSUS DE LA SURFACE DE TOIT LA PLUS ÉLEVÉE SE TROUVANT DANS UN RAYON DE 3 MÈTRES DE LA CHEMINÉE.

-  REVÊTEMENT D'ACIER MODÈLE MS1, DE LA MARQUE MAC MÉTAL.
-  REVÊTEMENT DE PIERRE, VOIR CHOIX DU CLIENT.
-  BÉTON
-  FONDATION

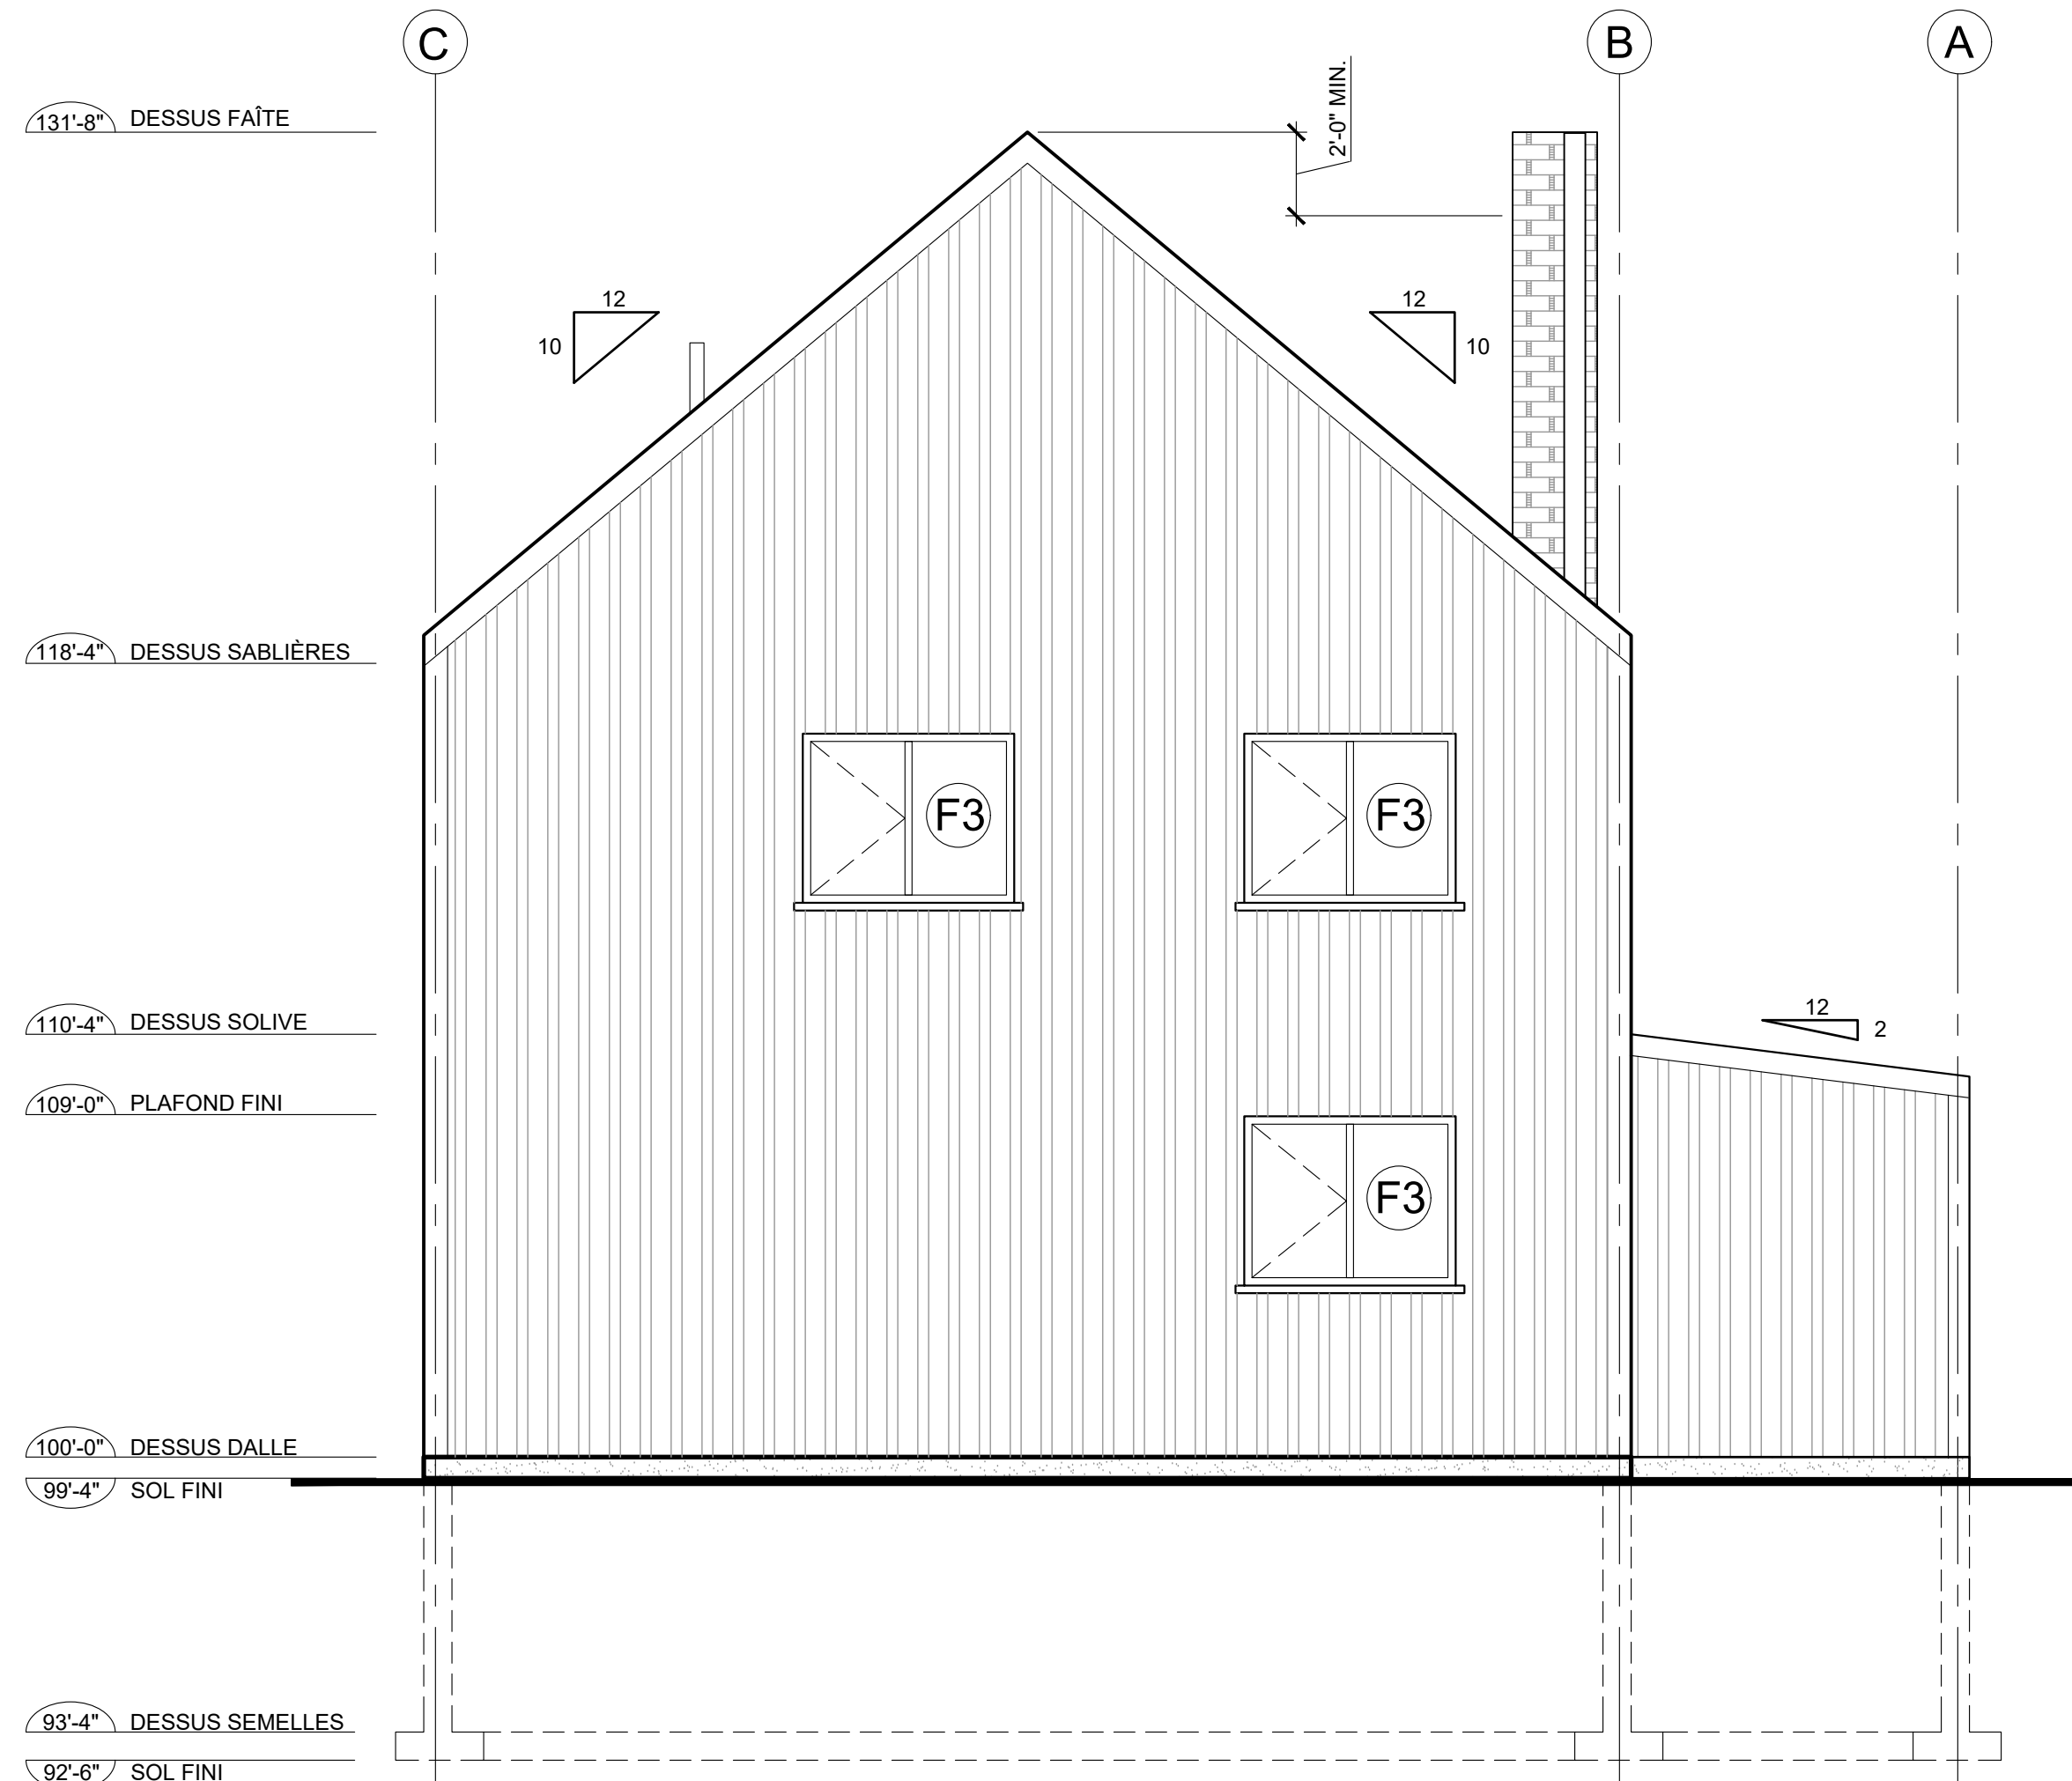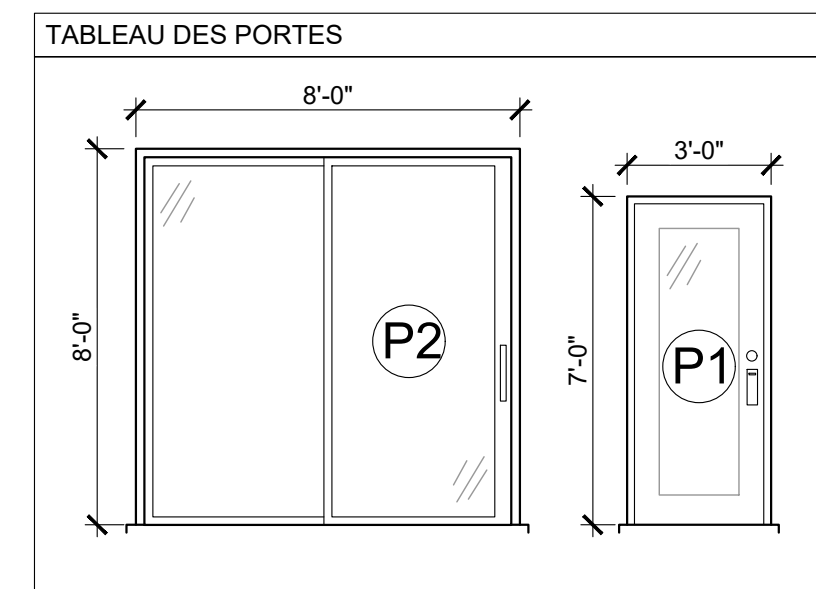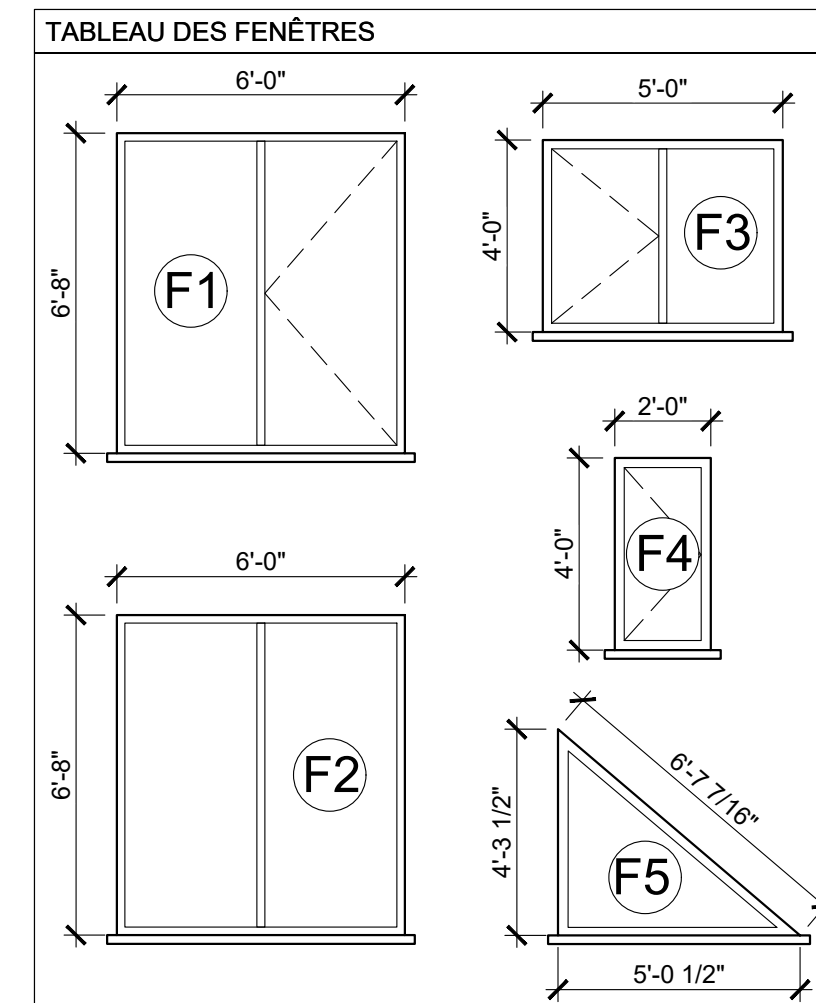

**C** ÉLÉVATION ARRIÈRE  
1 ÉCHELLE : 1/4" = 1'-0"

CLIENT(S)

MME. PATRICIA BLACKBURN  
M. STEEVE NOREAU

PROJET

CHALET  
LOT 6 144 421

DESSIN

ÉLÉVATION ARRIÈRE

DESSINÉ PAR

RL

VÉRIFIÉ PAR

RL

CONÇU PAR

RL

NO. PROJET

RL

ÉCHELLE

INDIQUÉE

9

DATE (AA/MM/JJ)

22/04/22

13

LÉGENDE

1. AUCUNE DIMENSION NE DEVRA ÊTRE PRISE À L'ÉCHELLE SUR LE PLAN.
2. LE CONDUIT DE FUMÉE DE LA CHEMINÉE DOIT SE PROLONGER D'AU MOINS 2'-0" AU-DESSUS DE LA SURFACE DE TOIT LA PLUS ÉLEVÉE SE TROUVANT DANS UN RAYON DE 3 MÈTRES DE LA CHEMINÉE.


 
 
 
-  REVÊTEMENT D'ACIER MODÈLE MS1, DE LA MARQUE MAC MÉTAL.
-  REVÊTEMENT DE PIERRE, VOIR CHOIX DU CLIENT.
-  BÉTON
-  FONDATION

TABLEAU DES FENÊTRES



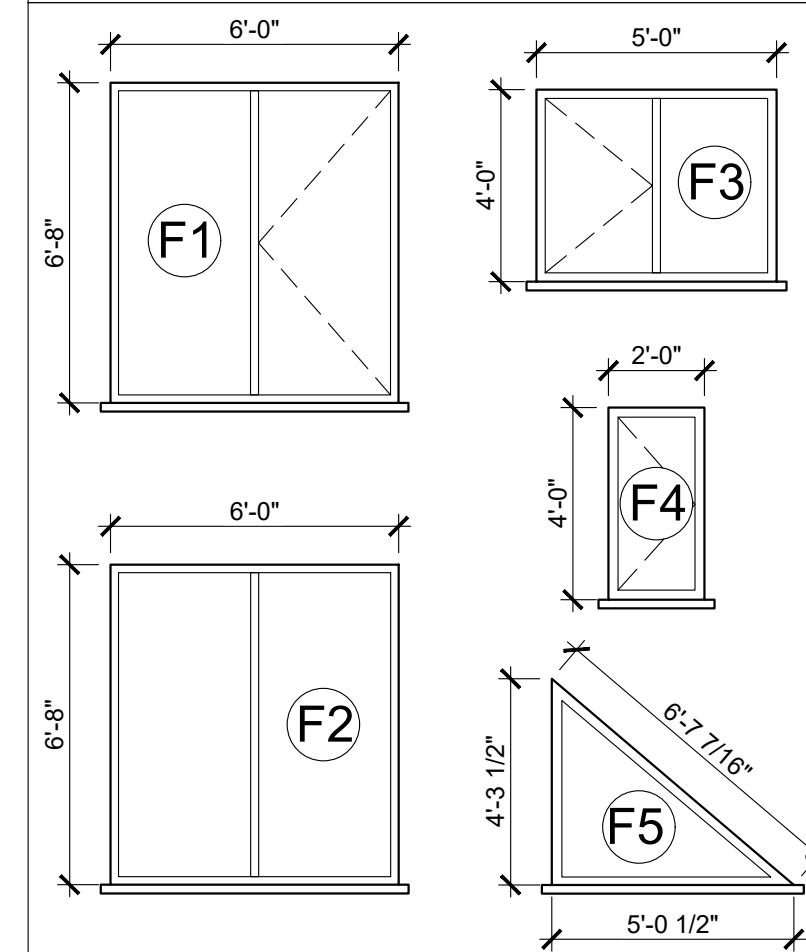


TABLEAU DES PORTES

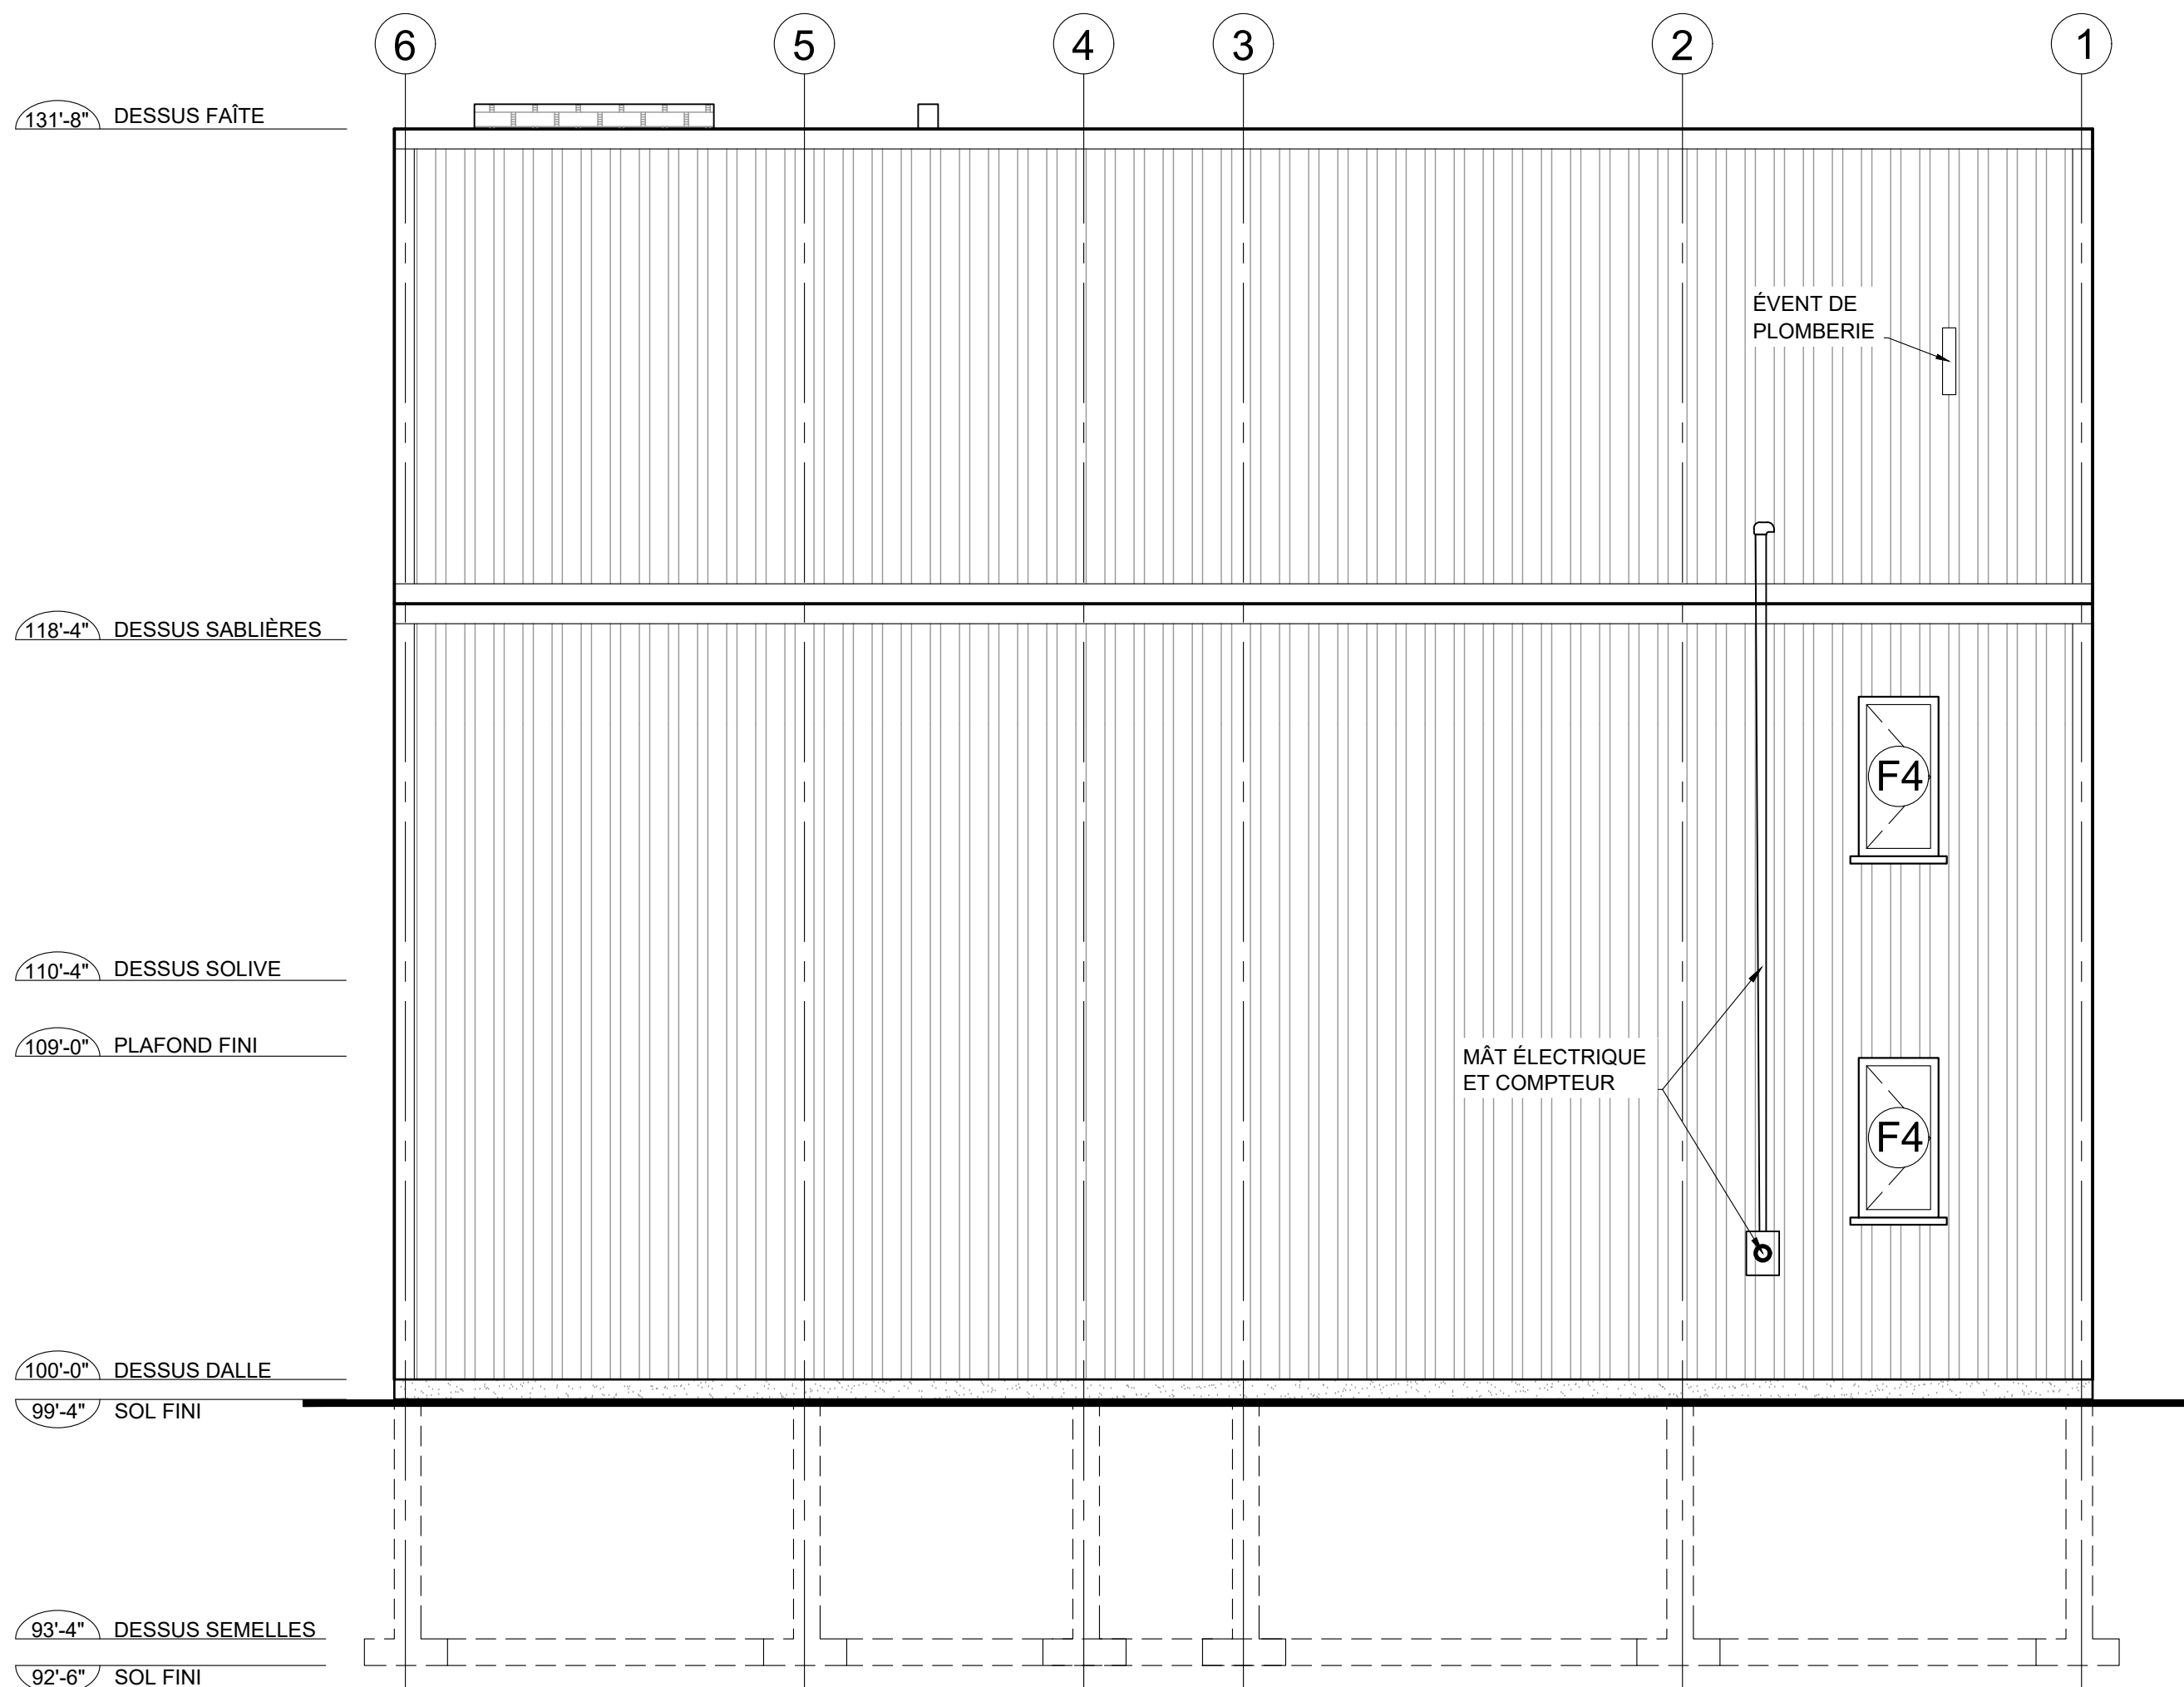

**D** ÉLÉVATION DROITE  
**1** ÉCHELLE : 1/4" = 1'-0"

CLIENT(S)	
MME. PATRICIA BLACKBURN M. STEEVE NOREAU	
PROJET	
CHALET LOT 6 144 421	
DESSIN	
ÉLÉVATION DROITE	
DESSINÉ PAR	VÉRIFIÉ PAR
RL	RL
CONÇU PAR	NO. PROJET
RL	RL
ÉCHELLE	
INDIQUÉE	10
DATE (AA/MM/JJ)	13
22/04/22	

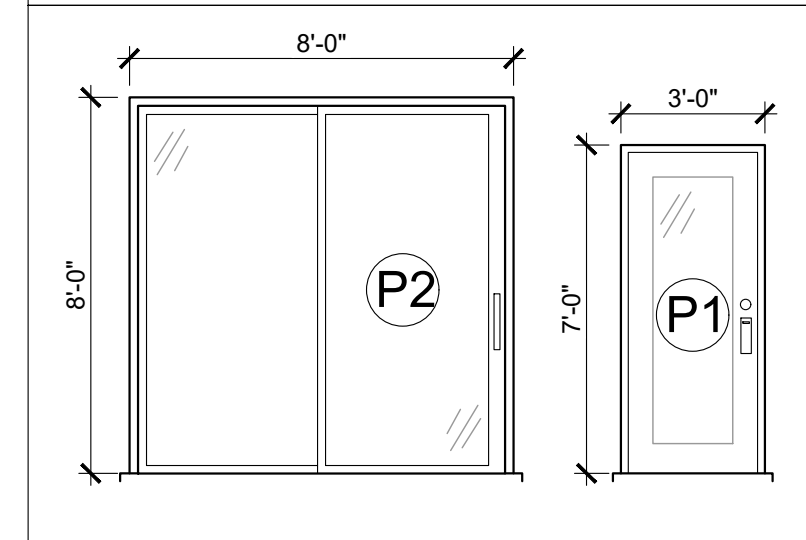

LÉGENDE

1. AUCUNE DIMENSION NE DEVRA ÊTRE PRISE À L'ÉCHELLE SUR LE PLAN.

T1 TOITURE TYPE ( R-41 EXIGÉ )

- TÔLE MS1 MAC MÉTAL 1"
- FOURRURE 1"x3"
- PARE-AIR
- FERME DE TOIT
- LAINE 11"
- PARE-VAPEUR
- FOURRURE 1"x3"
- LATTE DE BOIS 1"x4"

P2 PLANCHER TYPE

- PLANCHER DE BOIS FRANC 1/2"
- CONTREPLAQUÉ 1/2"
- POUTRELLE AJOURÉE 11 1/4"
- FOURRURE 1"x3"
- GYPSE 1/2"

M2 MUR TYPE ( R-24.5 EXIGÉ )


- TÔLE MS1 MAC MÉTAL 1"
- FOURRURE 1"x3"
- PARE-AIR
- ISOLANT RIGIDE 1"
- CARTON FIBRE 1/2"
- LAINE 6"
- PARE-VAPEUR
- FOURRURE 1"x3"
- GYPSE 1/2"

M1 MUR DE FONDATION (R-10 EXIGÉ)

- ENDUIT BITUMINEUX
- BÉTON 8"
- ISOLANT RIGIDE 1 3/4"


P1 DALLE ( R-5 EXIGÉ )

- BÉTON 6" AVEC CÂBLE CHAUFFANT
- PARE-VAPEUR
- ISOLANT RIGIDE 1 1/2"
- SABLE 2"
- GRAVIER 4"
- SOL NON REMANIÉ

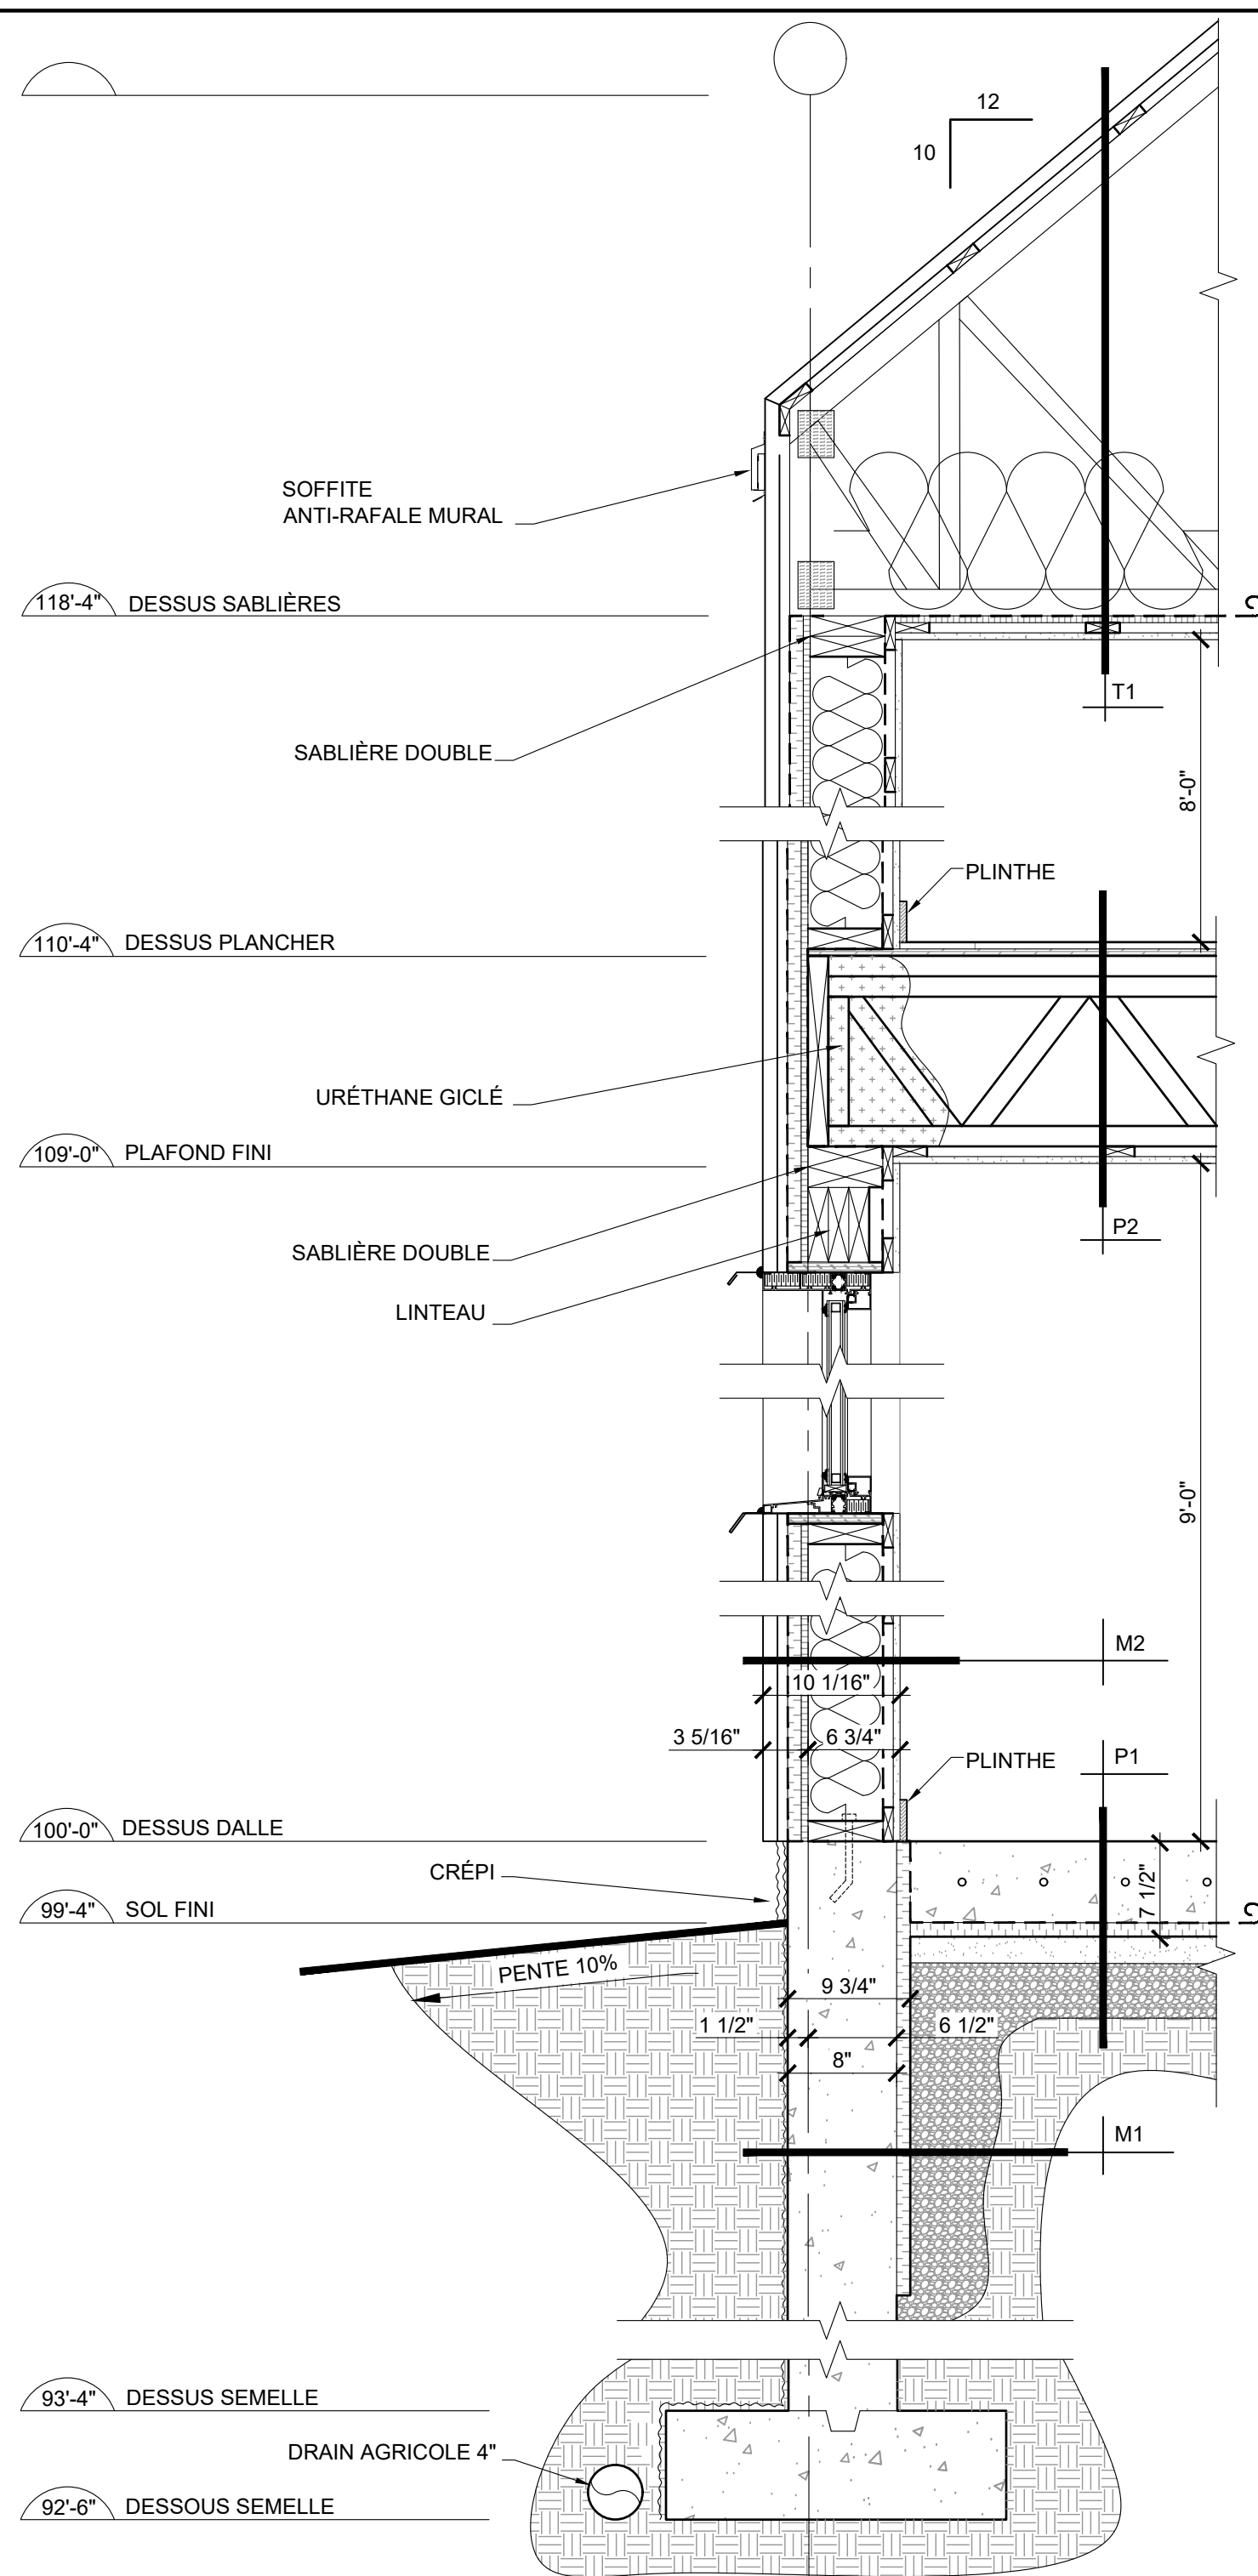

**E** COUPE DE MUR TYPE

ÉCHELLE : 1" = 1'-0"

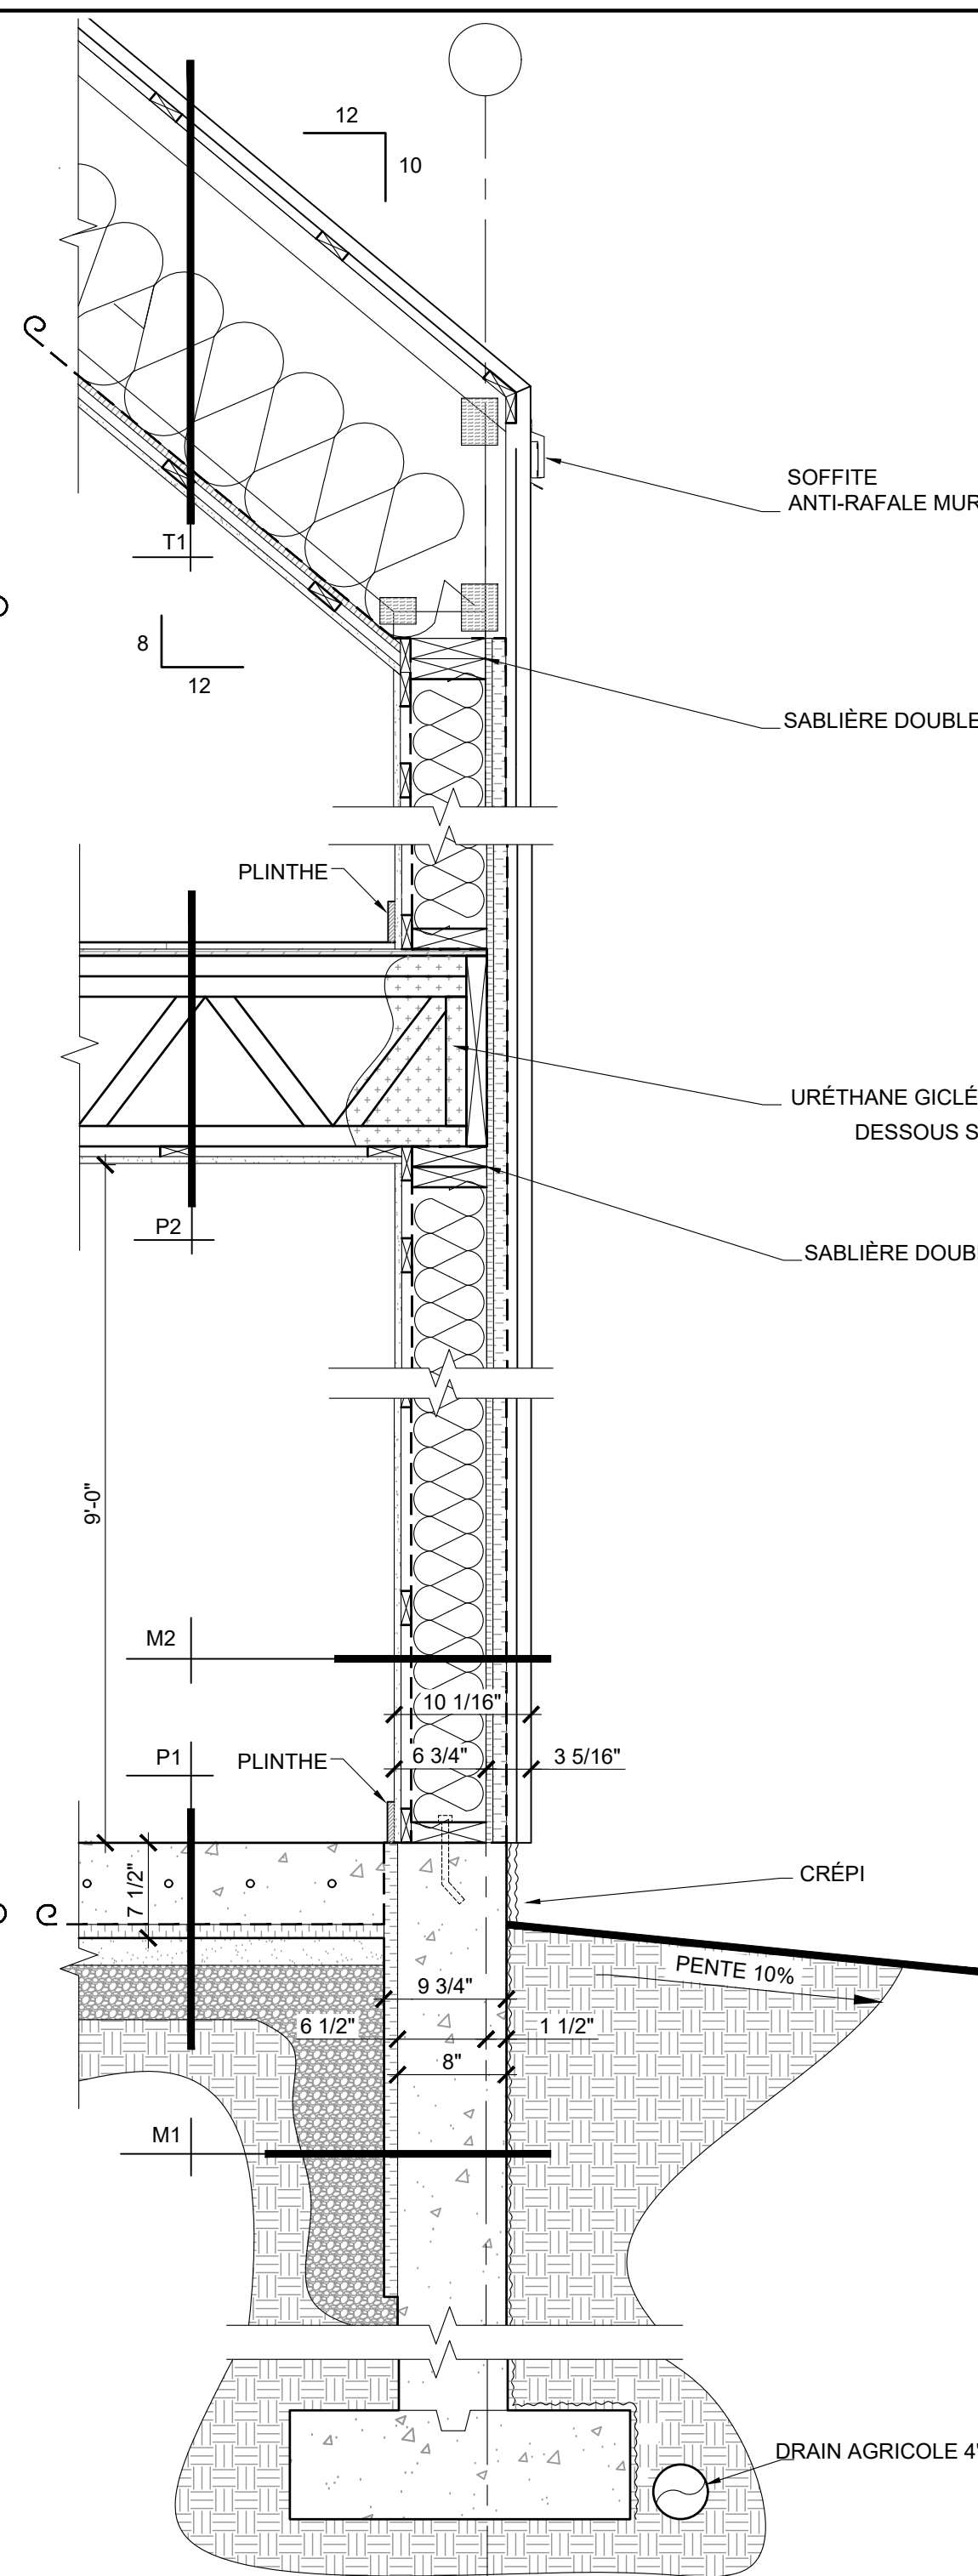

**F** COUPE DE MUR TYPE

ÉCHELLE : 1" = 1'-0"

CLIENT(S)

MME. PATRICIA BLACKBURN  
M. STEEVE NOREAU

PROJET

CHALET  
LOT 6 144 421

DESSIN

COUPES DE MURS

DESSINÉ PAR

RL

VÉRIFIÉ PAR

RL

CONÇU PAR

RL

NO. PROJET

RL

ÉCHELLE

INDIQUÉES

11


DATE (AA/MM/JJ)

22/04/22


13

LÉGENDE

- AUCUNE DIMENSION NE DEVRA ÊTRE PRISE À L'ÉCHELLE SUR LE PLAN.

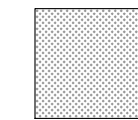

URÉTHANE GIGLÉ

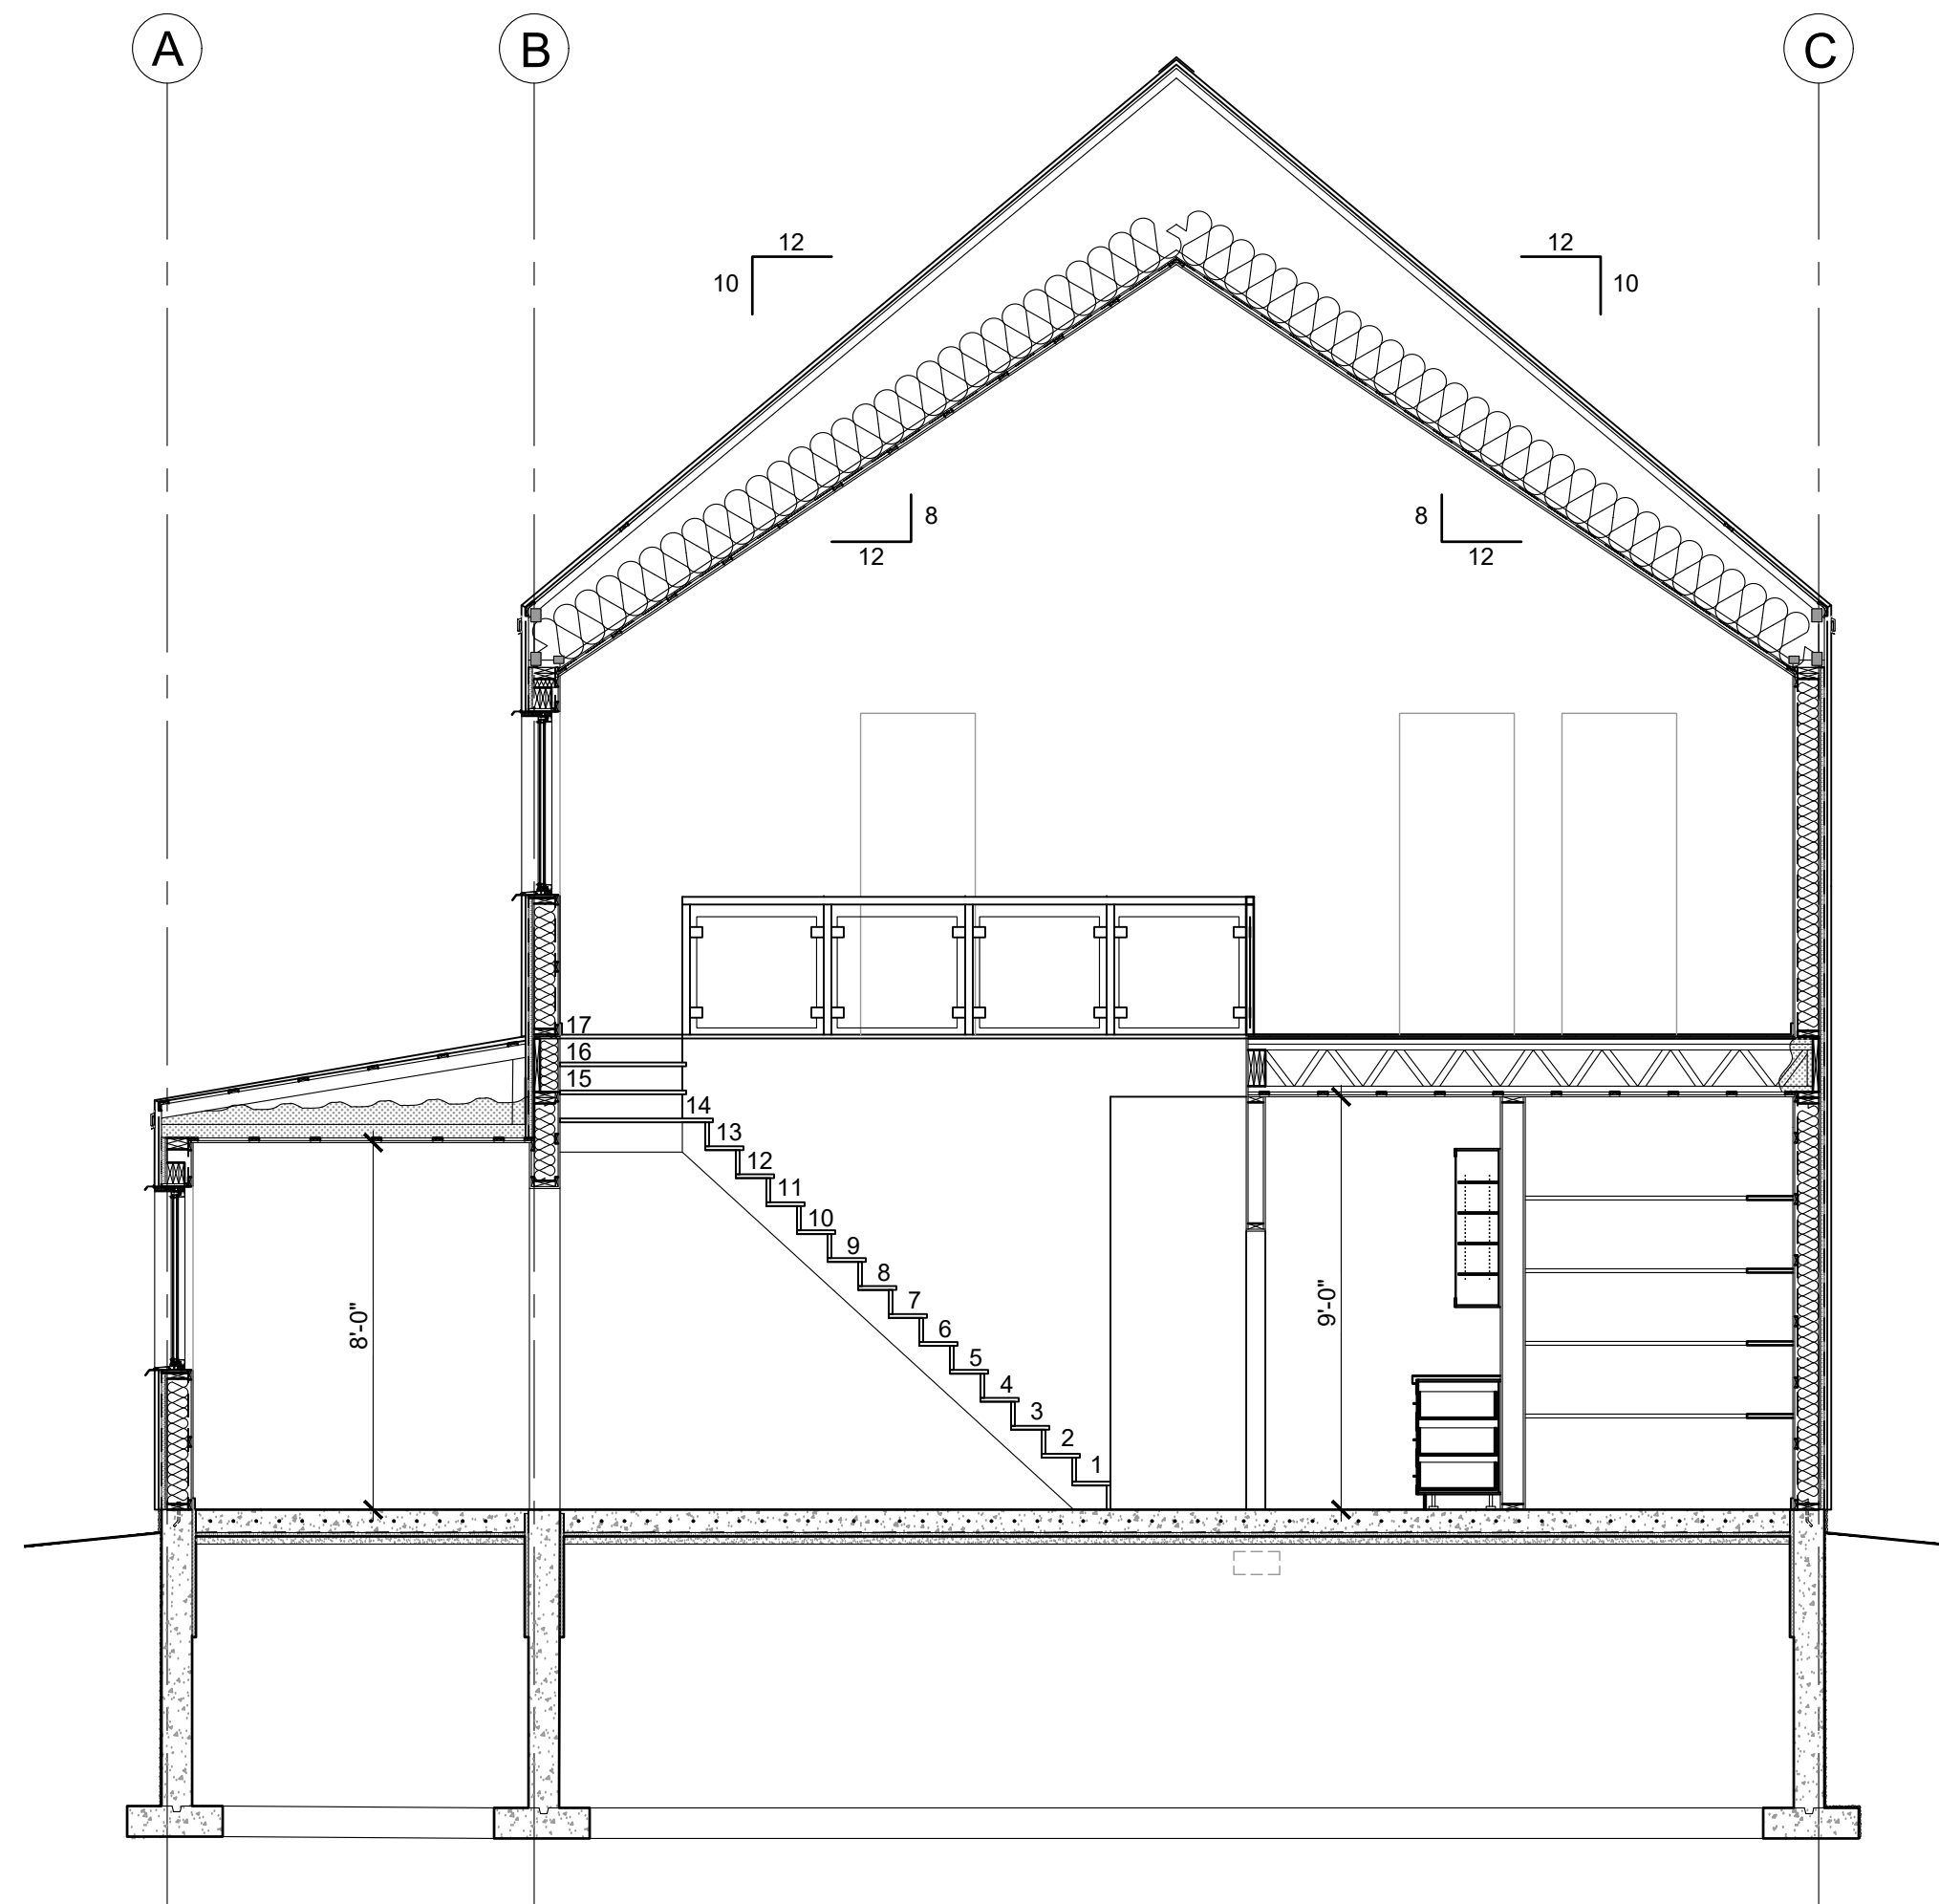

**2** COUPE SCHÉMATIQUE  
**1** ÉCHELLE : 1/4" = 1'-0"

CLIENT(S)

MME. PATRICIA BLACKBURN  
M. STEEVE NOREAU

PROJET

CHALET  
LOT 6 144 421

DESSIN

COUPE SCHÉMATIQUE

DESSINÉ PAR

RL

VÉRIFIÉ PAR

RL

CONÇU PAR

RL

NO. PROJET

RL

ÉCHELLE

INDIQUÉE

DATE (AA/MM/JJ)


22/04/22

12


13

LÉGENDE


1. AUCUNE DIMENSION NE DEVRA ÊTRE PRISE À L'ÉCHELLE SUR LE PLAN.
2. L'ENTREPRENEUR FABRICANT LE MOBILIER INTÉRIEUR DEVRA S'ASSURER AUPRÈS DU CLIENT DES DIMENSIONS DES ÉQUIPEMENTS, DES DÉGAGEMENTS LIBRES DES MURS ET CLOISONS AVANT LA FABRICATION DU MOBILIER.
3. VOIR CHOIX DU CLIENT POUR LA QUINCAILLERIE, LES MATÉRIAUX AINSI QUE LES FINIS.

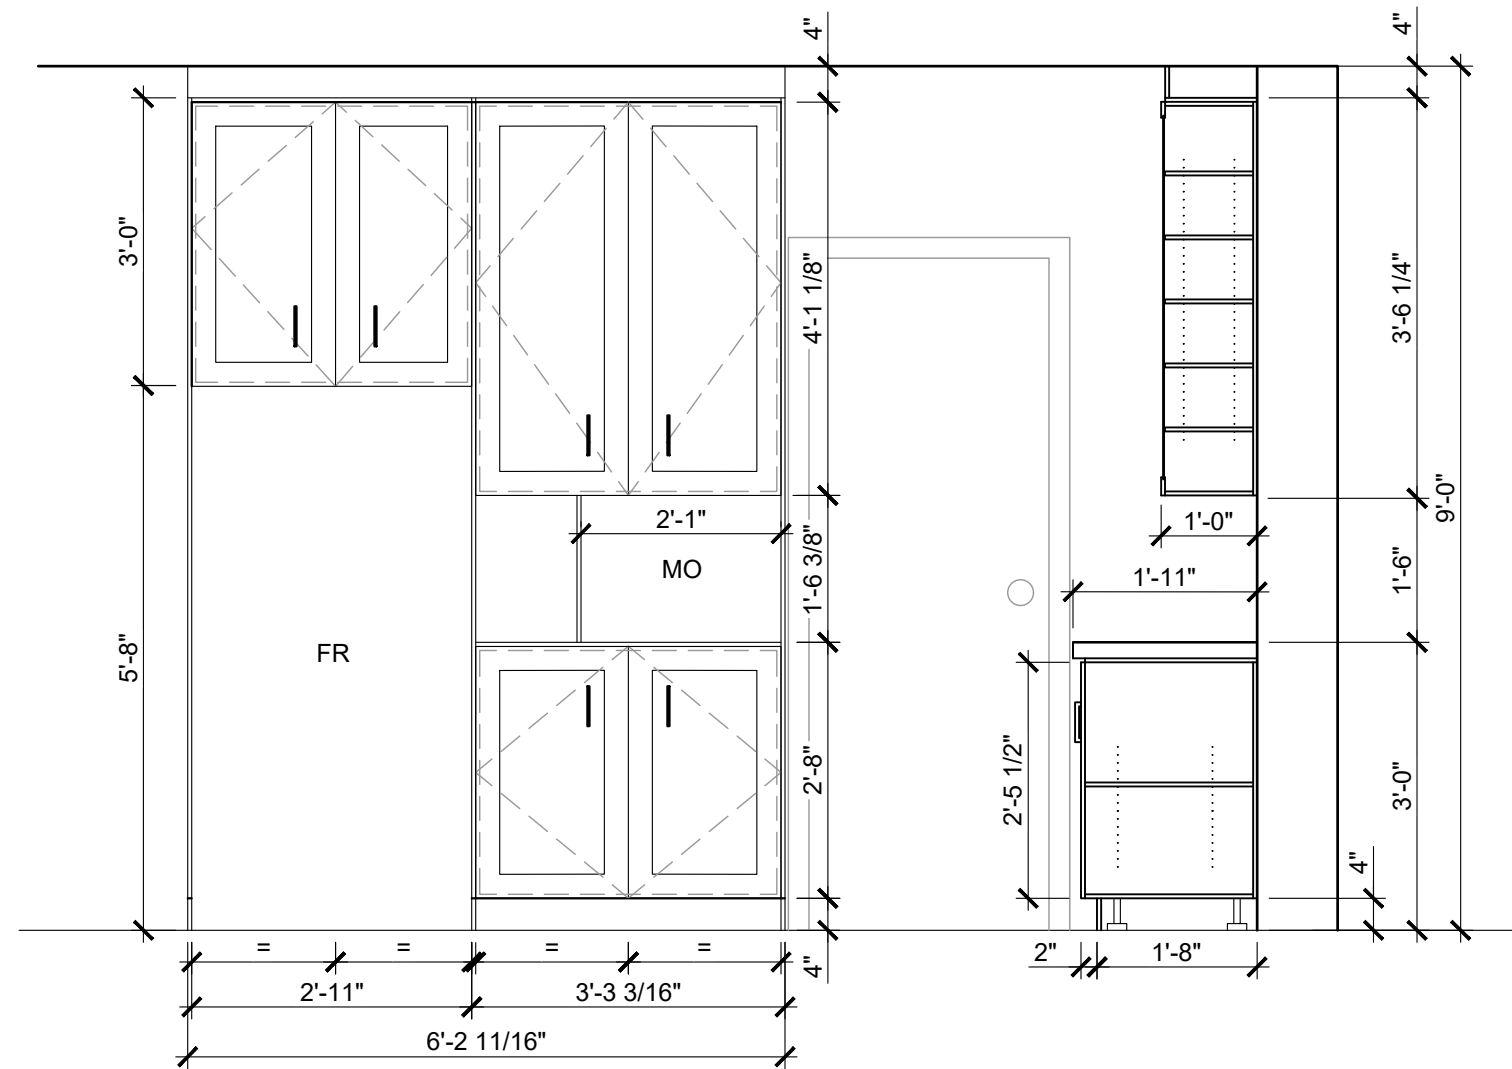


**H**  
1 ÉLÉVATION  
ÉCHELLE : 1/2"=1'-0"

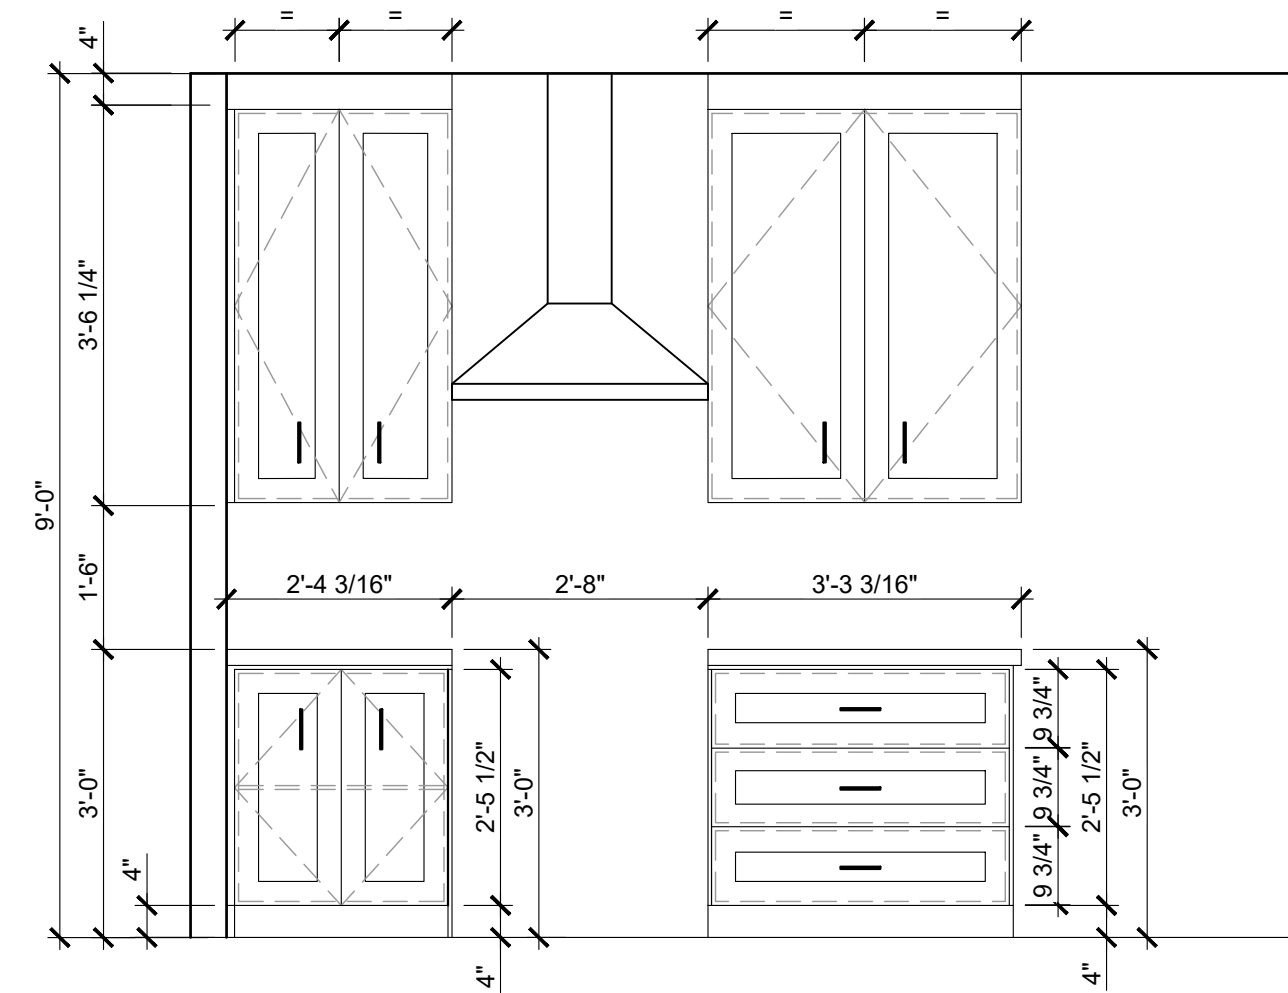

**K**  
1 ÉLÉVATION  
ÉCHELLE : 1/2"=1'-0"

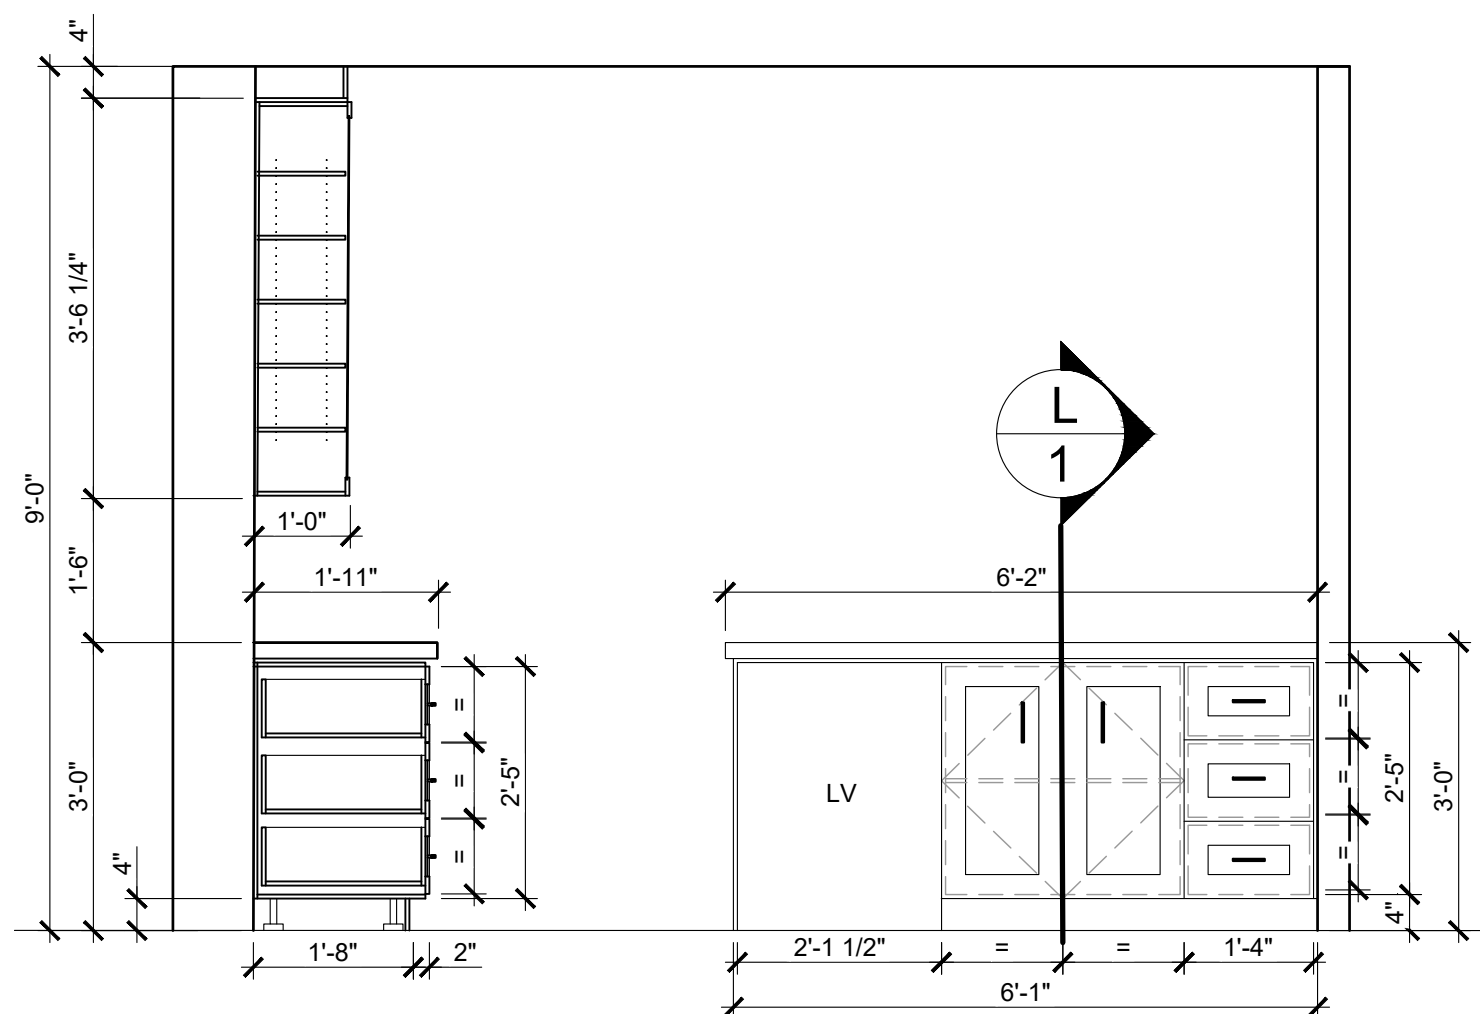

**J**  
1 ÉLÉVATION  
ÉCHELLE : 1/2"=1'-0"

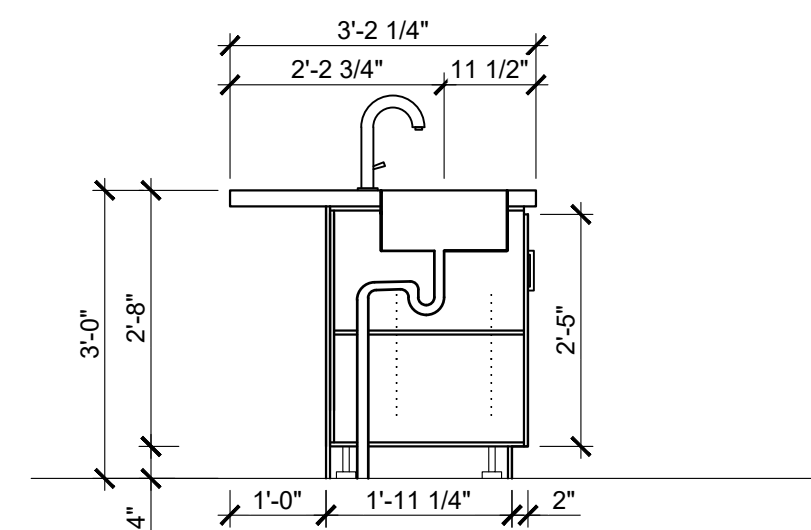

**L**  
1 COUPE ÎLOT  
ÉCHELLE : 1/2"=1'-0"

CLIENT(S)

MME. PATRICIA BLACKBURN  
M. STEEVE NOREAU

PROJET

CHALET  
LOT 6 144 421

DESSIN

MOBILIER INTÉGRÉ

DESSINÉ PAR

RL

VÉRIFIÉ PAR

RL

CONÇU PAR

RL

NO. PROJET

RL

ÉCHELLE

INDIQUÉES


DATE (AA/MM/JJ)

22/04/22

13

13



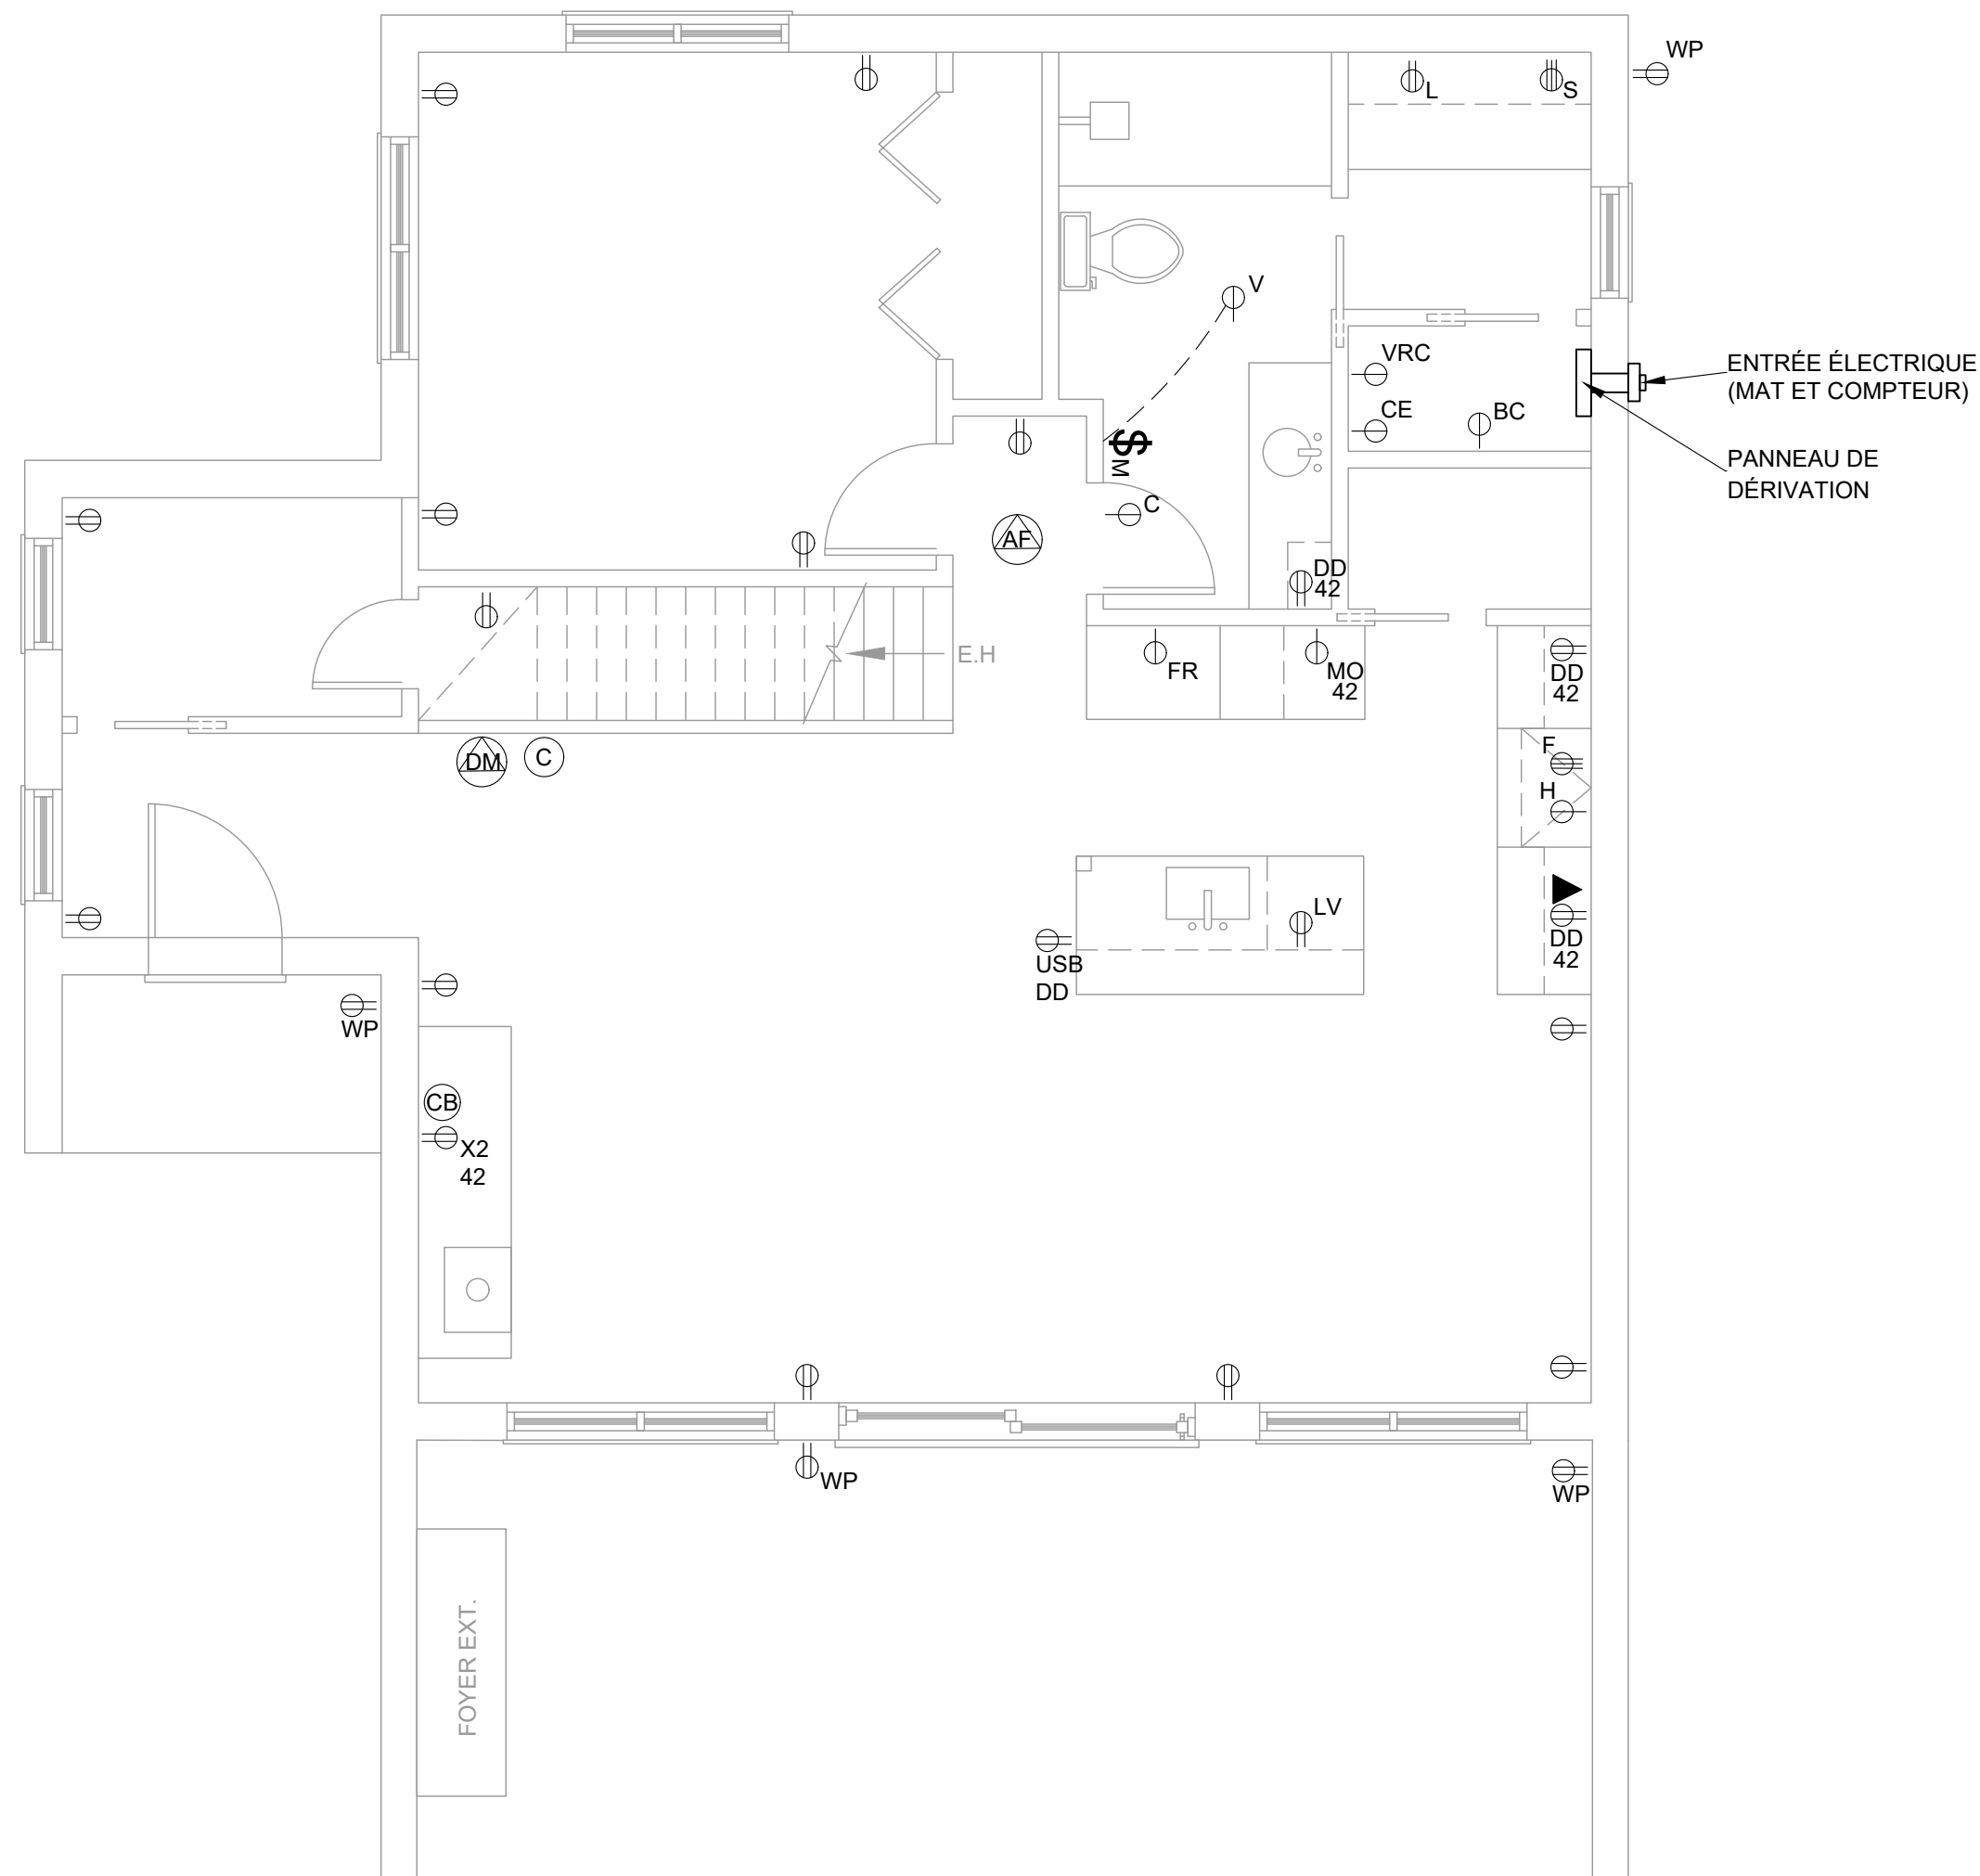

LÉGENDE


- SAUF INDICATION CONTRAIRE, TOUS LES PRISES ÉLECTRIQUES SERONT DE MODÈLE W5325-T0W DE LA MARQUE LEVITON.
- SAUF INDICATION CONTRAIRE, TOUS LES PLAQUES DE FINITIONS MURALES SERONT DE MODÈLE 80401-2AW (SIMPLE), 80409-2AW (DOUBLE), 80411-2AW (TRIPLE) DE LA MARQUE LEVITON.
- SAUF INDICATION CONTRAIRE, LA MISE À LA TERRE SE RACCORDERA AUX TUYAUX D'ÉVACUATION DES EAUX USÉES.
- SAUF INDICATION CONTRAIRE, TOUS LES PRISES DE COURANT SERONT PLACÉE À 12" DU PLANCHER FINI.

- Ⓞ<sub>DM</sub> DÉTECTEUR DE MONOXYDE DE CARBONE ; DE LA MARQUE SYSTEM SENSOR, SÉRIE C01224.
- Ⓞ<sub>AF</sub> AVERTISSEUR DE FUMER ; MODÈLE i12020ACA DE LA MARQUE KIDDE.
- Ⓞ<sub>\$M</sub> INTERRUPTEUR AVEC MINUTERIE ; MODÈLE LTT60 DE LA MARQUE LEVITON.
- Ⓞ PRISE ÉLECTRIQUE STANDARD ; MODÈLE W5325-T0W DE LA MARQUE LEVITON.
- Ⓞ<sub>DD</sub> PRISE ÉLECTRIQUE AVEC DISJONCTEUR DIFFÉRENTIEL DE FUITE À LA TERRE ; MODÈLE MGFT2-HGW DE LA MARQUE LEVITON.
- Ⓞ<sub>WP</sub> PRISE ÉLECTRIQUE RÉSISTANT À L'EAU ; MODÈLE MGFT2-HGW DE LA MARQUE LEVITON AVEC UN BOÎTIER ÉTANCHE MODÈLE WM1H-GY DE LA MARQUE LEVITON.
- Ⓞ<sub>42</sub> PRISE ÉLECTRIQUE STANDARD PLACÉE À 42" DU PLANCHER FINI ; MODÈLE W5325-T0W DE LA MARQUE LEVITON.
- Ⓞ<sub>X2</sub> PRISE ÉLECTRIQUE STANDARD DOUBLE ; MODÈLE W5325-T0W DE LA MARQUE LEVITON.
- Ⓞ<sub>MO</sub> PRISE ÉLECTRIQUE MICRO-ONDE ; MODÈLE W5325-T0W DE LA MARQUE LEVITON.
- Ⓞ<sub>S</sub> PRISE ÉLECTRIQUE SÈCHEUSE ; MODÈLE 278 DE LA MARQUE LEVITON.
- Ⓞ<sub>L</sub> PRISE ÉLECTRIQUE LAVEUSE ; MODÈLE W5325-T0W DE LA MARQUE LEVITON.
- Ⓞ<sub>C</sub> PRISE ÉLECTRIQUE CUISINIÈRE ; MODÈLE 278 DE LA MARQUE LEVITON.
- Ⓞ<sub>VRC</sub> PRISE ÉLECTRIQUE VRC ; MODÈLE W5325-T0W DE LA MARQUE LEVITON.
- Ⓞ<sub>LV</sub> PRISE ÉLECTRIQUE LAVE-VAISSELLE ; MODÈLE W5325-T0W DE LA MARQUE LEVITON.
- Ⓞ<sub>FR</sub> PRISE ÉLECTRIQUE FRIGIDAIRE ; MODÈLE W5325-T0W DE LA MARQUE LEVITON.
- Ⓞ<sub>V</sub> PRISE ÉLECTRIQUE VENTILATEUR ; MODÈLE W5325-T0W DE LA MARQUE LEVITON.
- Ⓞ<sub>C</sub> CARILLON FILAIRE "OAKLAND" ; MODÈLE D846 DE LA MARQUE HONEYWELL.
- ◀ PRISE DE TÉLÉPHONE ; MODÈLE 41638-W DE LA MARQUE LEVITON.
- Ⓞ<sub>CB</sub> PRISE DE CÂBLE ; MODÈLE 41084-FWF DE LA MARQUE LEVITON.

**5** PLAN ÉLECTRICITÉ RDC  
**1** ÉCHELLE : 1/4" = 1'-0"

LÉGENDE

CLIENT(S)	
MME. PATRICIA BLACKBURN M. STEEVE NOREAU	
PROJET	
CHALET LOT 6 144 421	
DESSIN	
PLAN ÉLECTRICITÉ RDC	
DESSINÉ PAR	VÉRIFIÉ PAR
RL	RL
CONÇU PAR	NO. PROJET
RL	RL
ÉCHELLE	
INDIQUÉE	M1
DATE (AA/MM/JJ)	M10
22/04/22	

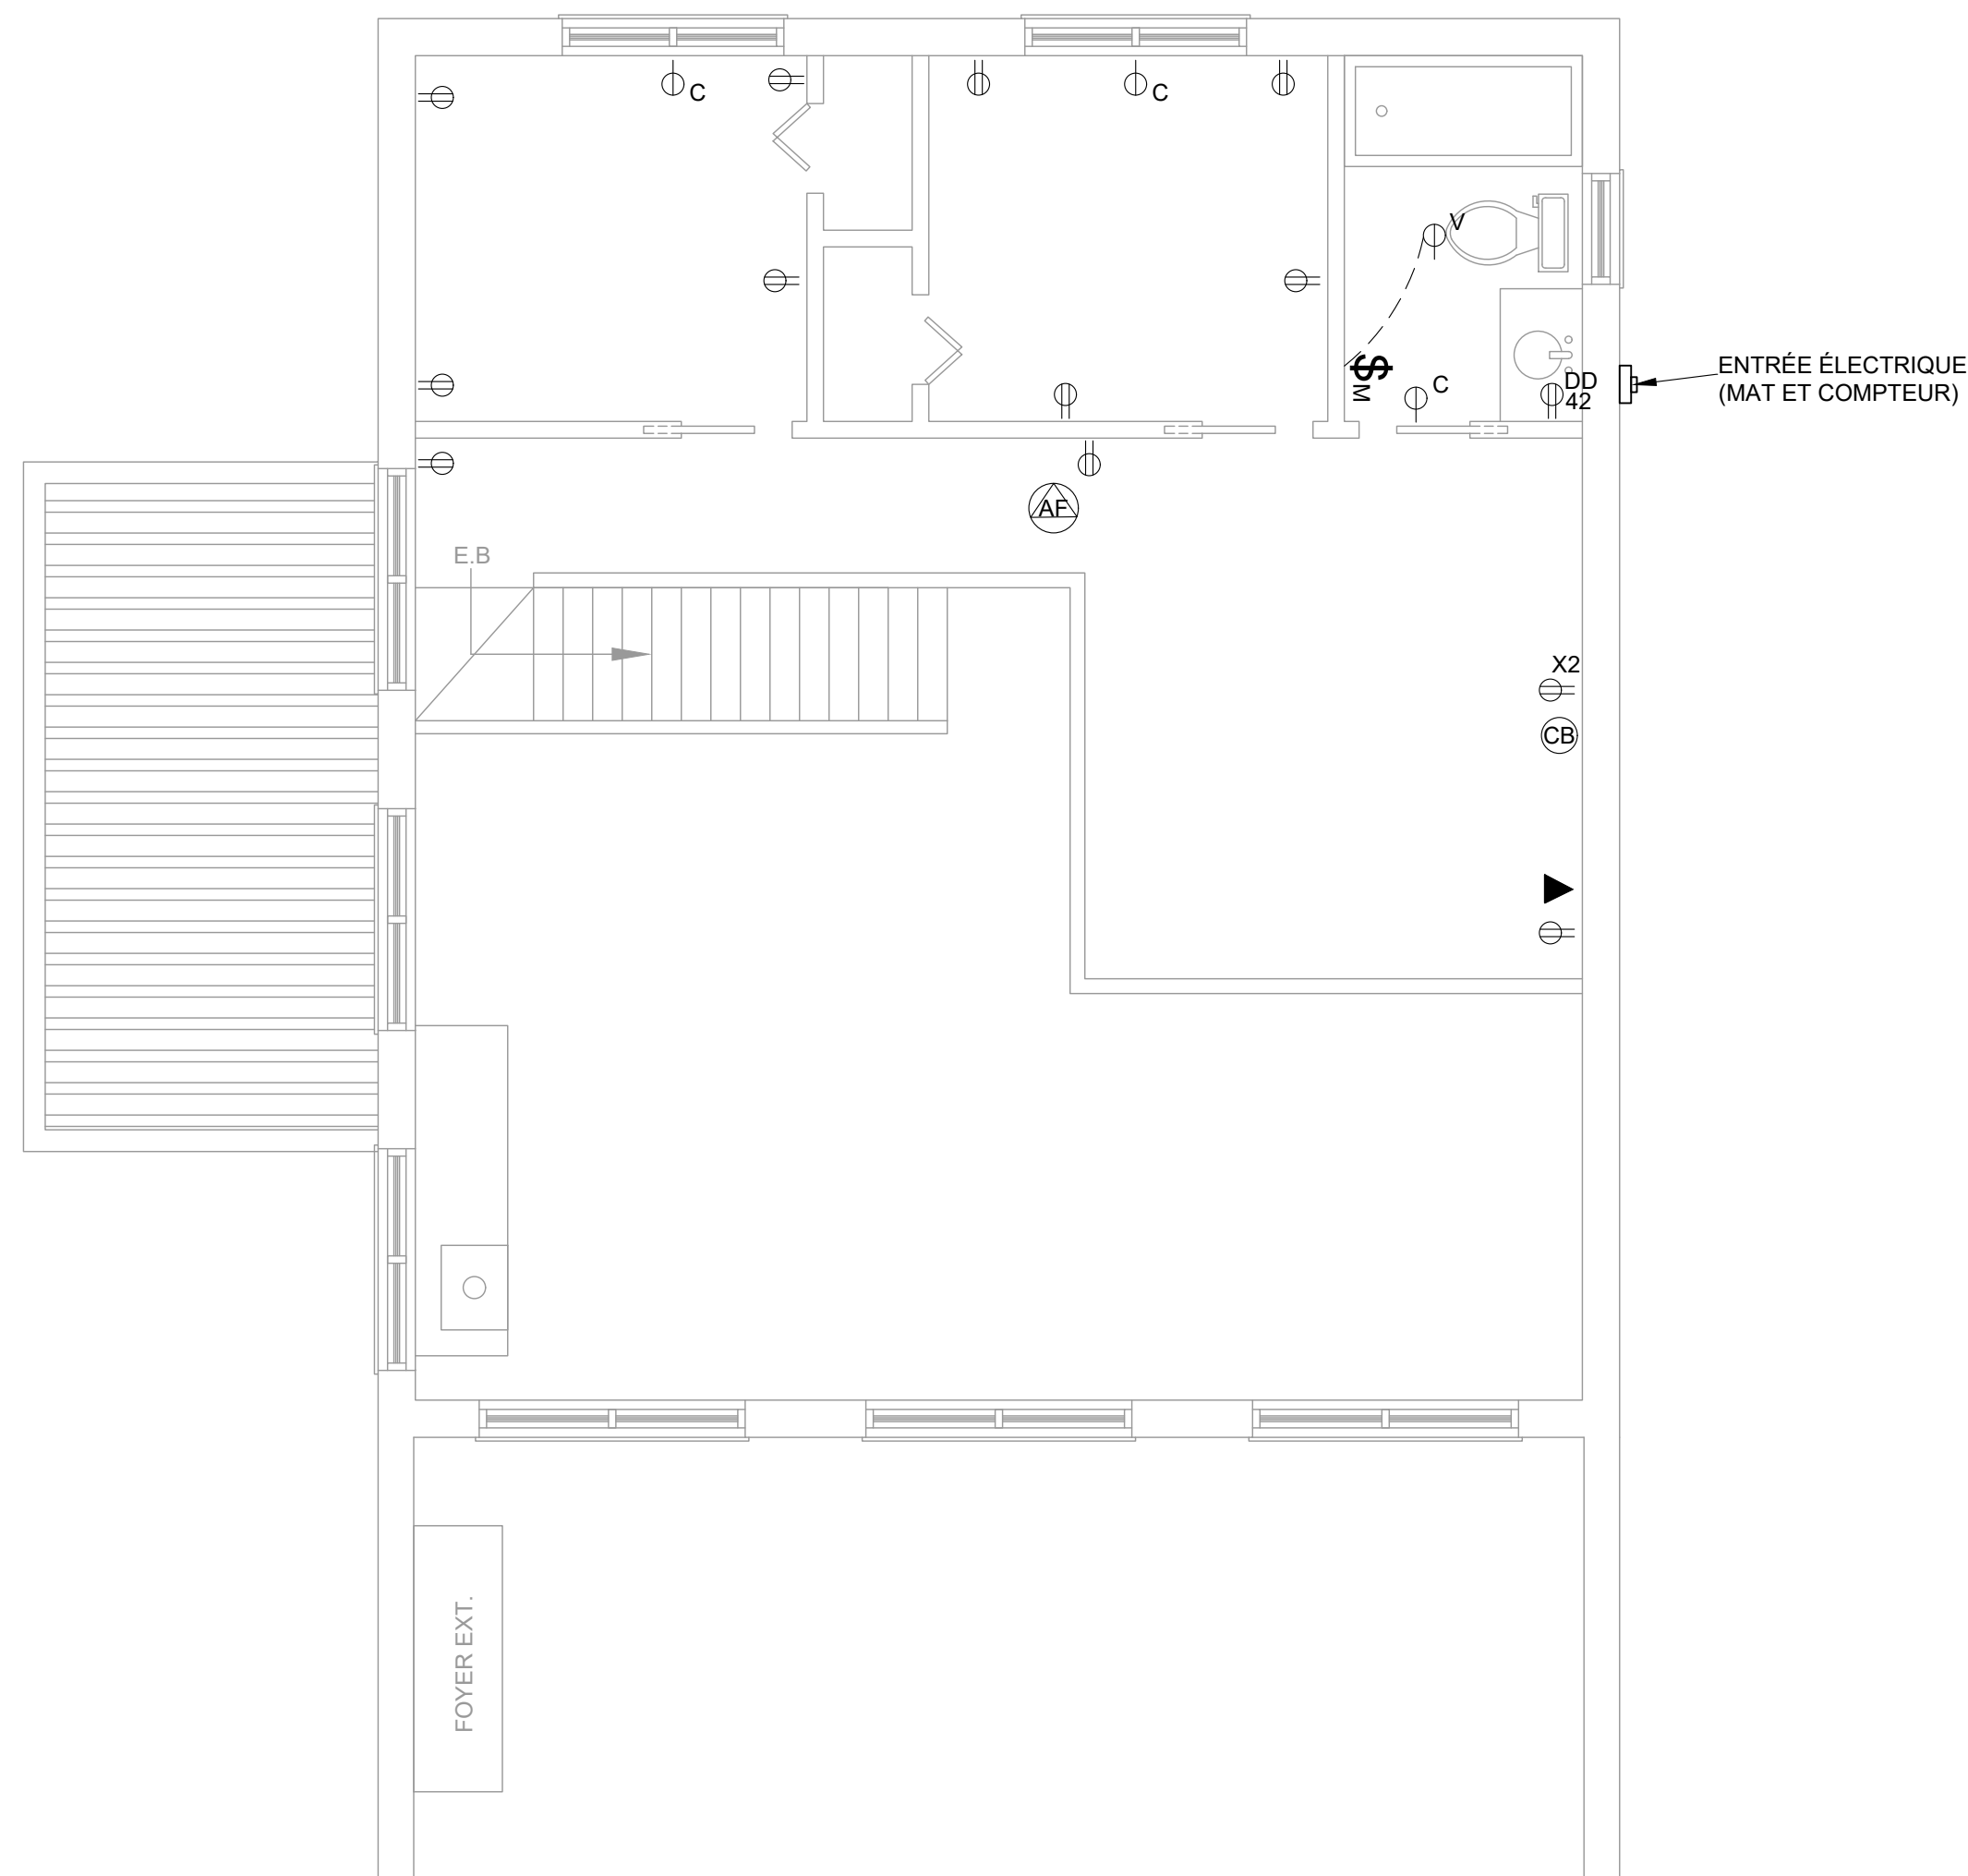

LÉGENDE

- SAUF INDICATION CONTRAIRE, TOUS LES PRISES ÉLECTRIQUES SERONT DE MODÈLE W5325-T0W DE LA MARQUE LEVITON.
- SAUF INDICATION CONTRAIRE, TOUS LES PLAQUES DE FINITIONS MURALES SERONT DE MODÈLE 80401-2AW (SIMPLE), 80409-2AW (DOUBLE), 80411-2AW (TRIPLE) DE LA MARQUE LEVITON.
- SAUF INDICATION CONTRAIRE, LA MISE À LA TERRE SE RACCORDERA AUX TUYAUX D'ÉVACUATION DES EAUX USÉES.
- SAUF INDICATION CONTRAIRE, TOUS LES PRISES DE COURANT SERONT PLACÉE À 12" DU PLANCHER FINI.
- Ⓞ<sub>DM</sub> DÉTECTEUR DE MONOXYDE DE CARBONE ; DE LA MARQUE SYSTEM SENSOR, SÉRIE C01224.
- Ⓞ<sub>AF</sub> AVERTISSEUR DE FUMER ; MODÈLE I12020ACA DE LA MARQUE KIDDE.
- Ⓞ<sub>M</sub> INTERRUPTEUR AVEC MINUTERIE ; MODÈLE LTT60 DE LA MARQUE LEVITON.
- Ⓞ PRISE ÉLECTRIQUE STANDARD ; MODÈLE W5325-T0W DE LA MARQUE LEVITON.
- Ⓞ<sub>DD</sub> PRISE ÉLECTRIQUE AVEC DISJONCTEUR DIFFÉRENTIEL DE FUIE À LA TERRE ; MODÈLE MGFT2-HGW DE LA MARQUE LEVITON.
- Ⓞ<sub>WP</sub> PRISE ÉLECTRIQUE RÉSISTANT À L'EAU ; MODÈLE MGFT2-HGW DE LA MARQUE LEVITON AVEC UN BÔTIER ÉTANCHE MODÈLE WM1H-GY DE LA MARQUE LEVITON.
- Ⓞ<sub>42</sub> PRISE ÉLECTRIQUE STANDARD PLACÉE À 42" DU PLANCHER FINI ; MODÈLE W5325-T0W DE LA MARQUE LEVITON.
- Ⓞ<sub>X2</sub> PRISE ÉLECTRIQUE STANDARD DOUBLE ; MODÈLE W5325-T0W DE LA MARQUE LEVITON.
- Ⓞ<sub>MO</sub> PRISE ÉLECTRIQUE MICRO-ONDE ; MODÈLE W5325-T0W DE LA MARQUE LEVITON.
- Ⓞ<sub>S</sub> PRISE ÉLECTRIQUE SÈCHEUSE ; MODÈLE 278 DE LA MARQUE LEVITON.
- Ⓞ<sub>L</sub> PRISE ÉLECTRIQUE LAVEUSE ; MODÈLE W5325-T0W DE LA MARQUE LEVITON.
- Ⓞ<sub>C</sub> PRISE ÉLECTRIQUE CUISINIÈRE ; MODÈLE 278 DE LA MARQUE LEVITON.
- Ⓞ<sub>VRC</sub> PRISE ÉLECTRIQUE VRC ; MODÈLE W5325-T0W DE LA MARQUE LEVITON.
- Ⓞ<sub>LV</sub> PRISE ÉLECTRIQUE LAVE-VAISSELLE ; MODÈLE W5325-T0W DE LA MARQUE LEVITON.
- Ⓞ<sub>FR</sub> PRISE ÉLECTRIQUE FRIGIDAIRE ; MODÈLE W5325-T0W DE LA MARQUE LEVITON.
- Ⓞ<sub>V</sub> PRISE ÉLECTRIQUE VENTILATEUR ; MODÈLE W5325-T0W DE LA MARQUE LEVITON.
- Ⓞ CARILLON FILAIRE "OAKLAND" ; MODÈLE D846 DE LA MARQUE HONEYWELL.
- ◀ PRISE DE TÉLÉPHONE ; MODÈLE 41638-W DE LA MARQUE LEVITON.
- Ⓞ<sub>CB</sub> PRISE DE CÂBLE ; MODÈLE 41084-FWF DE LA MARQUE LEVITON.

**6** PLAN ÉLECTRICITÉ MEZZANINE  
**1** ÉCHELLE : 1/4" = 1'-0"

LÉGENDE

CLIENT(S)

MME. PATRICIA BLACKBURN  
M. STEEVE NOREAU

PROJET

CHALET  
LOT 6 144 421

DESSIN

PLAN ÉLECTRICITÉ  
MEZZANINE

DESSINÉ PAR

RL

VÉRIFIÉ PAR

RL

CONÇU PAR

RL

NO. PROJET

RL

ÉCHELLE


INDIQUÉE

M2

DATE (AA/MM/JJ)

22/04/22

M10

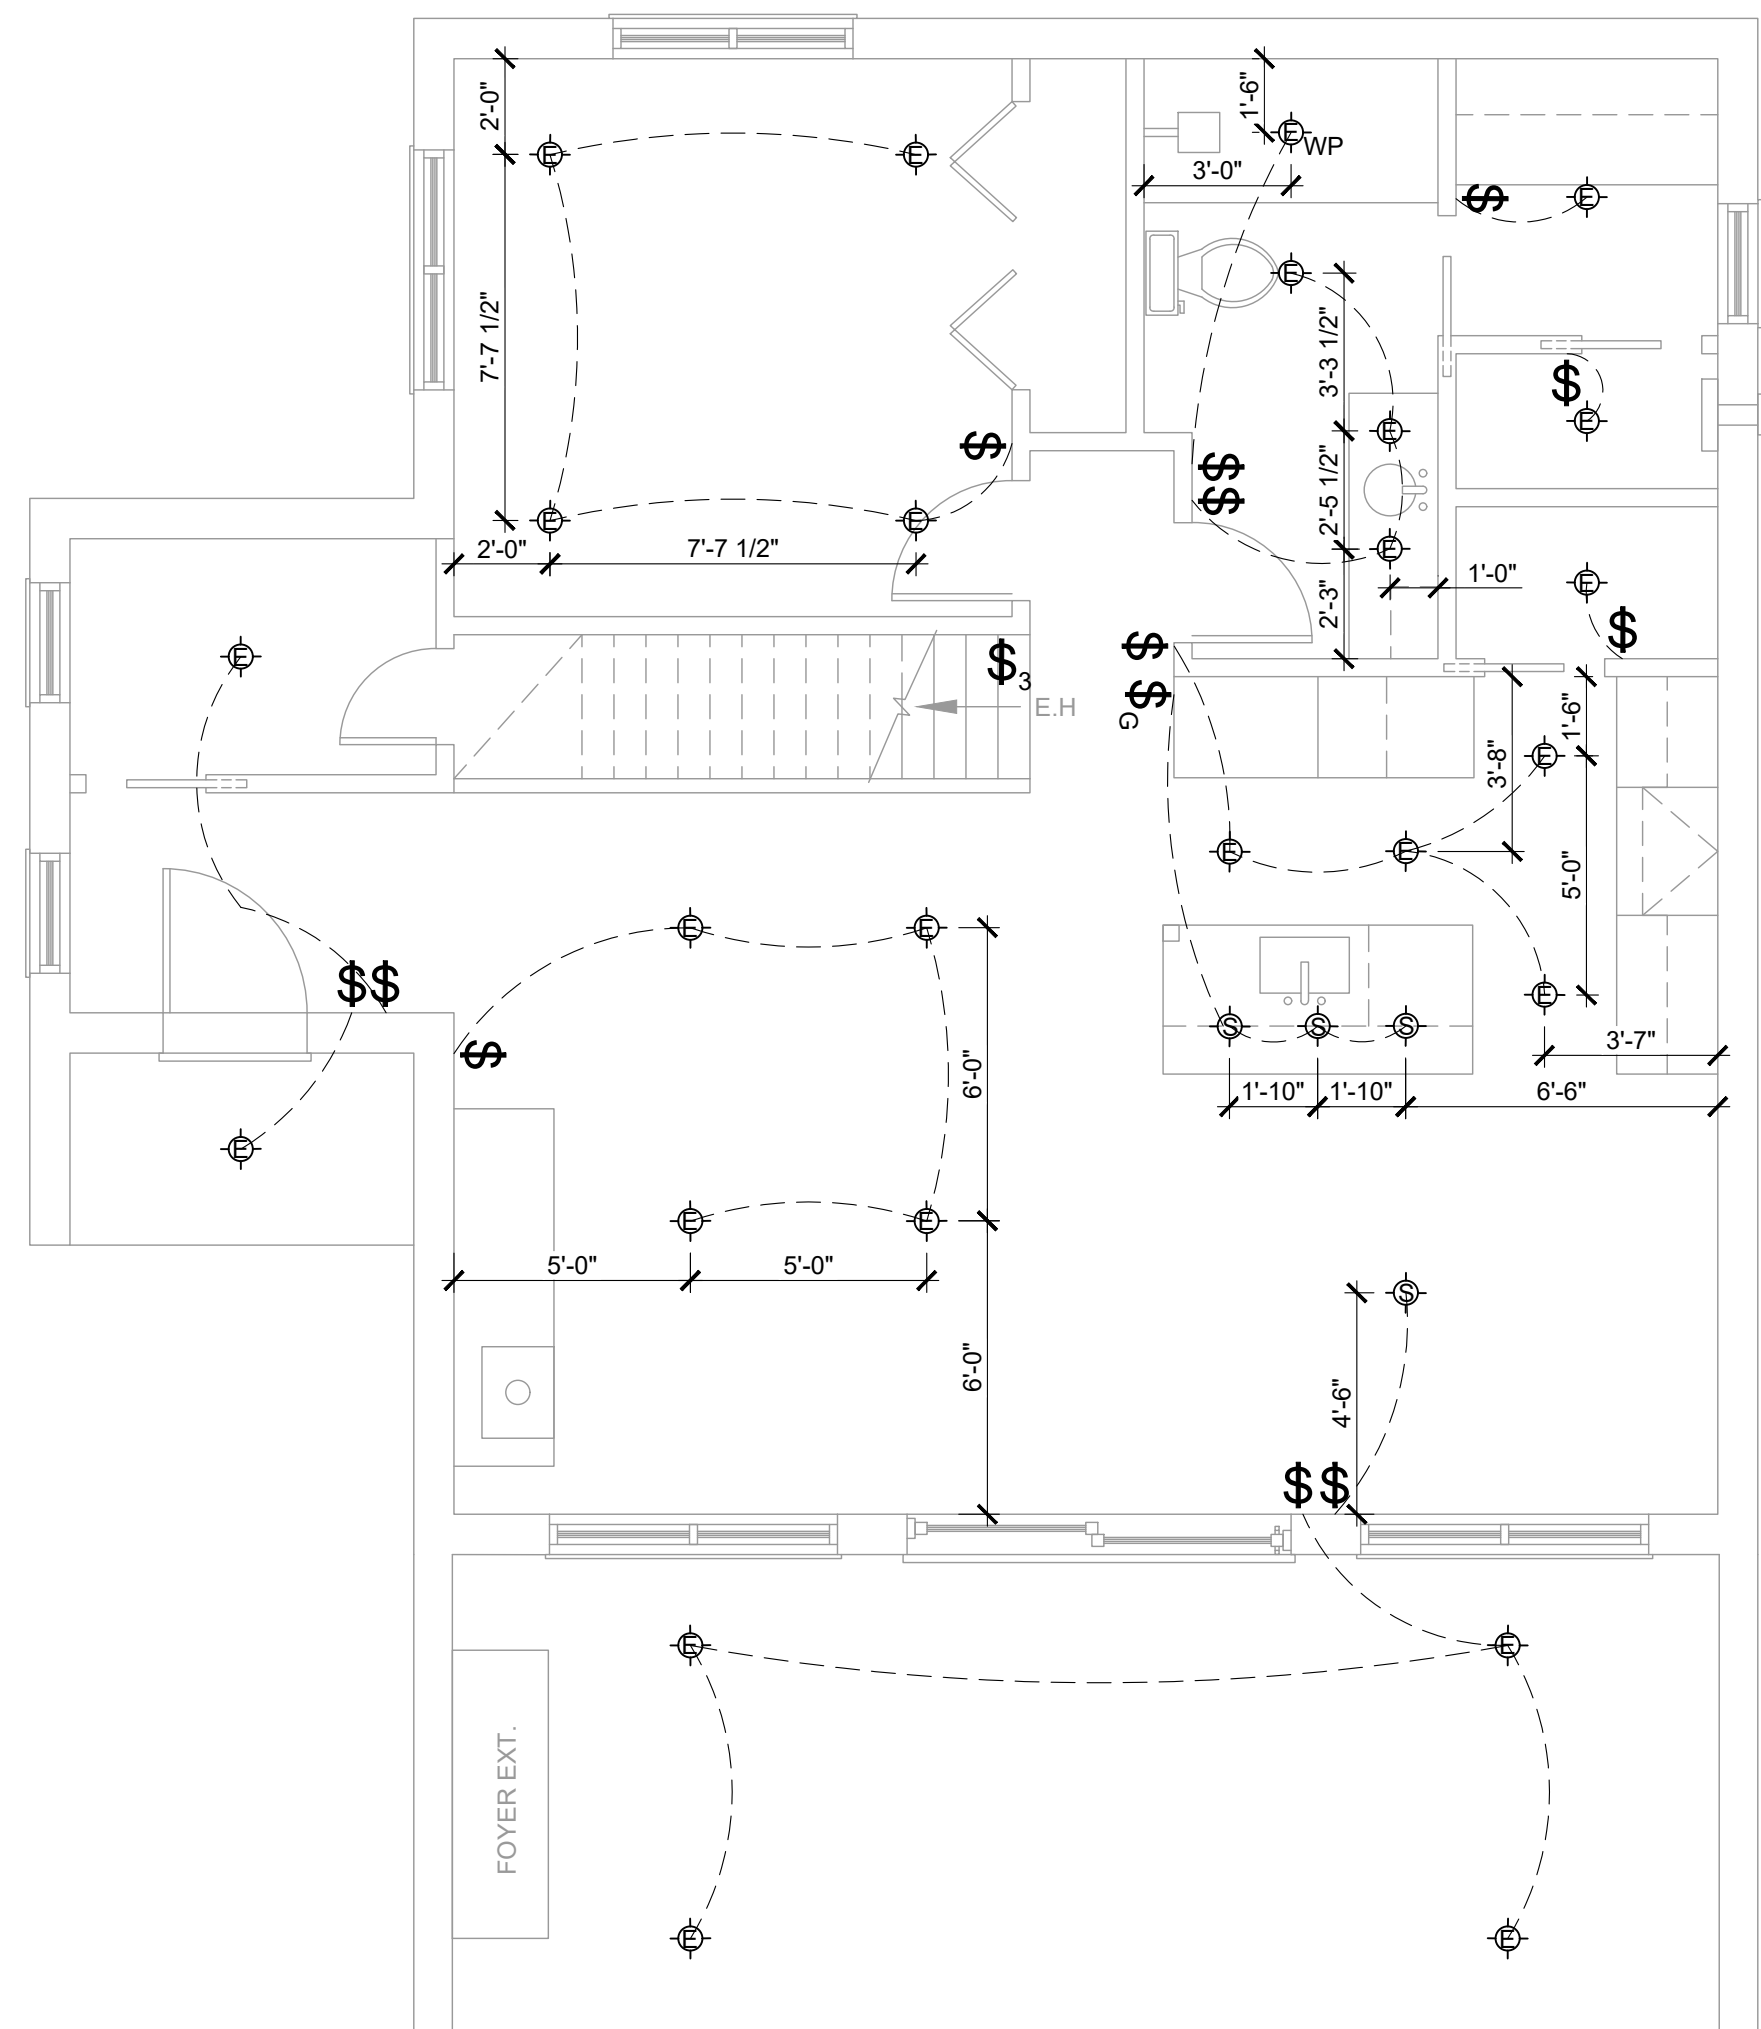

**7** PLAN ÉCLAIRAGE RDC  
**1** ÉCHELLE : 1/4" = 1'-0"

LÉGENDE

- SAUF INDICATION CONTRAIRE, TOUS LES PLAQUES DE FINITIONS MURALES SERONT DE MODÈLE 80401-2AW (SIMPLE), 80409-2AW (DOUBLE), 80411-2AW (TRIPLE) DE LA MARQUE LEVITON

- SE RÉFÉRÉ AU PLAN ÉLECTRIQUE POUR DÉTERMINER LES PLAQUES DE FINITIONS NÉCESSAIRE (SIMPLE, DOUBLE OU TRIPLE).

- \$** INTERRUPTEUR STANDARD ; MODÈLE 5601-2AW DE LA MARQUE LEVITON.
- \$<sub>G</sub>** INTERRUPTEUR AVEC GRADATEUR ; MODÈLE DSL06-1LZ DE LA MARQUE LEVITON.
- \$<sub>3</sub>** INTERRUPTEUR À TROIS VOIES ;
- CÂBLAGE
- ⊕<sub>1</sub> LUMINAIRES SUSPENDUS ; AU CHOIX DU CLIENT.
- ⊕ LUMINAIRES ENCASTRÉS ; AU CHOIX DU CLIENT.
- ⊕<sub>1</sub> LUMINAIRES ENCASTRÉS RÉSISTANT À L'EAU ; AU CHOIX DU CLIENT.
- ⊕<sub>2</sub> LUMINAIRES ENCASTRÉS EXTÉRIEURS ; AU CHOIX DU CLIENT.

LÉGENDE

CLIENT(S)

MME. PATRICIA BLACKBURN  
M. STEEVE NOREAU

PROJET

CHALET  
LOT 6 144 421

DESSIN

PLAN ÉCLAIRAGE  
RDC

DESSINÉ PAR

RL

VÉRIFIÉ PAR

RL

CONÇU PAR

RL

NO. PROJET

RL

ECHELLE

INDIQUÉE


M3

DATE (AA/MM/JJ)

22/04/22

M10



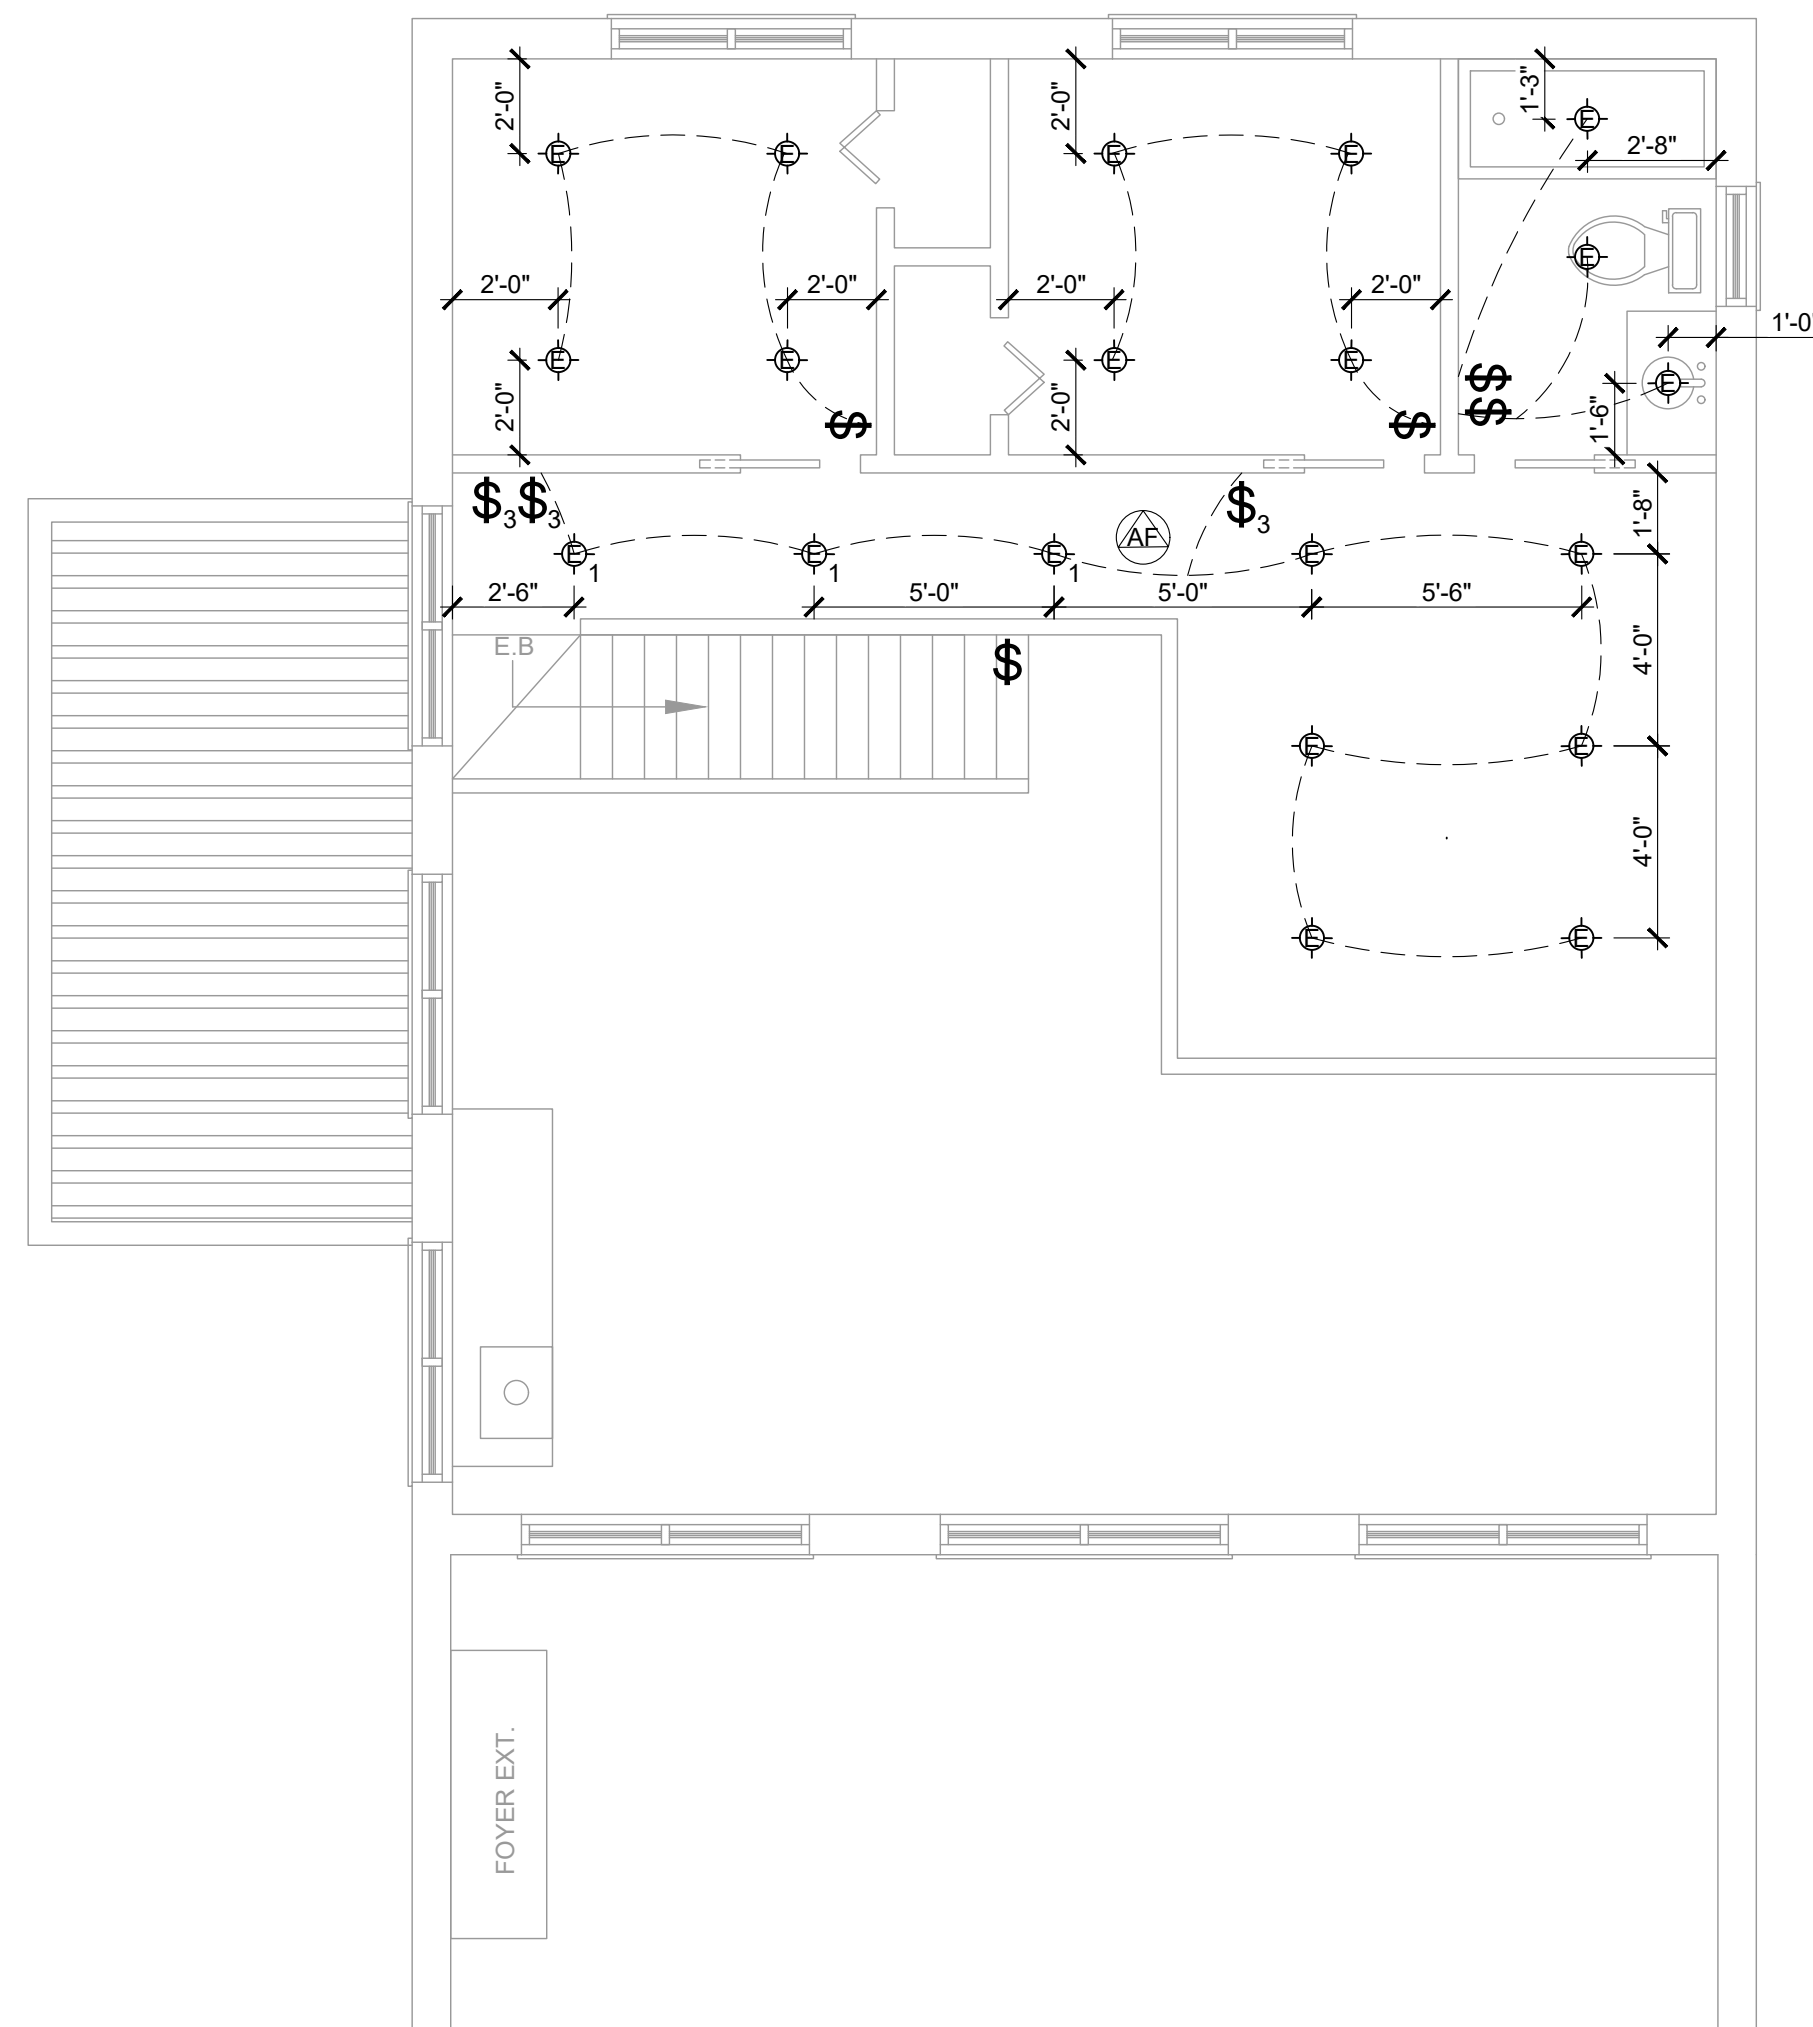

8 PLAN ÉCLAIRAGE MEZZANINE  
1 ÉCHELLE : 1/4" = 1'-0"

LÉGENDE

- SAUF INDICATION CONTRAIRE, TOUS LES PLAQUES DE FINITIONS MURALES SERONT DE MODÈLE 80401-2AW (SIMPLE), 80409-2AW (DOUBLE), 80411-2AW (TRIPLE) DE LA MARQUE LEVITON

- SE RÉFÉRÉ AU PLAN ÉLECTRIQUE POUR DÉTERMINER LES PLAQUES DE FINITIONS NÉCESSAIRE (SIMPLE, DOUBLE OU TRIPLE).

⌘ INTERRUPTEUR STANDARD ; MODÈLE 5601-2AW DE LA MARQUE LEVITON.

⌘<sub>G</sub> INTERRUPTEUR AVEC GRADATEUR ; MODÈLE DSL06-1LZ DE LA MARQUE LEVITON.

⌘<sub>3</sub> INTERRUPTEUR À TROIS VOIES ;

--- CÂBLAGE

⊙<sub>1</sub> LUMINAIRES SUSPENDUS ; AU CHOIX DU CLIENT.

⊙ LUMINAIRES ENCASTRÉS ; AU CHOIX DU CLIENT.

⊙<sub>1</sub> LUMINAIRES ENCASTRÉS RÉSISTANT À L'EAU ; AU CHOIX DU CLIENT.

⊙<sub>2</sub> LUMINAIRES ENCASTRÉS EXTÉRIEURS ; AU CHOIX DU CLIENT.

LÉGENDE

CLIENT(S)

MME. PATRICIA BLACKBURN  
M. STEEVE NOREAU

PROJET

CHALET  
LOT 6 144 421

DESSIN

PLAN ÉCLAIRAGE  
MEZZANINE

DESSINÉ PAR

RL

VÉRIFIÉ PAR

RL

CONÇU PAR

RL

NO. PROJET

RL

ÉCHELLE


INDIQUÉE

M4

 



 
DATE (AA/MM/JJ)

22/04/22

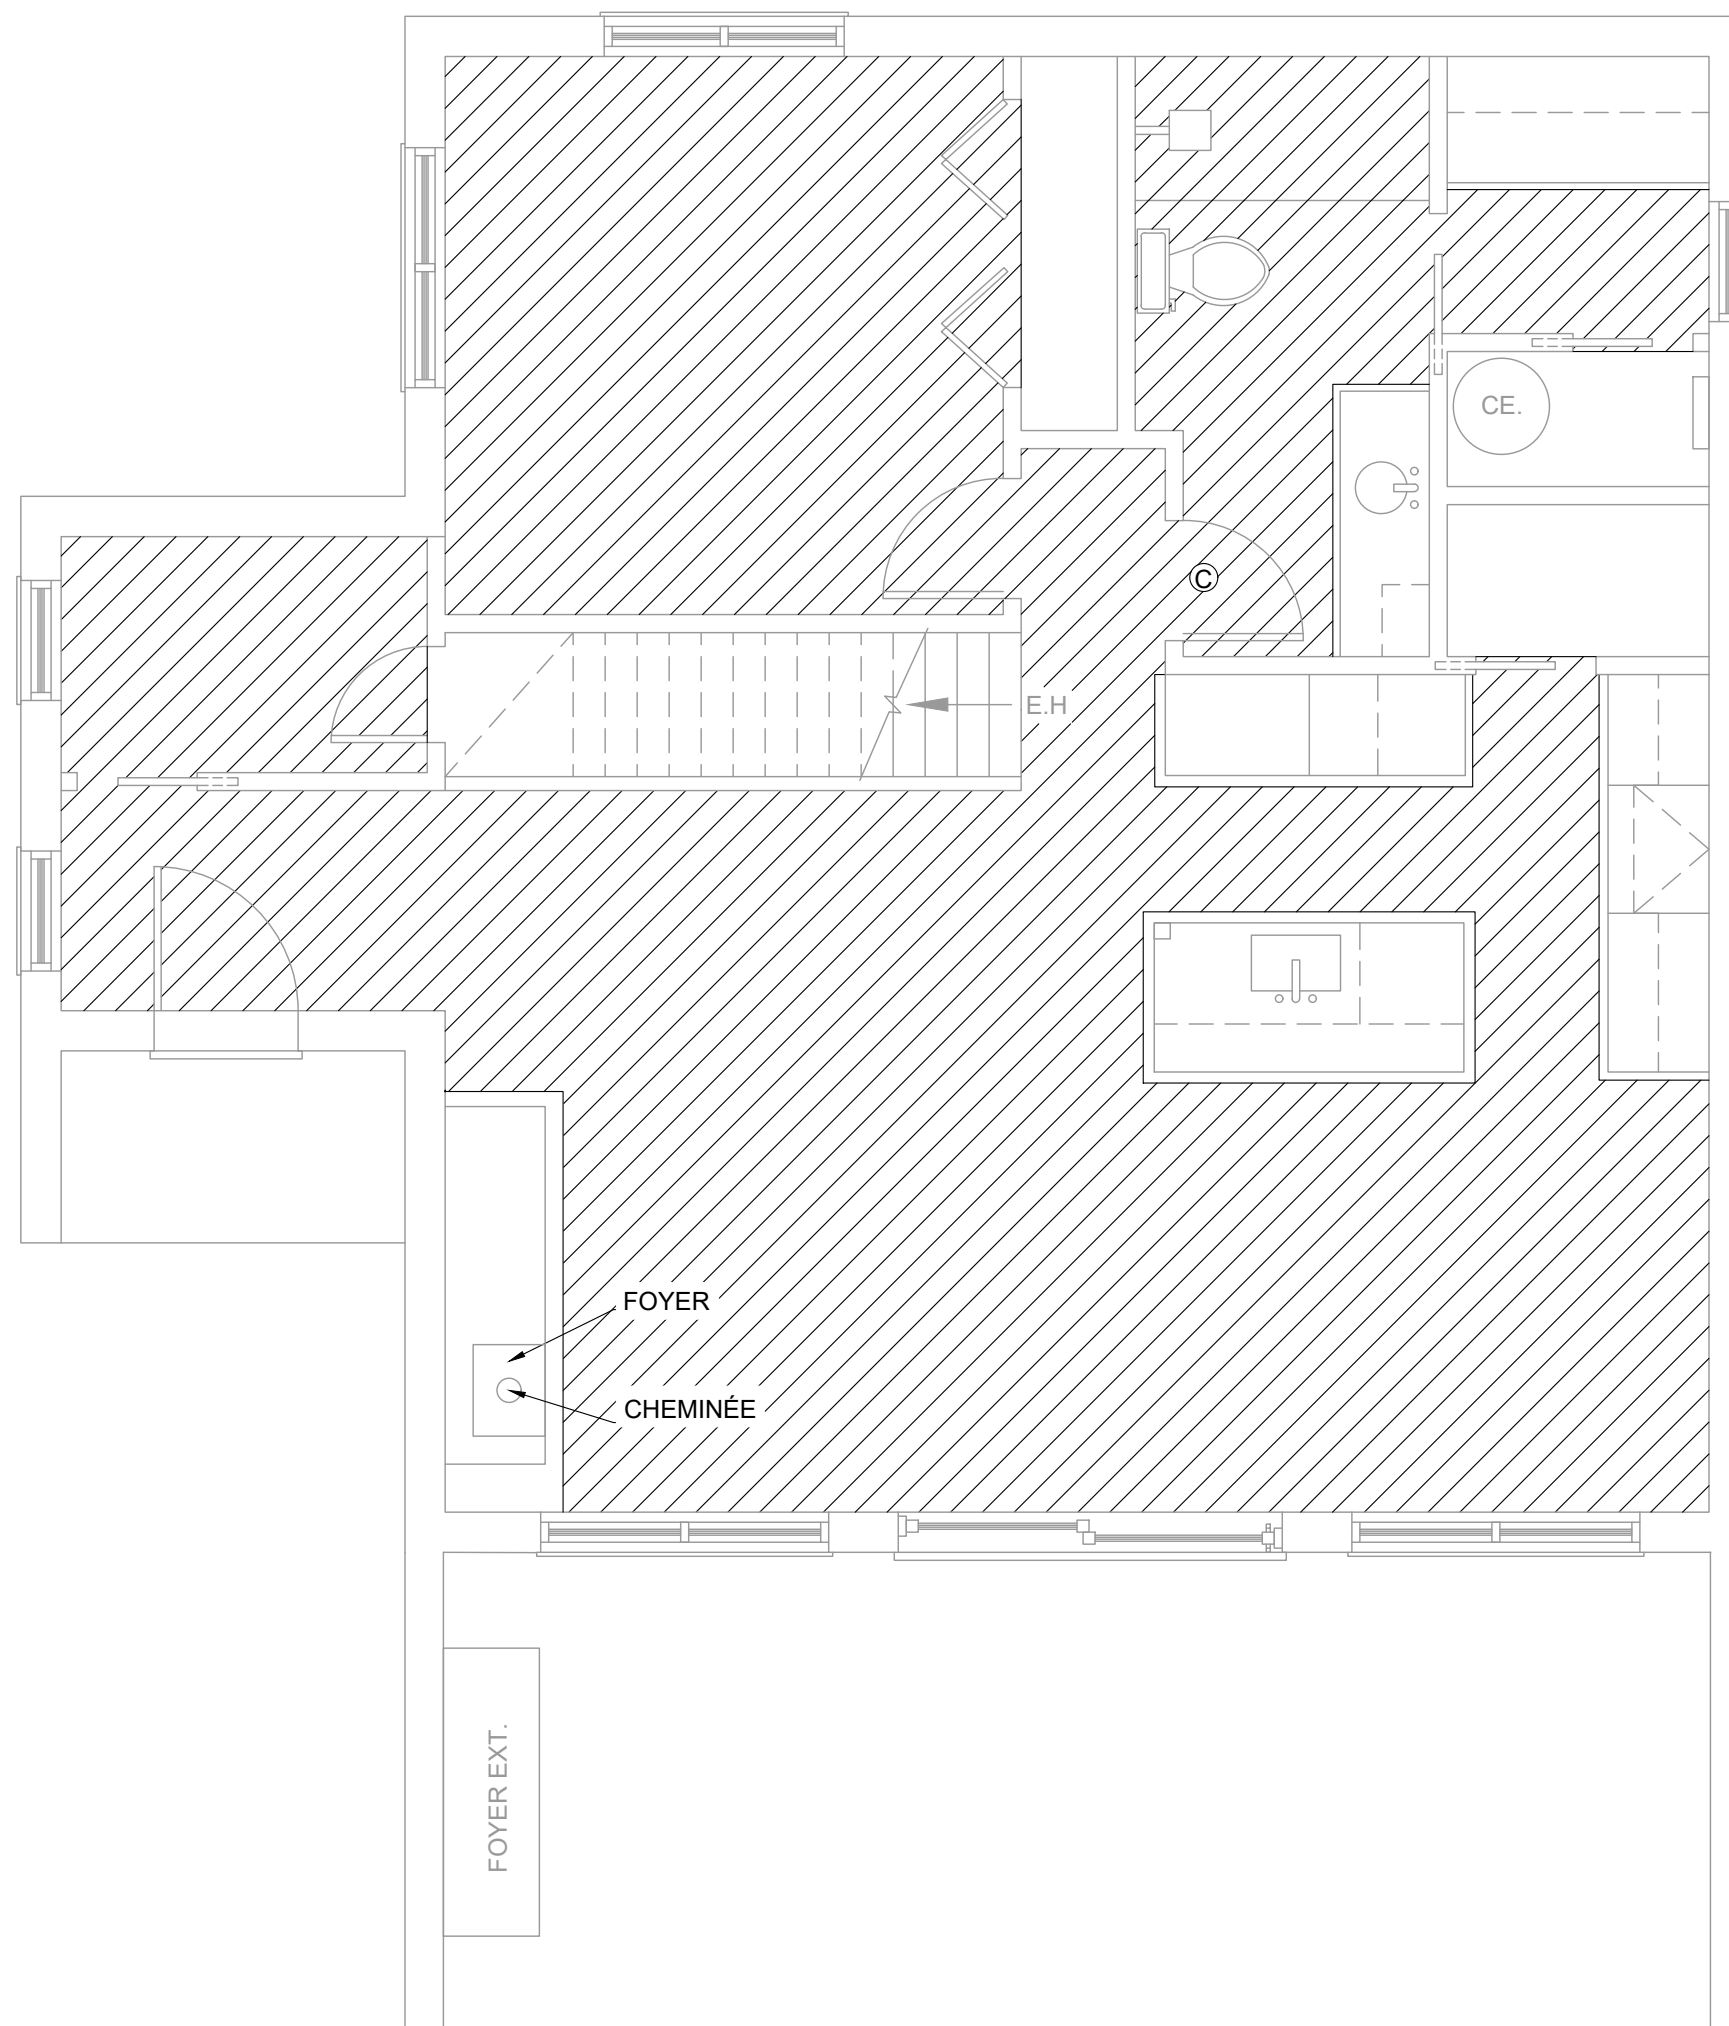M10




LÉGENDE

- 1. CHEMINÉES AU CHOIX DU CLIENT
-  PLANCHER CHAUFFANT ÉLECTRIQUE
-  CONVECTEUR ÉLECTRIQUE ; MODÈLE ... DE LA MARQUE ....
-  FOYER AU BOIS ; MODÈLE STÛV 16-CUBE DE LA MARQUE STÛV AMERICA.
-  THERMOSTAT ; MODÈLE SMC402AD MAESTRO DE LA MARQUE STELPRO.
-  THERMOSTAT ; MODÈLE STZB402 KI ZIGBEE DE LA MARQUE STELPRO.






**9** PLAN CHAUFFAGE RDC  
**1** ÉCHELLE : 1/4" = 1'-0"

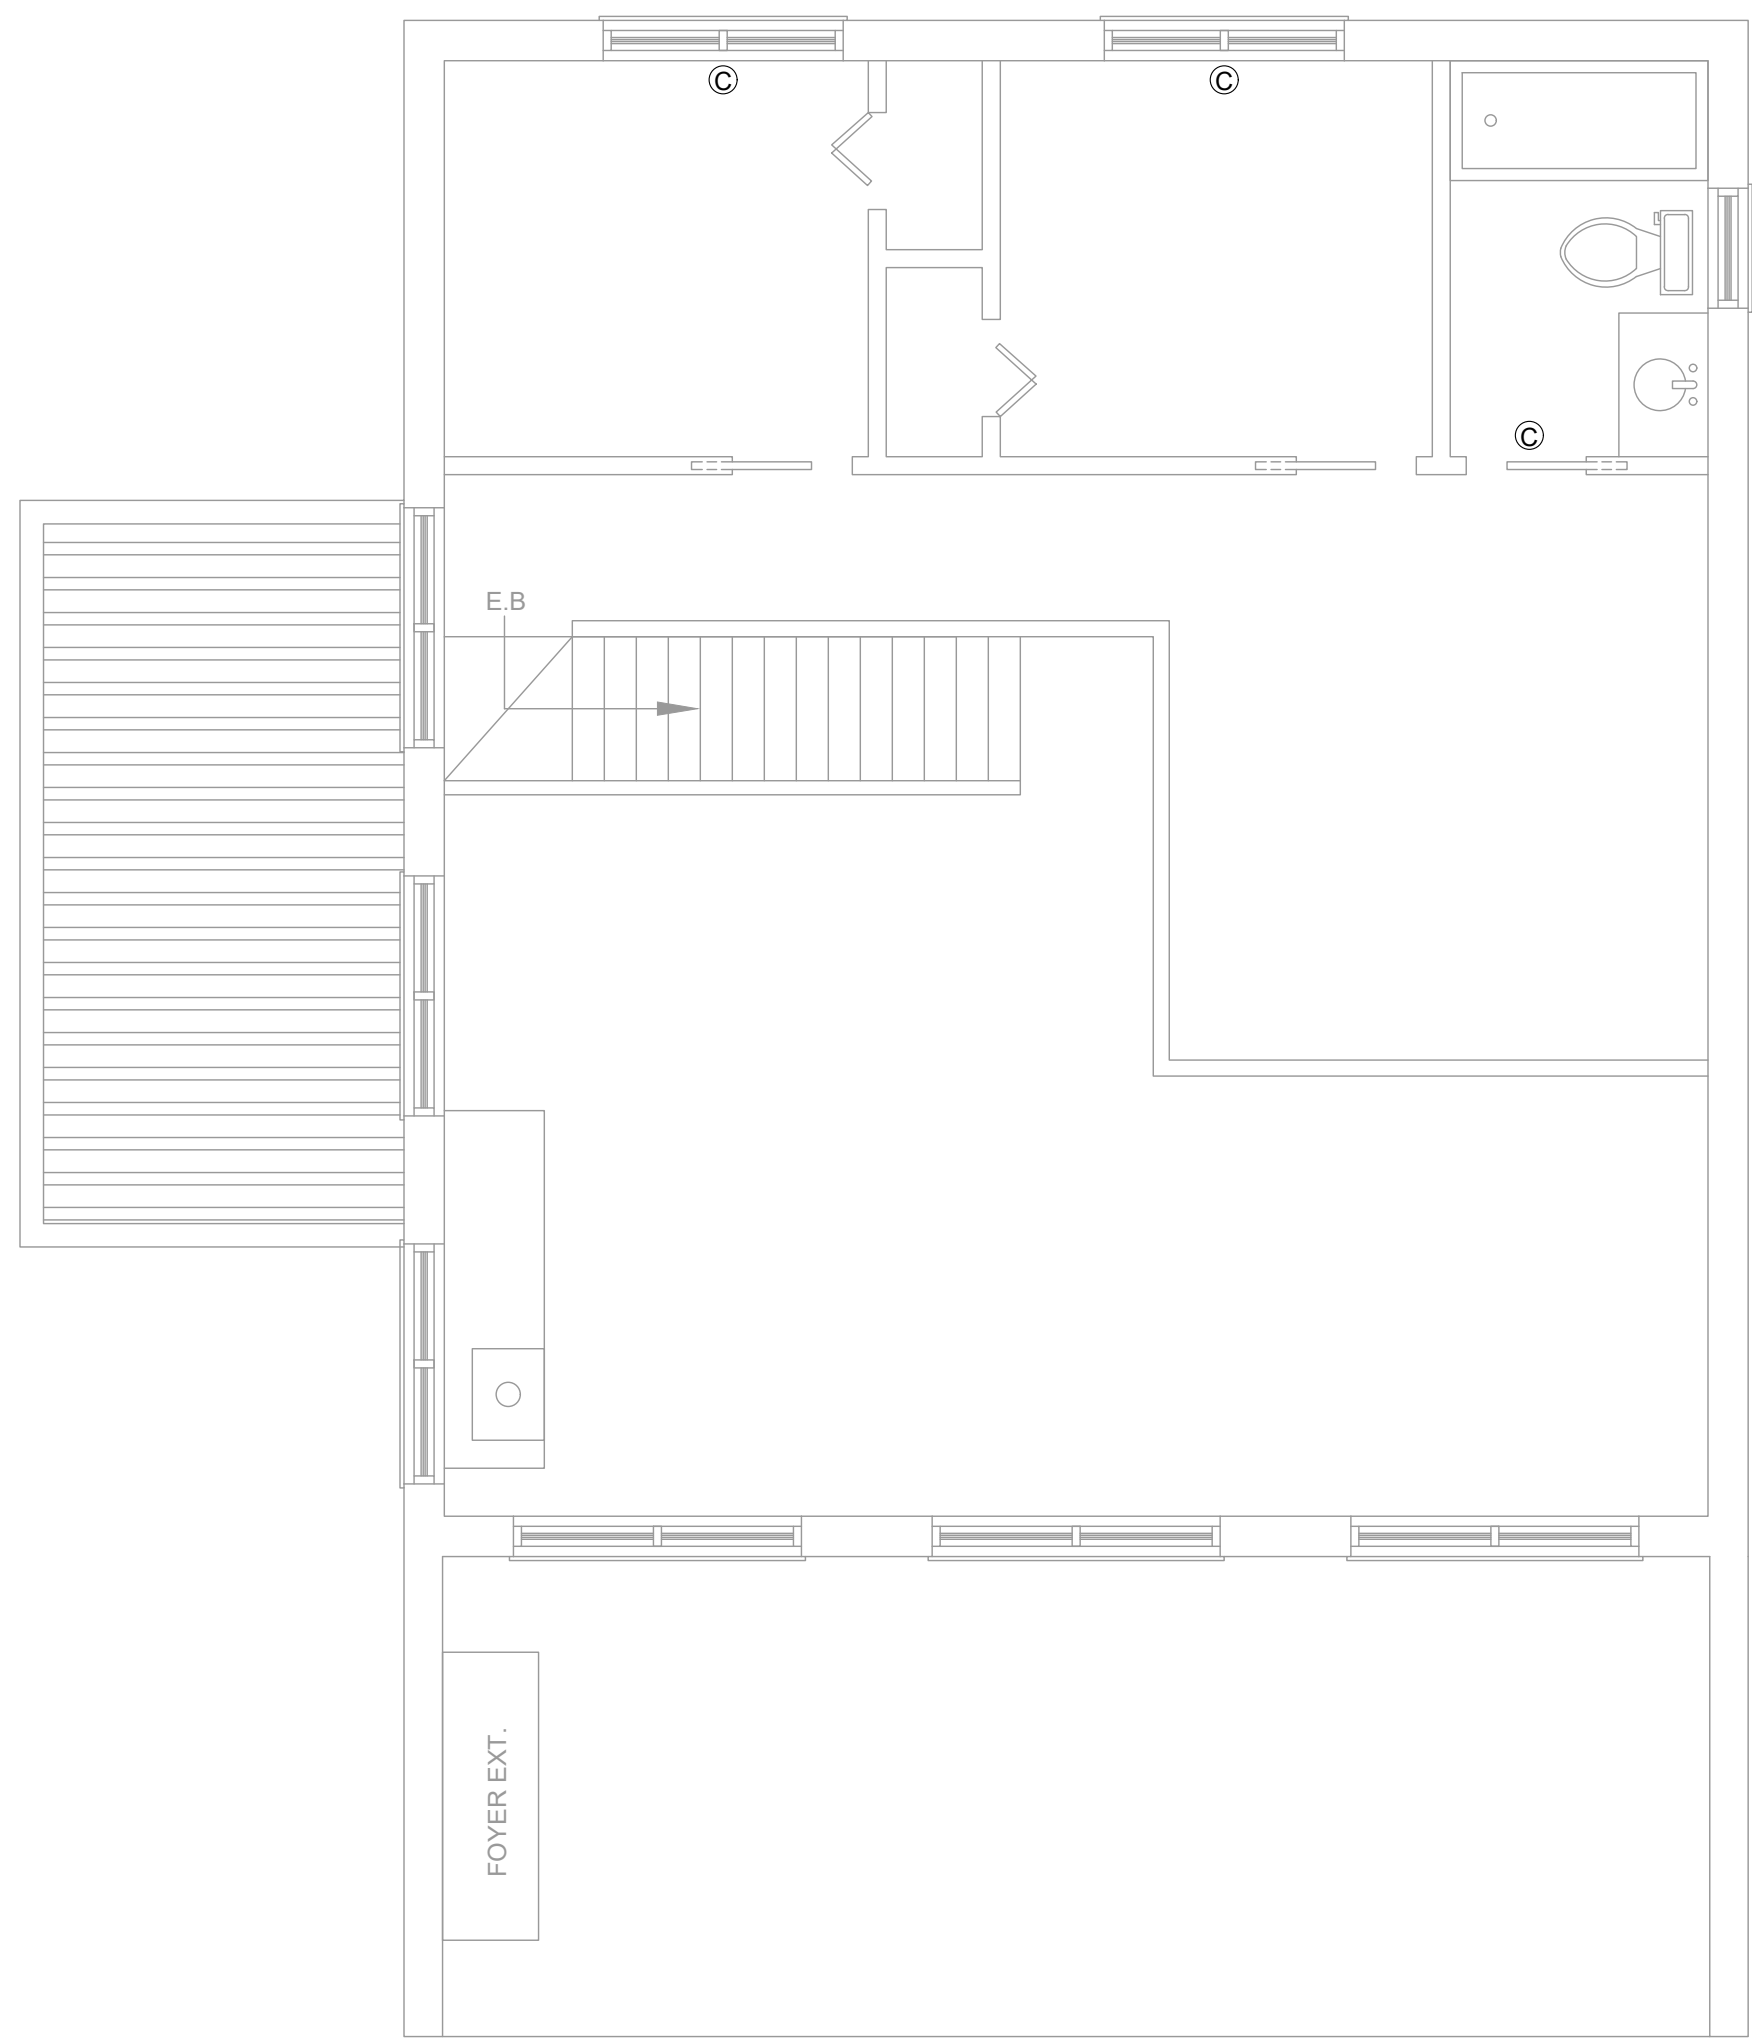LÉGENDE

CLIENT(S)		MME. PATRICIA BLACKBURN M. STEEVE NOREAU	
PROJET		CHALET LOT 6 144 421	
DESSIN		PLAN CHAUFFAGE RDC	
DESSINÉ PAR	RL	VÉRIFIÉ PAR	RL
CONÇU PAR	RL	NO. PROJET	RL
ÉCHELLE		INDIQUÉE	M5
DATE (AA/MM/JJ)		22/04/22	M10



**LÉGENDE**

 
- 1. CHEMINÉES AU CHOIX DU CLIENT
-  PLANCHER CHAUFFANT ÉLECTRIQUE
-  CONVECTEUR ÉLECTRIQUE ; MODÈLE ... DE LA MARQUE ....
-  FOYER AU BOIS ; MODÈLE STÛV 16-CUBE DE LA MARQUE STÛV AMERICA.
-  THERMOSTAT ; MODÈLE SMC402AD MAESTRO DE LA MARQUE STELPRO.
-  THERMOSTAT ; MODÈLE STZB402 KI ZIGBEE DE LA MARQUE STELPRO.

**10 PLAN CHAUFFAGE MEZZANINE**  
 1 ÉCHELLE : 1/4" = 1'-0"

**LÉGENDE**

CLIENT(S)		MME. PATRICIA BLACKBURN M. STEEVE NOREAU	
PROJET		CHALET LOT 6 144 421	
DESSIN		PLAN CHAUFFAGE MEZZANINE	
DESSINÉ PAR	RL	VÉRIFIÉ PAR	RL
CONÇU PAR	RL	NO. PROJET	RL
ÉCHELLE		INDIQUÉE	M6
DATE (AA/MM/JJ)		22/04/22	M10



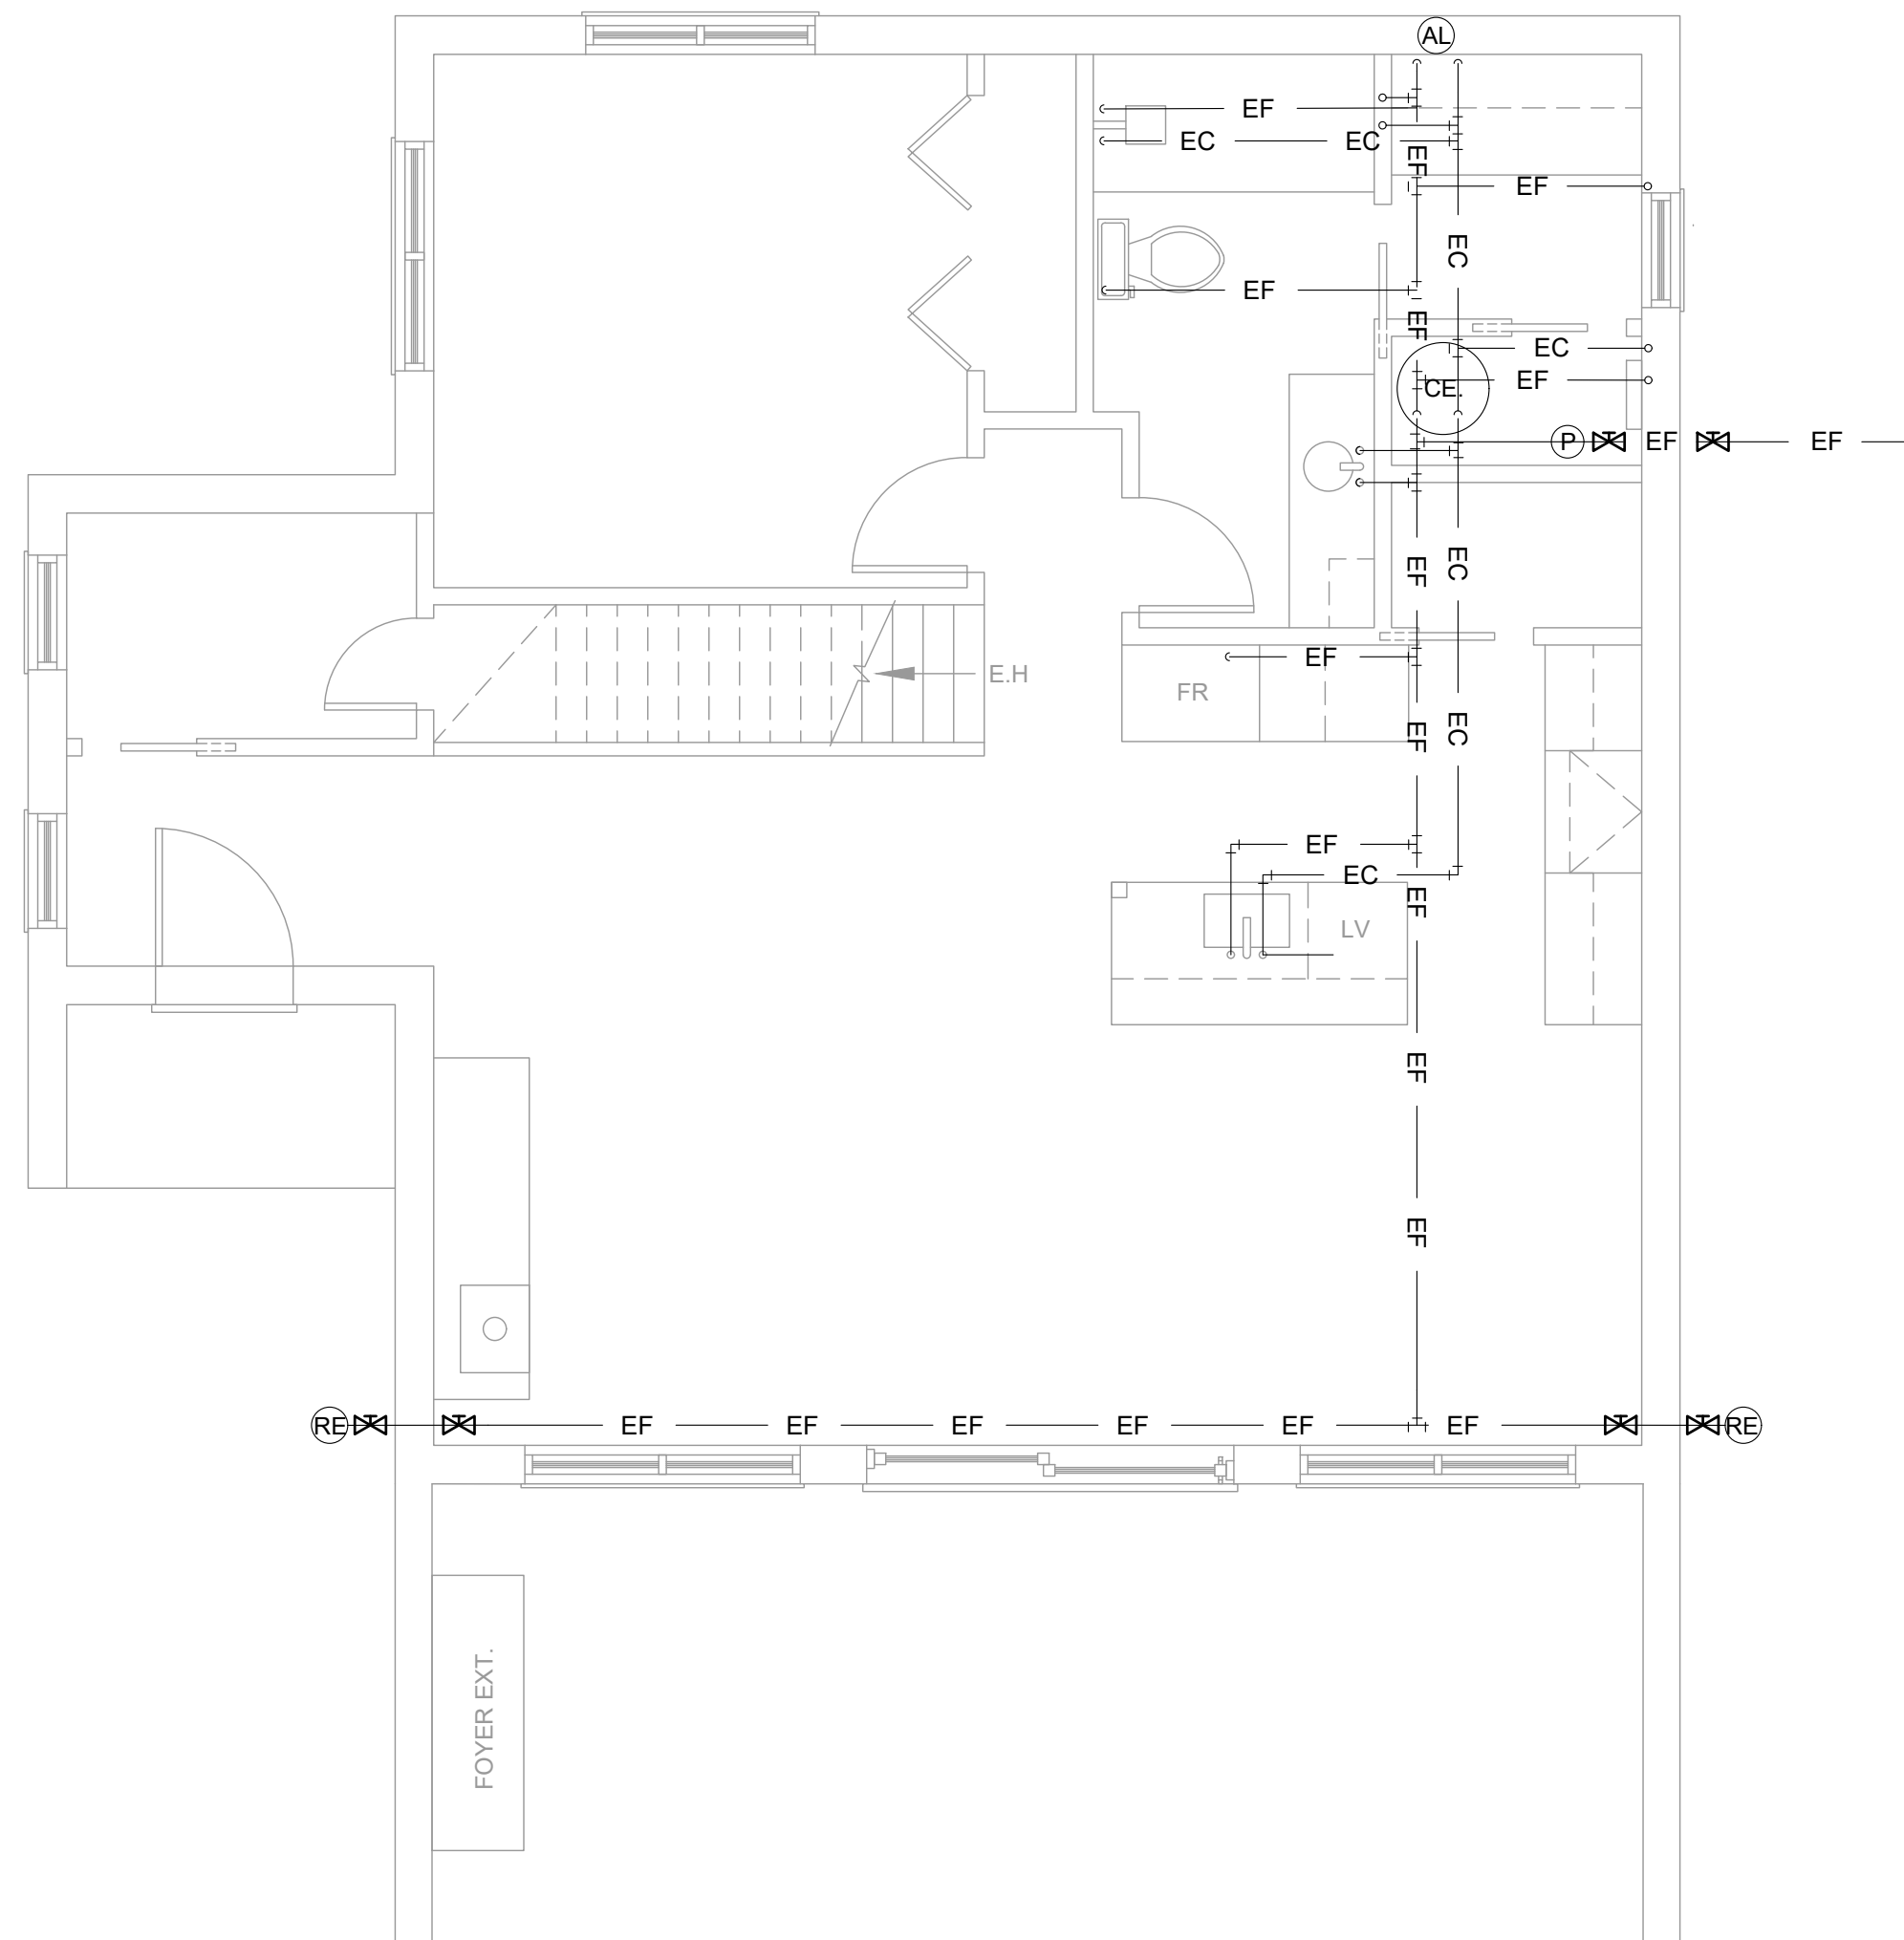

LÉGENDE

- SAUF INDICATIONS CONTRAIRES, LE RÉSEAU D'ALIMENTATION EN EAU EST RELIÉ AU PUIT ARTÉSIEN.
- TOUS LES APPAREILS SONT PROTÉGÉS PAR UNE VANNE DE FERMETURE EN AMONT.
- VOIR LE CHOIX DU CLIENT POUR CONNAÎTRE LES APPAREILS DE PLOMBERIE

- EC — CONDUIT D'EAU FROIDE
- EF — CONDUIT D'EAU CHAUDE
- CONDUIT VERS LE HAUT
- CONDUIT VERS LE BAS
- ⊗ RE ROBINET EXTÉRIEUR ; MODÈLE ANTIGEL 'ULTRA' DE LA MARQUE BMI.
- ⊗ AL BOITE DE SORTIE D'ALIMENTATION LAVEUSE ; DE LA MARQUE SHARKBITE.
- ⊗ P CONTRÔLEUR DE PRESSION D'EAU.
- ⊗ V VANNE DE FERMETURE.
- ⊗ CE CHAUFFE EAU.

LÉGENDE

**11** PLAN ALIMENTATION PLOMBERIE RDC  
**1** ÉCHELLE : 1/4" = 1'-0"

CLIENT(S)

MME. PATRICIA BLACKBURN  
M. STEEVE NOREAU

PROJET

CHALET  
LOT 6 144 421

DESSIN

PLAN ALIMENTATION  
PLOMBERIE RDC

DESSINÉ PAR  
RL

VÉRIFIÉ PAR  
RL

CONÇU PAR  
RL

NO. PROJET  
RL

ÉCHELLE


INDIQUÉE

M7

DATE (AA/MM/JJ)

22/04/22

M10

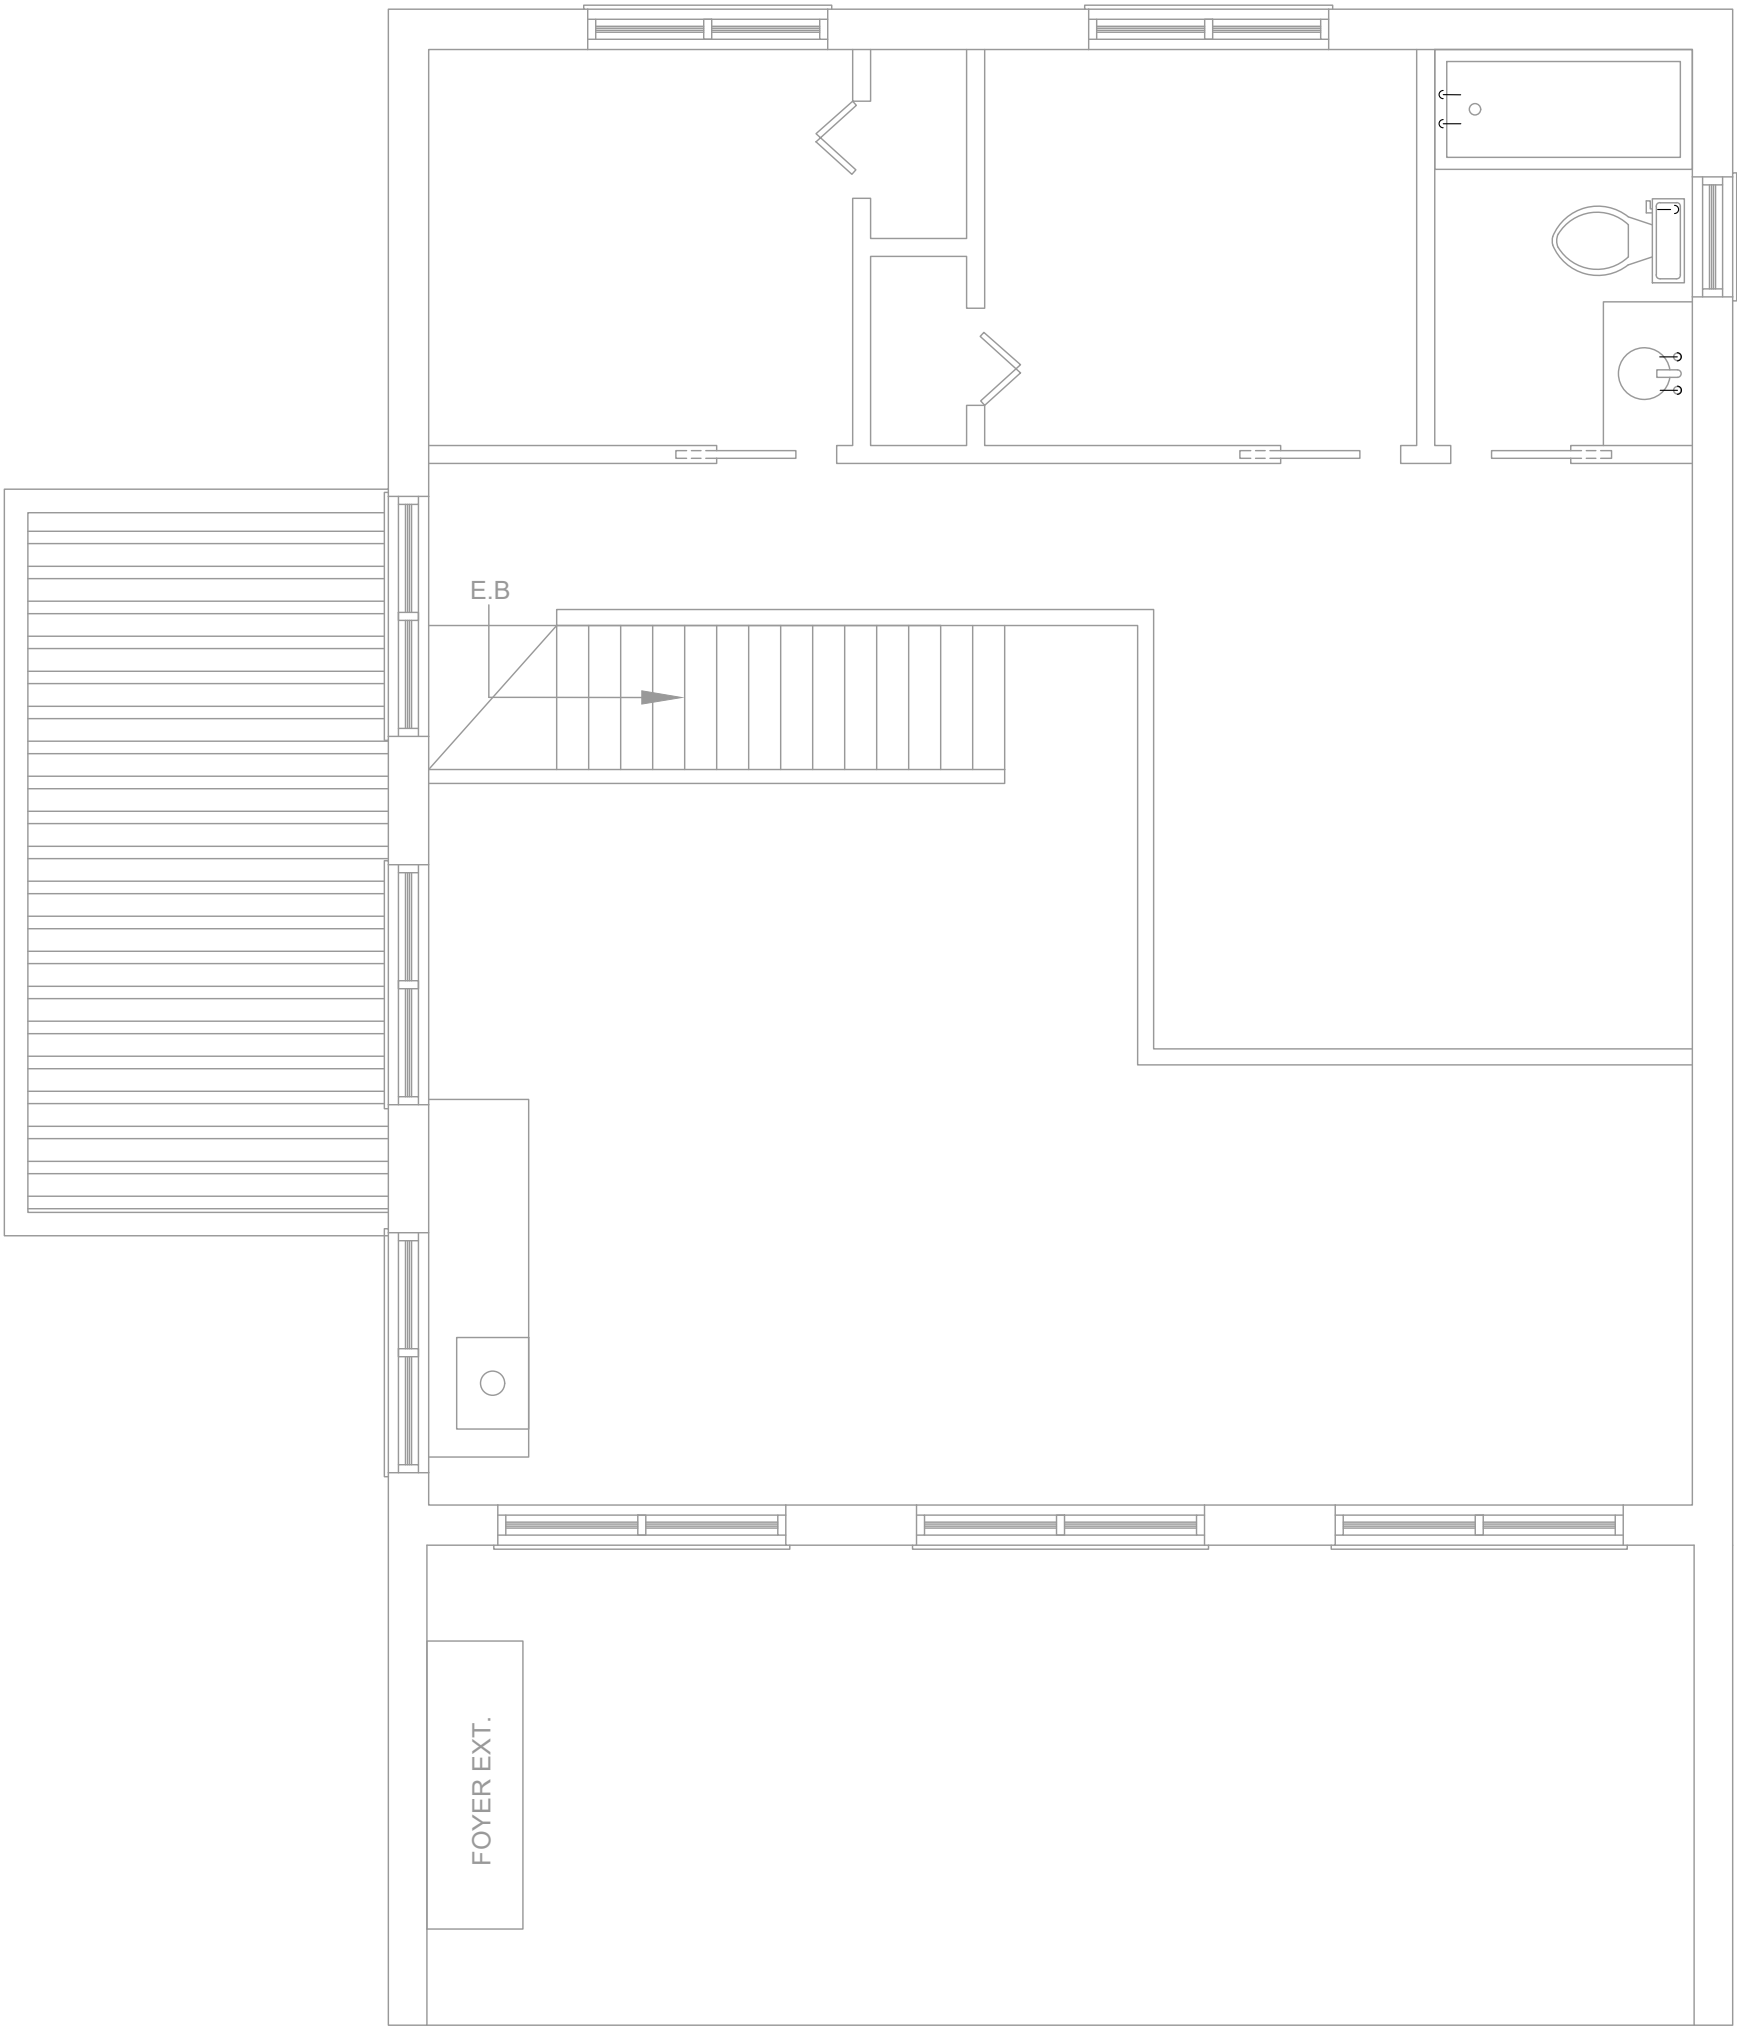

**LÉGENDE**


- SAUF INDICATIONS CONTRAIRES, LE RÉSEAU D'ALIMENTATION EN EAU EST RELIER AU PUIT ARTÉSIEN.
- TOUS LES APPAREILS SONT PROTÉGÉS PAR UNE VANNE DE FERMETURE EN AMONT.
- VOIR LE CHOIX DU CLIENT POUR CONNAÎTRE LES APPAREILS DE PLOMBERIE

- EC — CONDUIT D'EAU FROIDE
- EF — CONDUIT D'EAU CHAUDE
- CONDUIT VERS LE HAUT
- CONDUIT VERS LE BAS
- ⓇE ROBINET EXTÉRIEUR ; MODÈLE ANTIGEL 'ULTRA' DE LA MARQUE BMI.
- ⓂAL BOITE DE SORTIE D'ALIMENTATION LAVEUSE; DE LA MARQUE SHARKBITE.
- Ⓟ CONTRÔLEUR DE PRESSION D'EAU.
- ⓧ VANNE DE FERMETURE.
- ⓈCE CHAUFFE EAU.

**LÉGENDE**

**12** PLAN ALIMENTATION PLOMBERIE MEZZANINE  
**1** ÉCHELLE : 1/4" = 1'-0"

CLIENT(S)		MME. PATRICIA BLACKBURN M. STEEVE NOREAU	
PROJET		CHALET LOT 6 144 421	
DESSIN		PLAN ALIMENTATION PLOMBERIE MEZZANINE	
DESSINÉ PAR	RL	VÉRIFIÉ PAR	RL
CONÇU PAR	RL	NO. PROJET	RL
ÉCHELLE		INDIQUÉE	M8
DATE (AA/MM/JJ)		22/04/22	M10

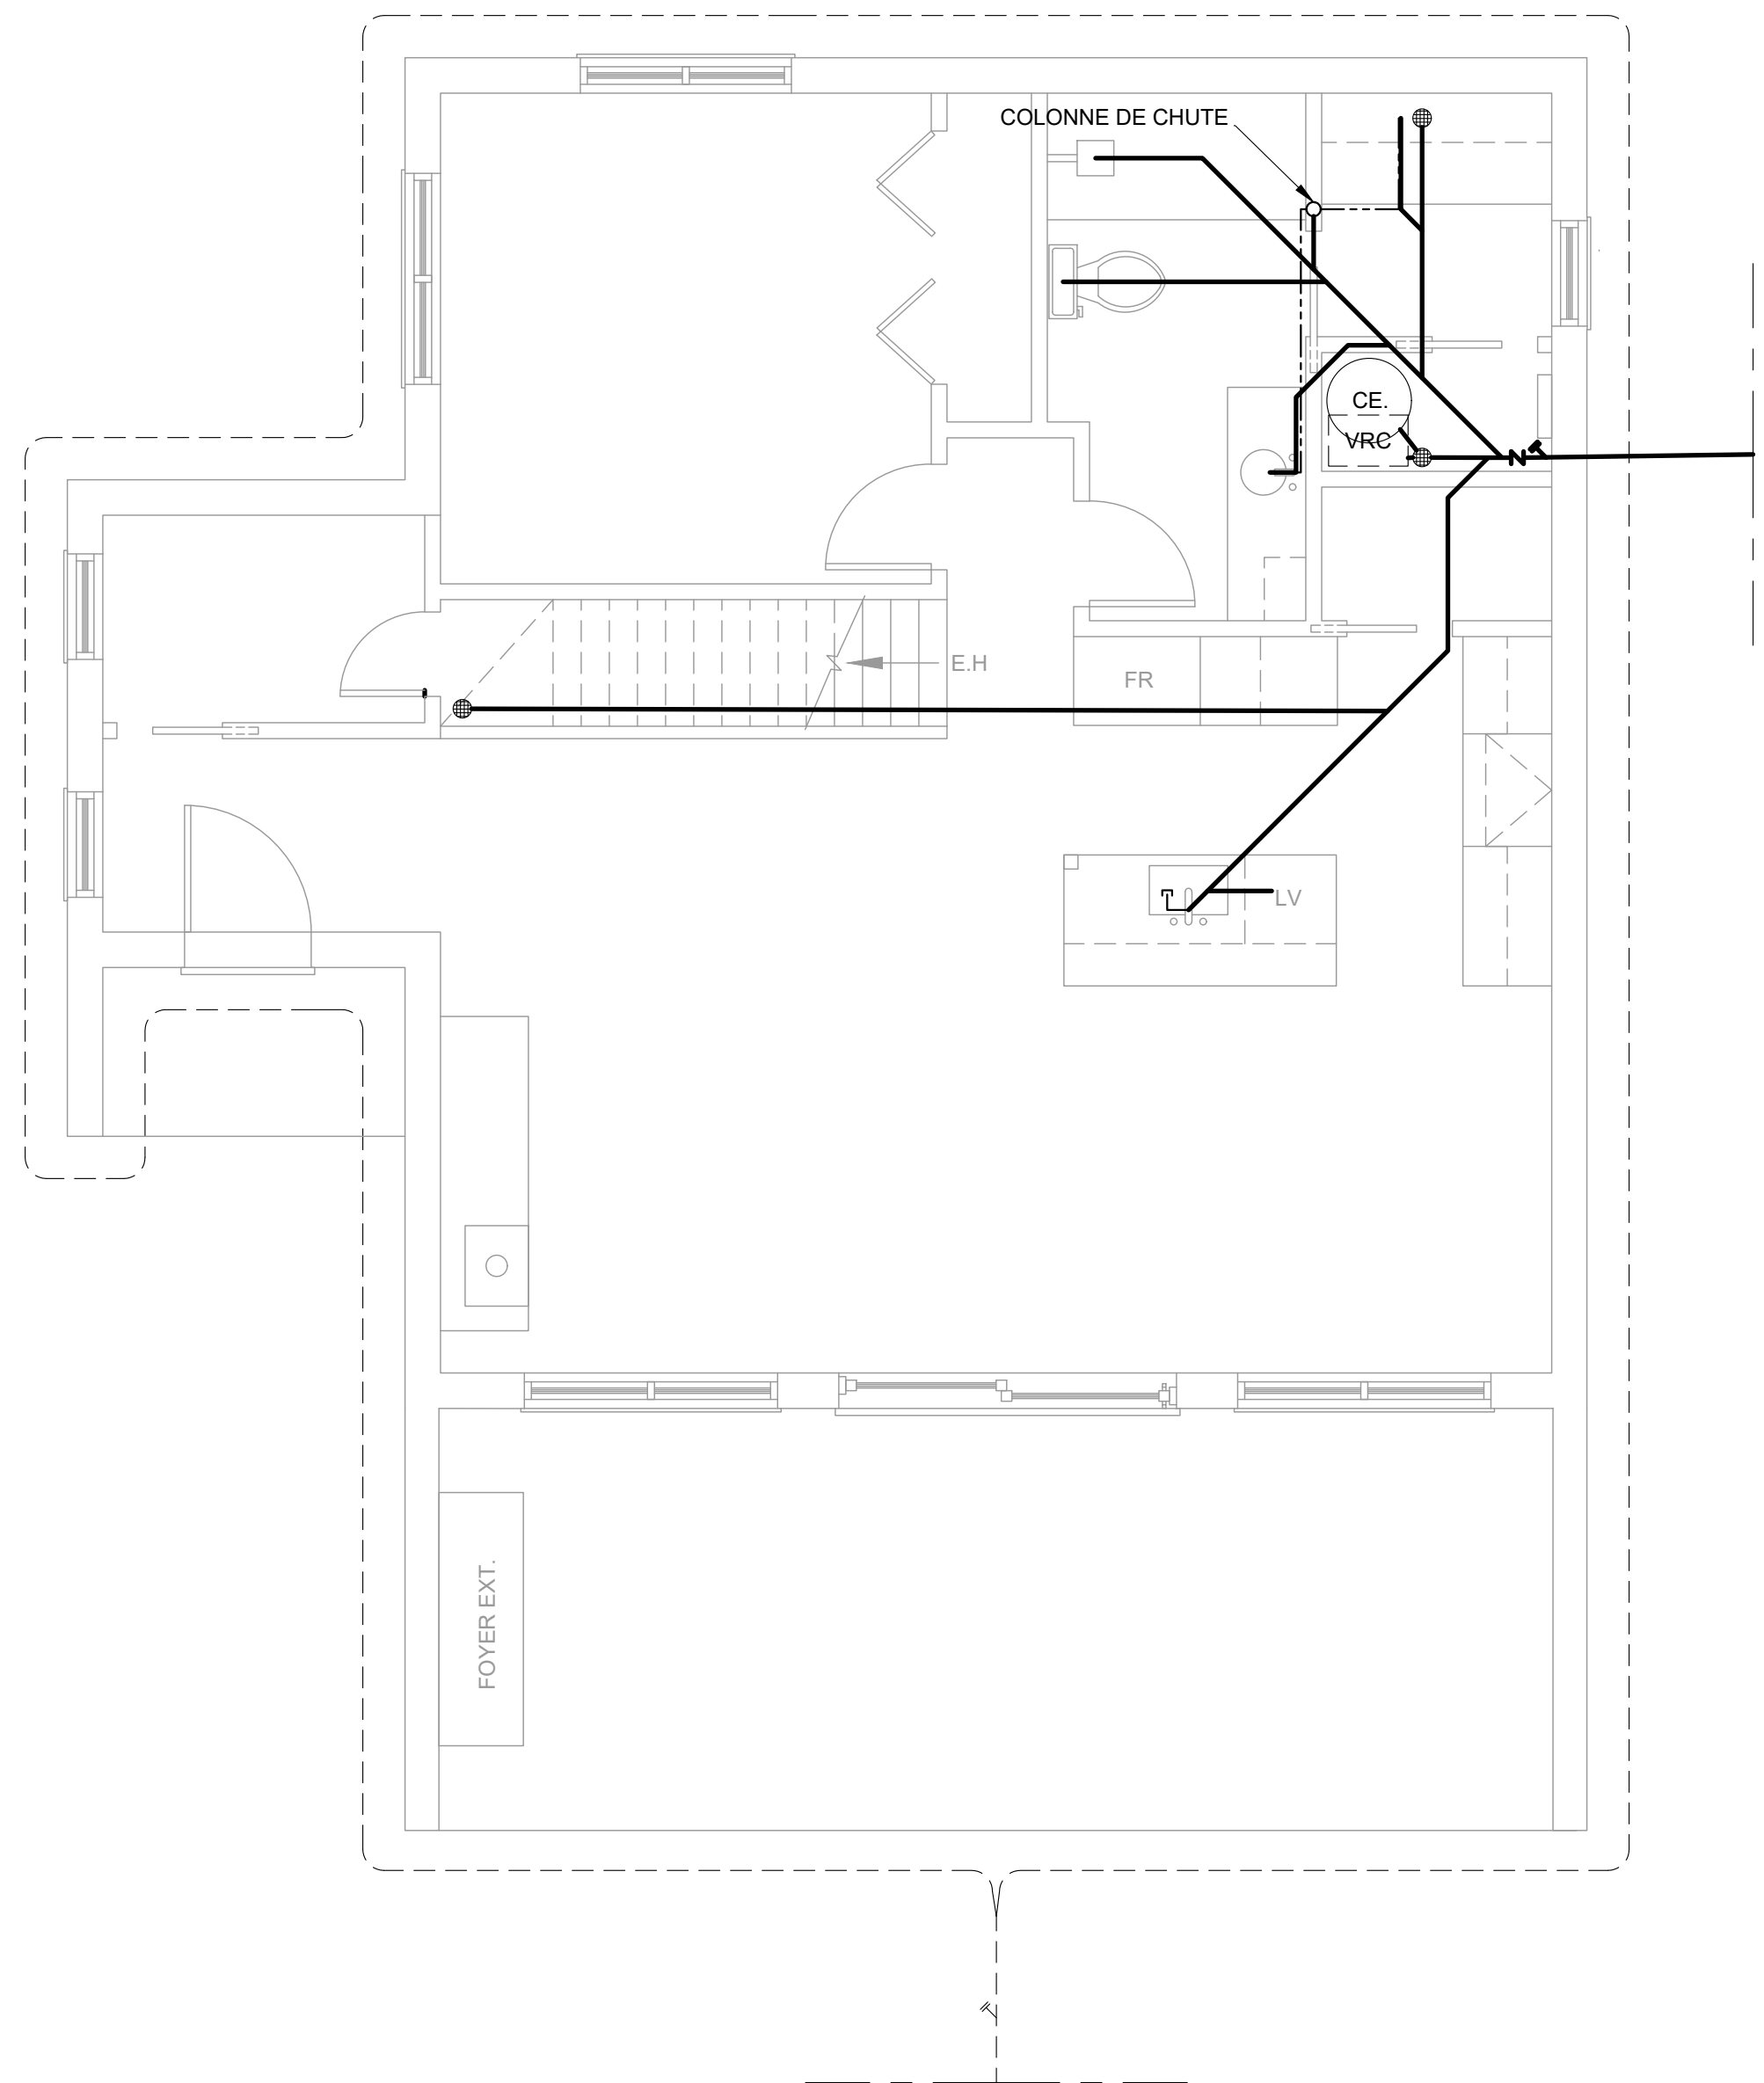


- LÉGENDE**
- DRAIN DE PLANCHER ; MODÈLE KERDI-DRAIN DE LA MARQUE SCHLUTER.
  - CLAPET ANTI-RÉTOUR.
  - REGARD DE NETTOYAGE.
  - ÉVENT MÉCANIQUE.
  - CONDUIT DE VENTILATION.
  - DRAIN PLUVIAL.
  - CONDUIT D'ÉVACUATION.
  - CHAUFFE EAU.
  - VENTILATEUR RÉCUPÉRATEUR DE CHALEUR.




 



 
 
**13** PLAN ÉVACUATION PLOMBERIE RDC  
**1** ÉCHELLE : 1/4" = 1'-0"

**LÉGENDE**

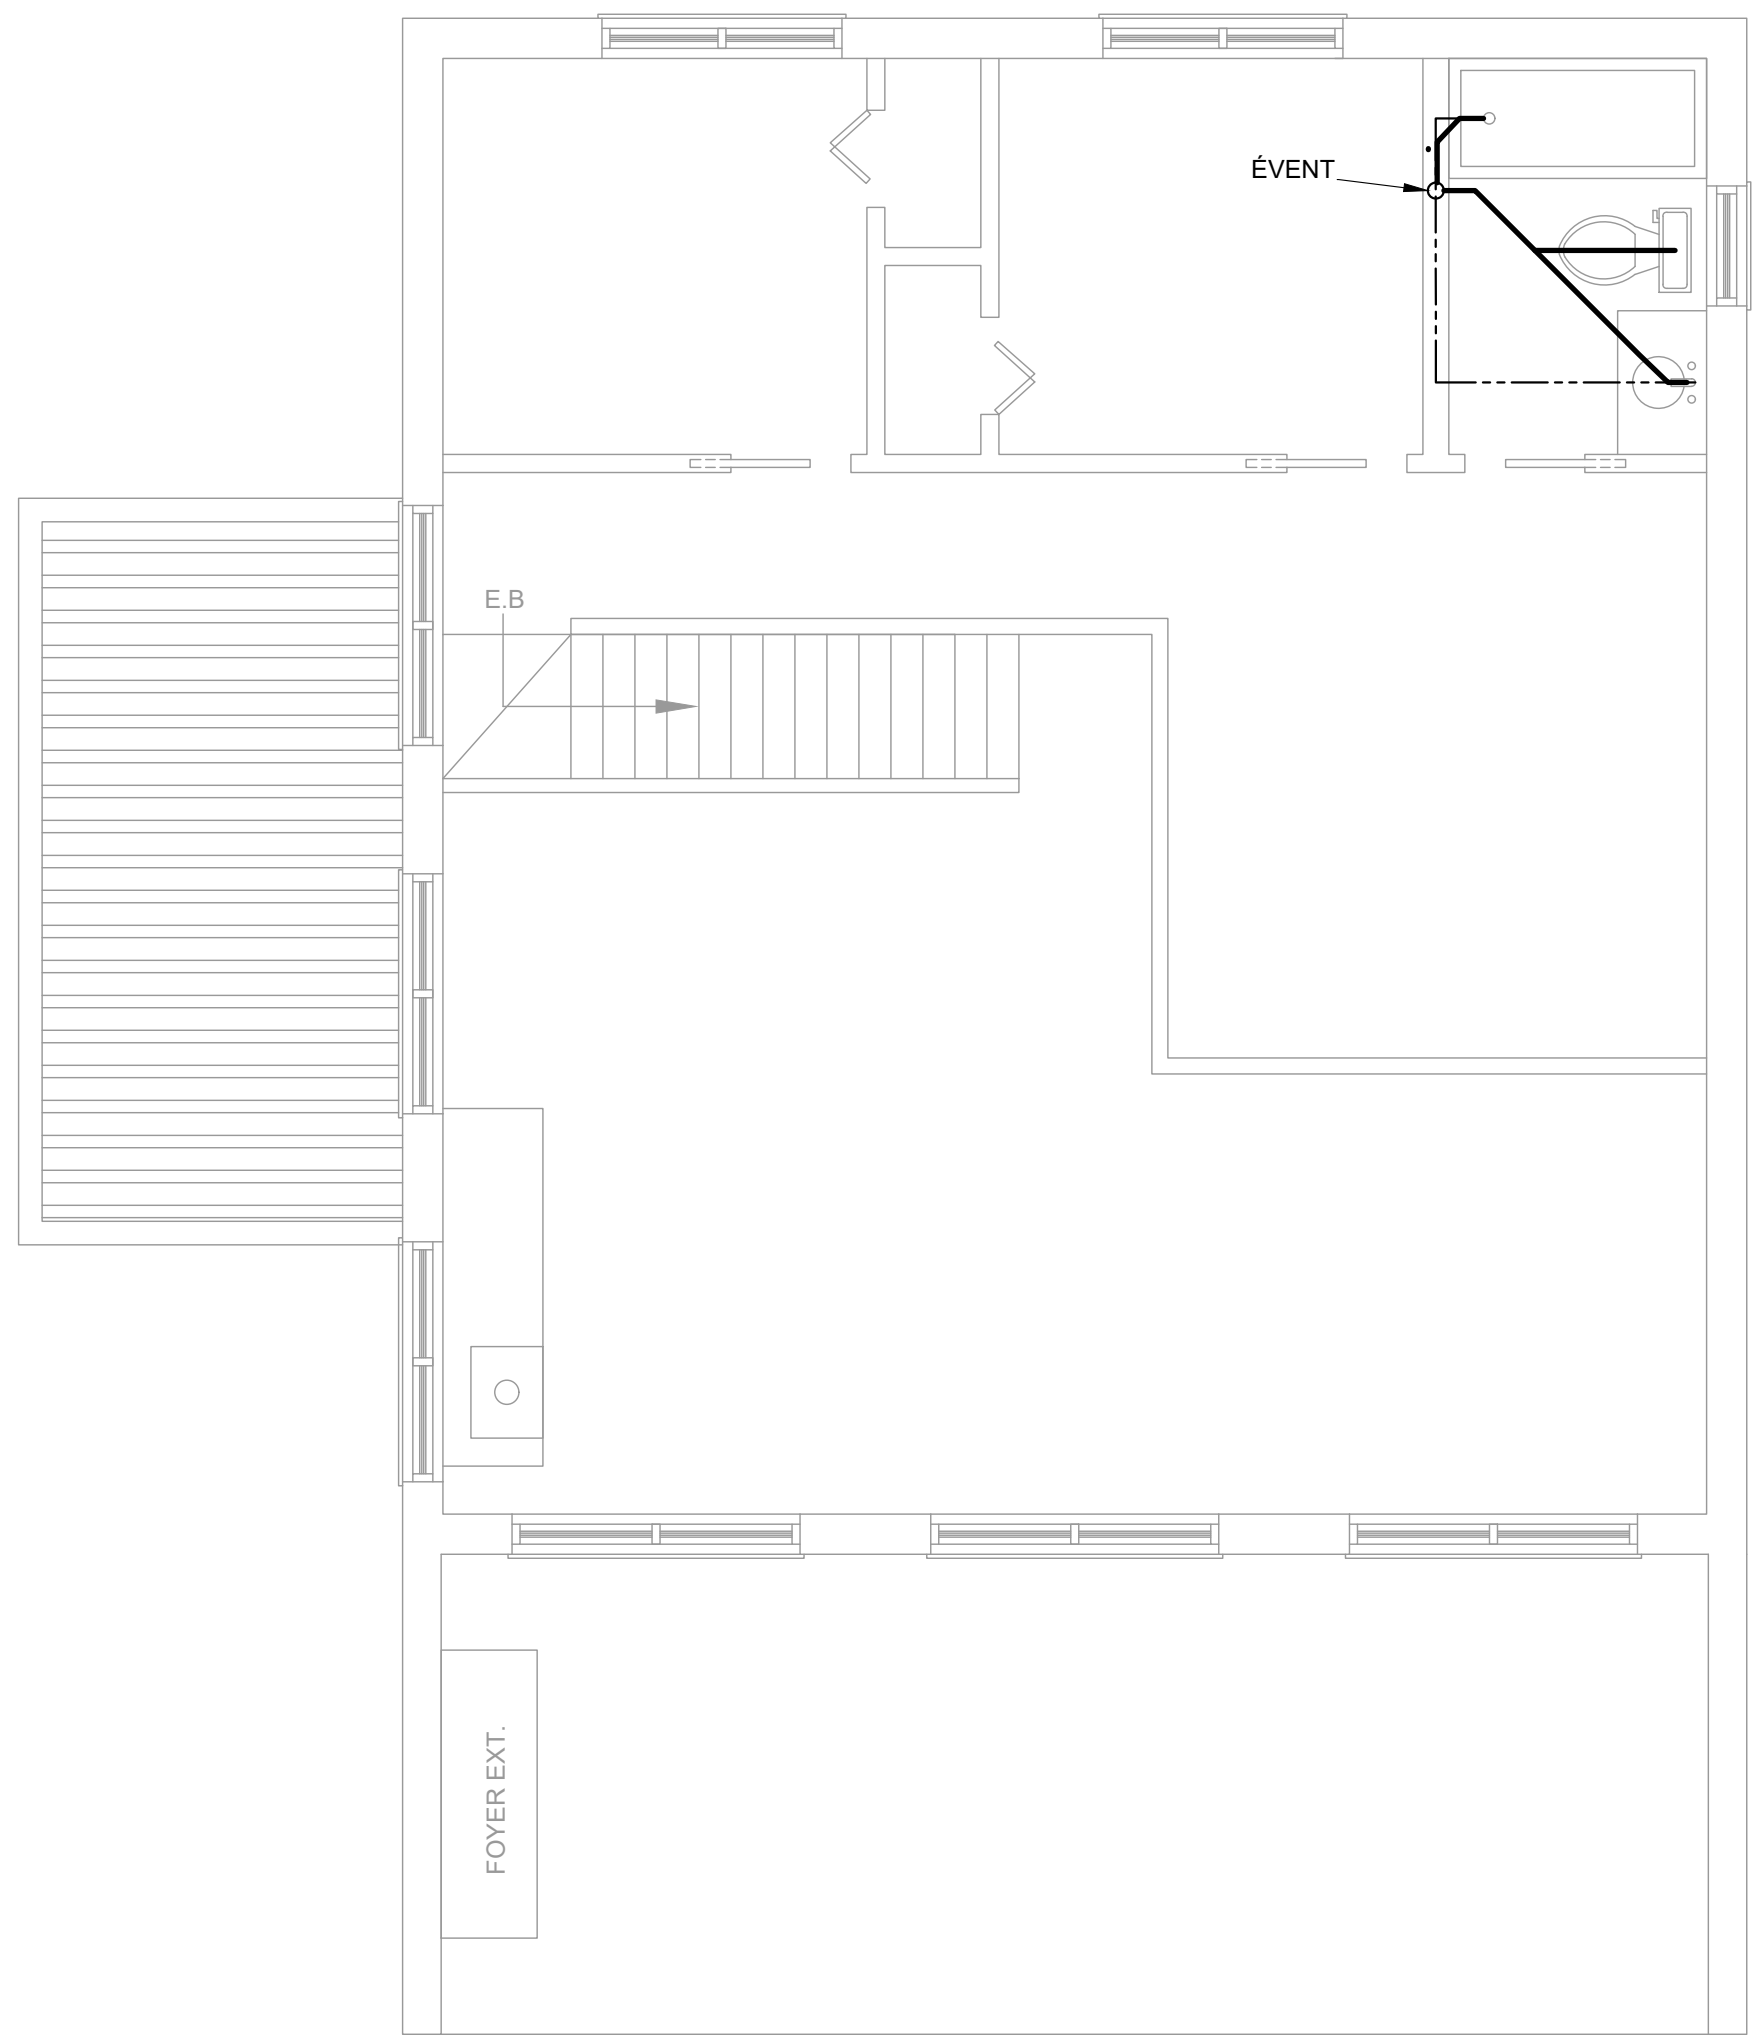CLIENT(S)	MME. PATRICIA BLACKBURN M. STEEVE NOREAU	
PROJET	CHALET LOT 6 144 421	
DESSIN	PLAN ÉVACUATION PLOMBERIE RDC	
DESSINÉ PAR	RL	VÉRIFIÉ PAR RL
CONÇU PAR	RL	NO. PROJET RL
ÉCHELLE	INDIQUÉE	M9
DATE (AA/MM/JJ)	22/04/22	M10





- LÉGENDE**
-  DRAIN DE PLANCHER ; MODÈLE KERDI-DRAIN DE LA MARQUE SCHLUTER.
  -  CLAPET ANTI-RETOUR.
  -  REGARD DE NETTOYAGE.
  -  ÉVENT MÉCANIQUE.
  -  CONDUIT DE VENTILATION.
  -  DRAIN PLUVIAL.
  -  CONDUIT D'ÉVACUATION.
  -  CE CHAUFFE EAU.
  -  VRC VENTILATEUR RÉCUPÉRATEUR DE CHALEUR.

**14** PLAN ÉVACUATION PLOMBERIE MEZZANINE  
**1** ÉCHELLE : 1/4" = 1'-0"

**LÉGENDE**

CLIENT(S)		MME. PATRICIA BLACKBURN M. STEEVE NOREAU	
PROJET		CHALET LOT 6 144 421	
DESSIN		PLAN ÉVACUATION PLOMBERIE MEZZANINE	
DESSINÉ PAR	RL	VÉRIFIÉ PAR	RL
CONÇU PAR	RL	NO. PROJET	RL
ÉCHELLE		INDIQUÉE	M10
DATE (AA/MM/JJ)		22/04/22	M10